


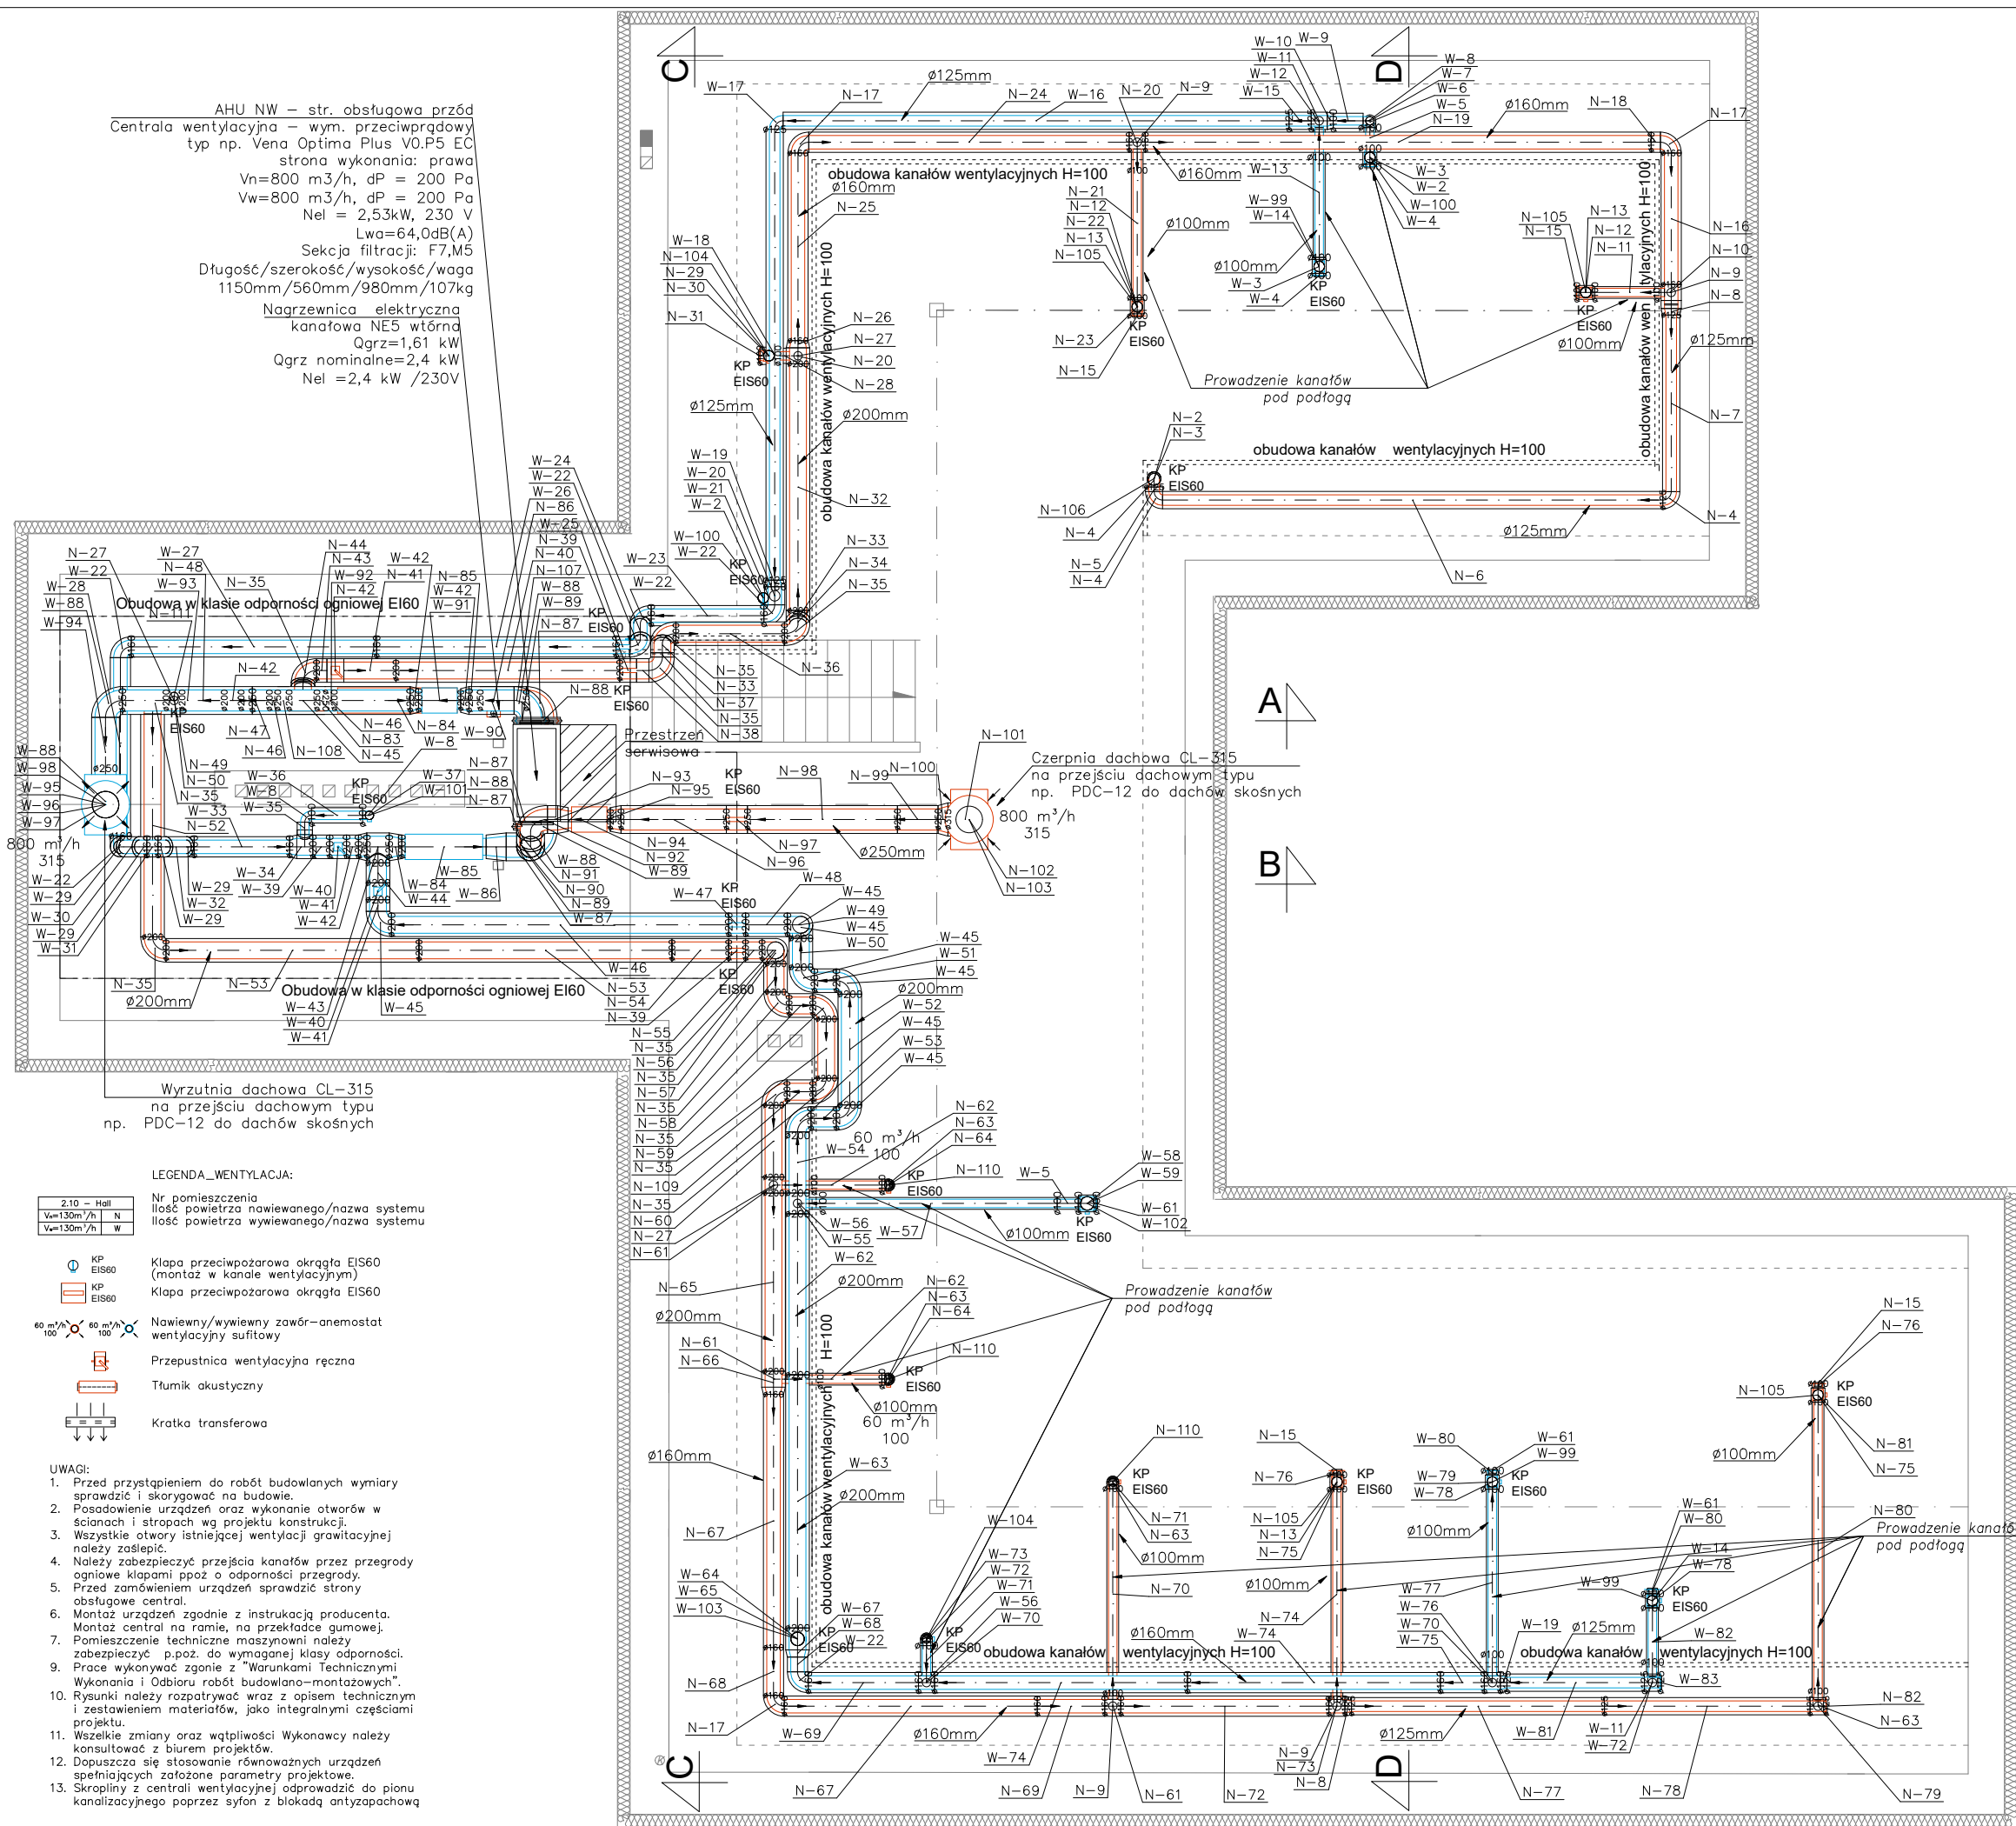

41-914 BYTOM
UL. STRZELCÓW BYTOMSKICH 87B/31,
mobile 516-140-898, e-mail:
biuro@inowent.pl

PROJEKTOWAŁ w specjalności INSTALACJI SANITARNYCH:

mgr inż. Krzysztof SZCZĘŚNY

SLK/5421/PWBS/16

SPRAWDZIŁ w specjalności INSTALACJI SANITARNYCH:

mgr inż. Tomasz GROS

SLK/5353/POOS/14

INWESTOR:

BSB POLSKA SP. Z O.O.
UL. SPÓŁDZIELCZA 3
32-300 OLKUSZ

INWESTYCJA/OBIKT:

Instalacja wentylacji mechanicznej w pokojach wypożyczonych dla budynku Bankietowo- noclegowego w ramach inwestycji: „Audyt Energetyczny / Audyt Efektywności Energetycznej Budynku dla przedsięwzięcia termomodernizacyjnego przewidzianego do realizacji w trybie Ustawy z dnia 21.11.2008 / dla przedsięwzięcia modernizacyjnego przewidzianego do realizacji w trybie Ustawy o Efektywności Energetycznej z dnia 20.05.2016”.
w RABSTYŃ DZ.NR EW. GR.158/11
32-300 OLKUSZ – RABSTYŃ

FAZA PROJEKTU:

PROJEKT
BUDOWLANO WYKONAWCZY

NAZWA RYSUNKU:

Instalacja wentylacji mechanicznej Rzut poddasza

IW.02.PBW

SKALA:

1:75

DATA:

10.01.2019