


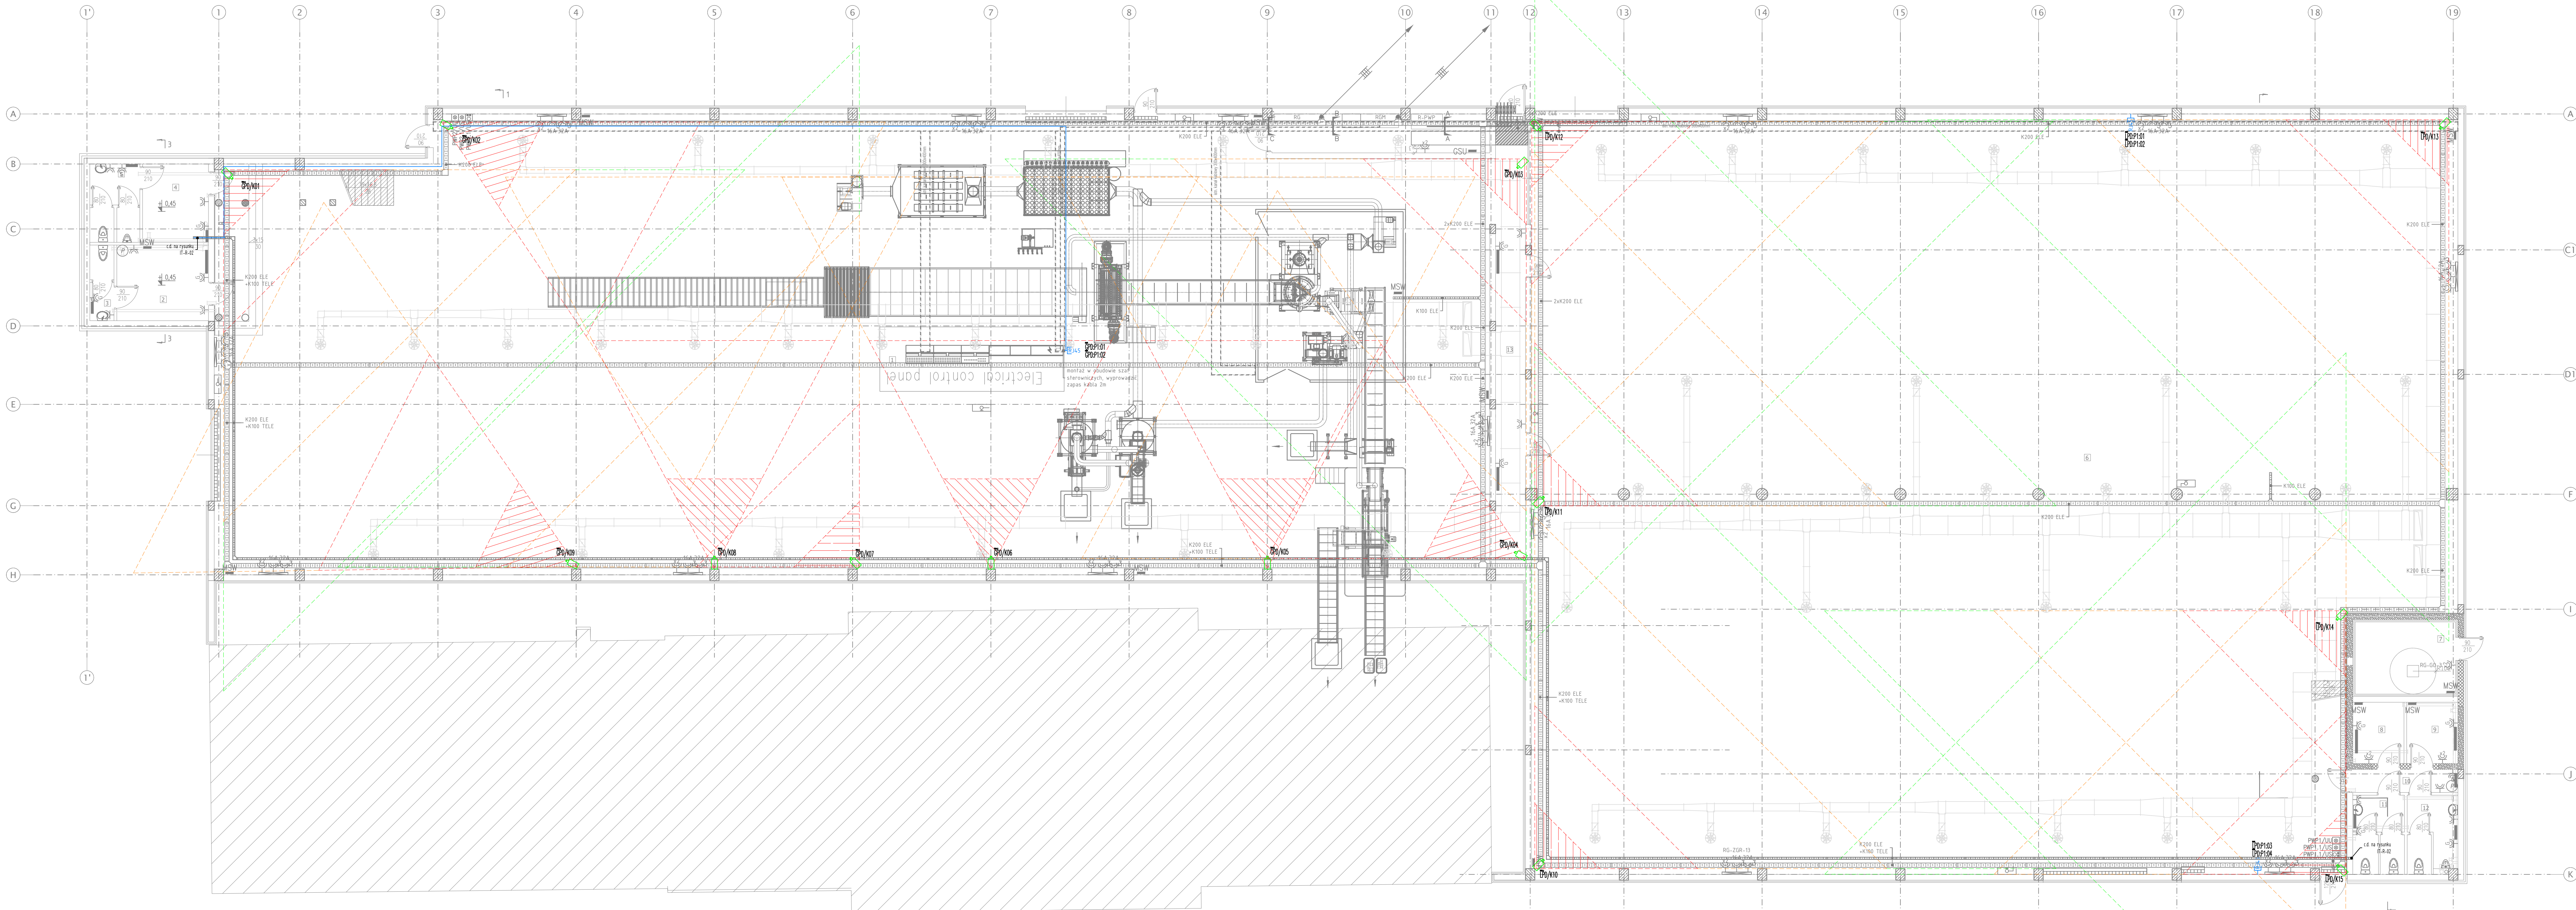

- LEGENDA:
- kamera typ 1 (4MPx, kopułka)
 - zestaw gniazd 2xRJ45 kat. 6
 - GPD główny punkt dystrybucyjny
 - LPD lokalny punkt dystrybucyjny
 - trasy kablowe F/UTP kat.6 4x2x0,54
 - pole widzenia kamery 250 Px/m – identyfikacja
 - pole widzenia kamery 125 Px/m – rozpoznanie
 - pole widzenia kamery 62 Px/m – obserwacja

EL-PROJEKT

ul. Srebrna 10 m. 48
00-810 Warszawa
tel. 604 600 965
e-mail: jge@projekt@wp.pl

INWESTOR

Grzegorz Wójcik

PROJEKT

PROJEKT ZAMIENNY BUDOWY HALI MAGAZYNOWEJ, ZBIORNIKA NA NIECZYSTOŚCI PŁYNNE O POJEMNOŚCI DO 10M3 WRAZ Z BUDOWĄ KANALIZACJI SANITARNEJ, BUDOWĄ HYDROFORNI, ZBIORNIKA NA WODY OPADOWE, PRZEBUDOWĄ INSTALACJI WODOCIĄGOWEJ WRAZ Z WYKONANIEM HYDRANTÓW P.POZ. ORAZ BUDOWĄ UTWARDZEŃ TERENU

PROJEKTANT

MGR INŻ. JACEK GROCHOWSKI
upr. bud nr Wz00094

OPRACOWANIE

MGR INŻ. ARIAN RACZKOWSKI

NAZWA RYSUNKU

PLAN INSTALACJI TELETECHNICZNYCH - RZUT PARTERU

SKALA

1:100

FAZA PROJEKTU

BRANŻA

DATA

PW

TELETECHNICZNA


12.2022

NR PROJEKTU/TOM

WERSJA

NUMER RYSUNKU

IT-R-01

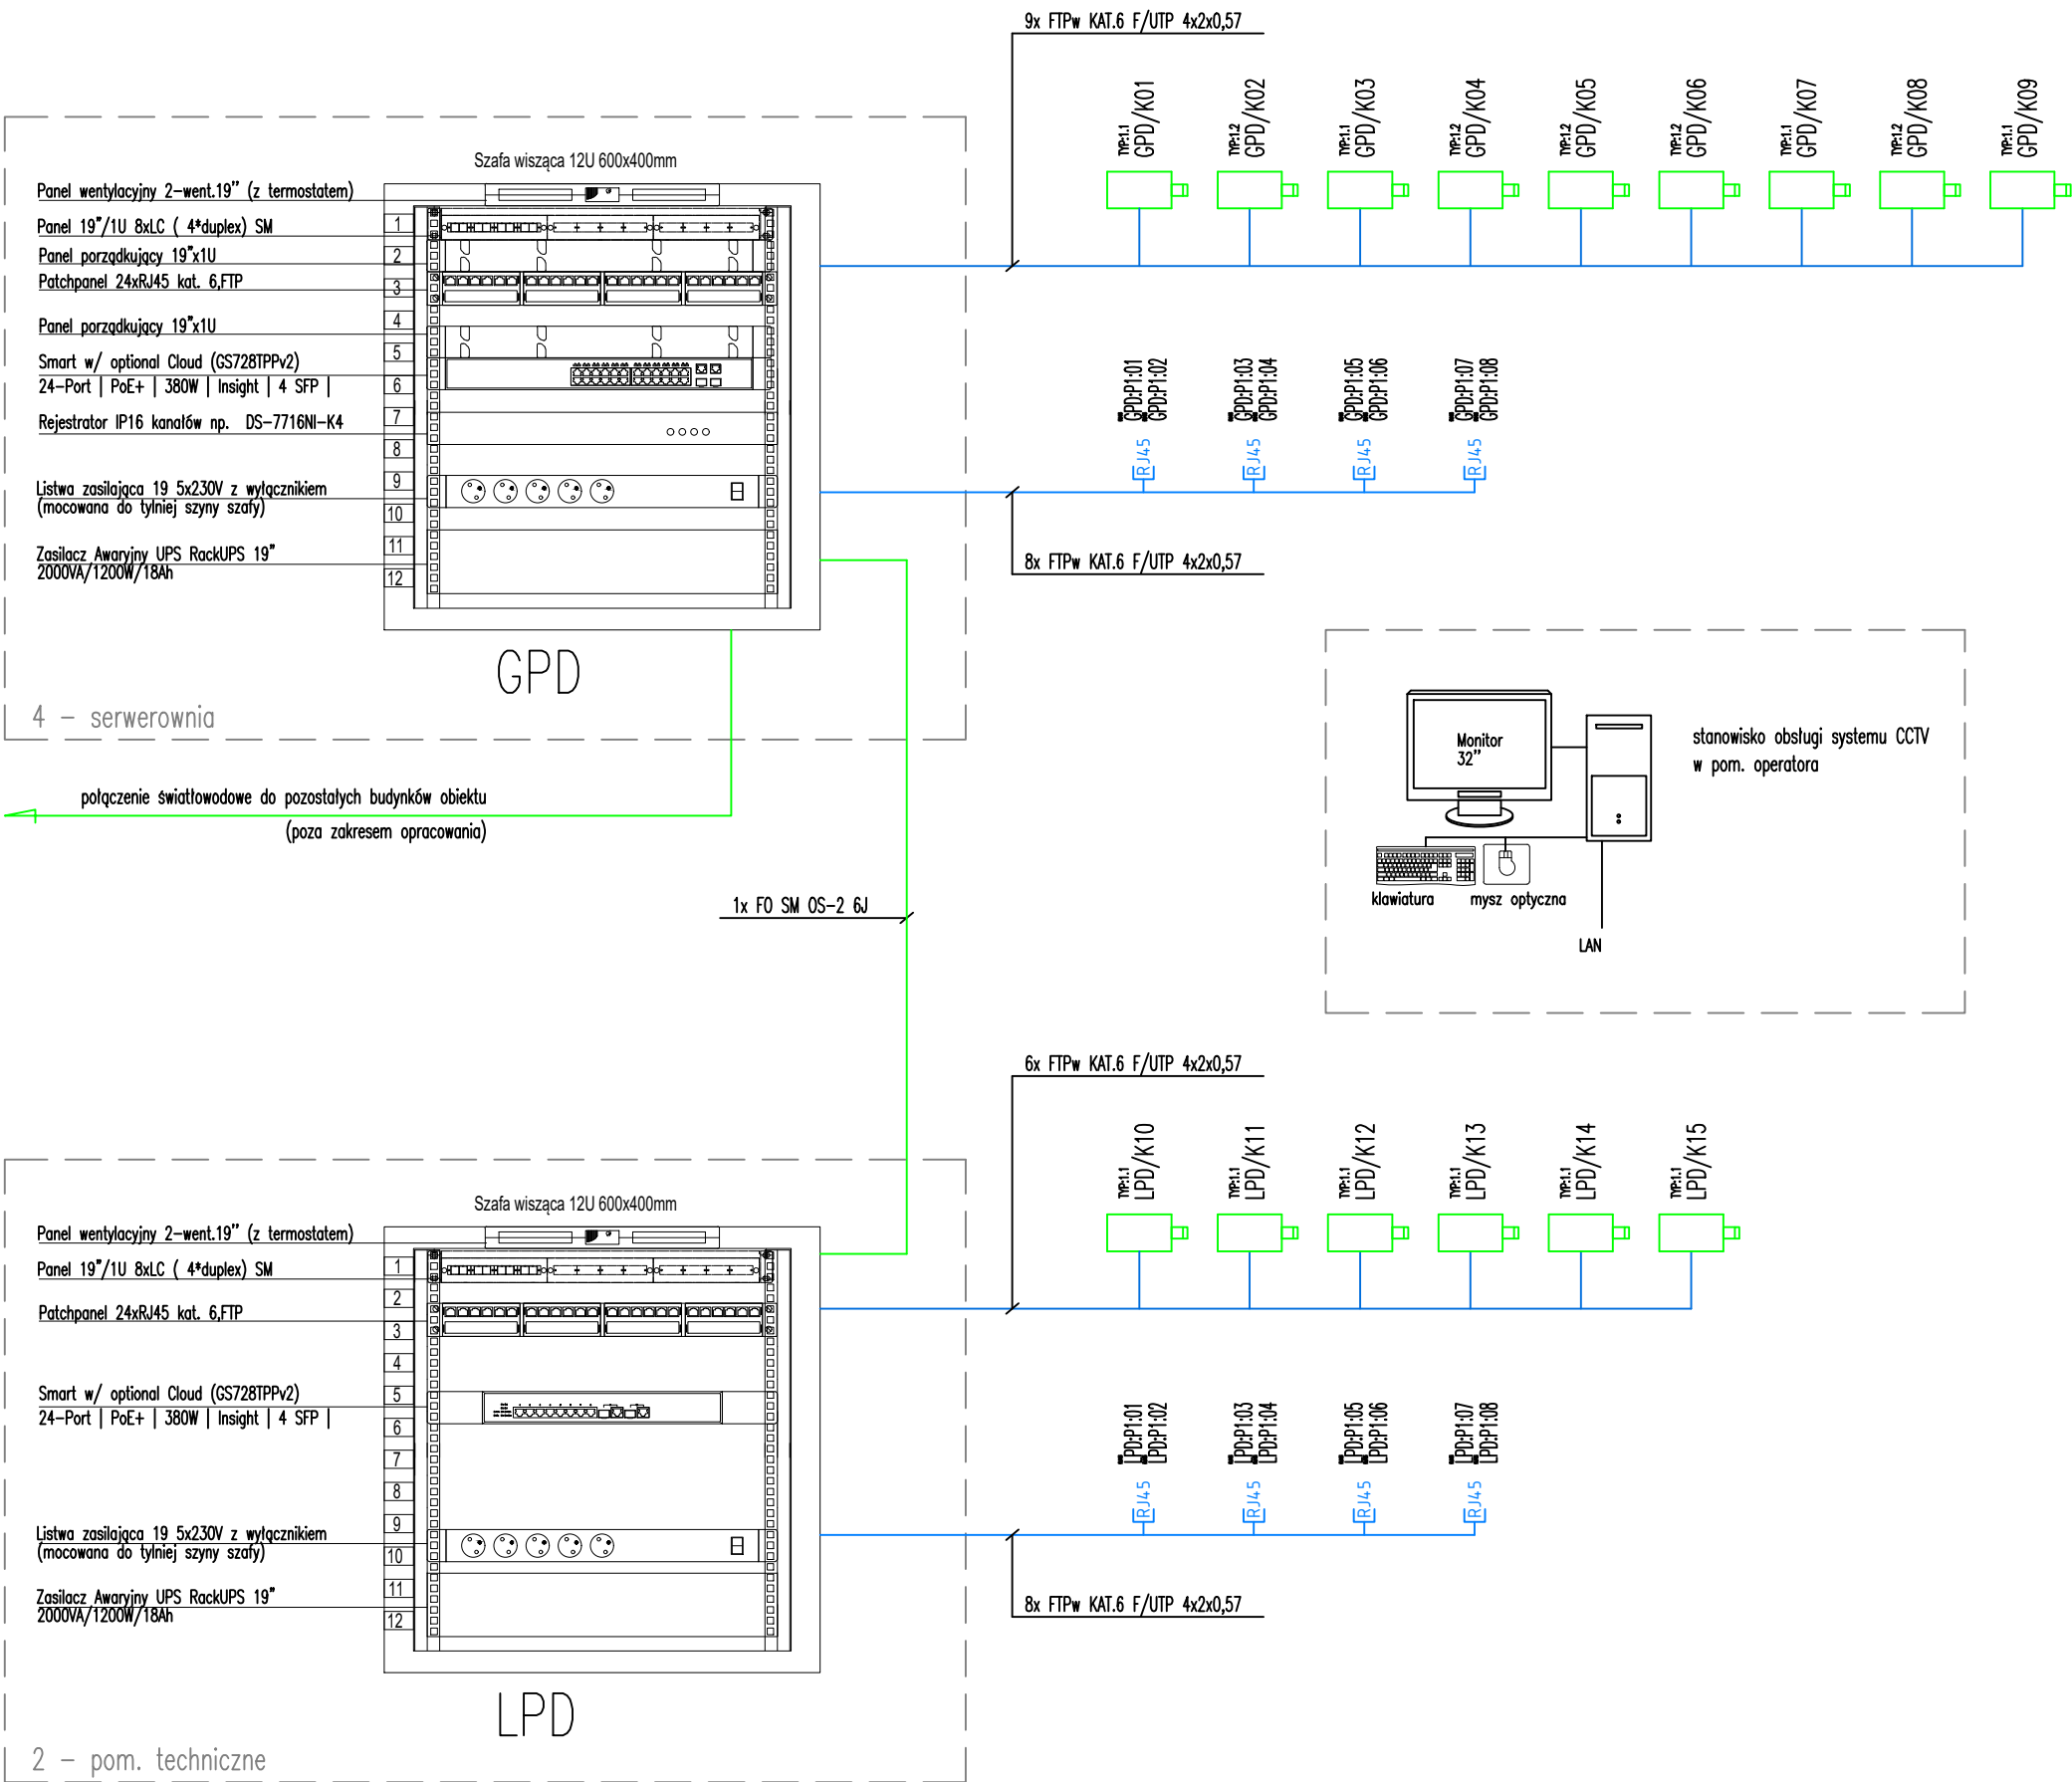

EL-PROJEKT			ul. Srebrna 10 m. 48 00-810 Warszawa tel. 604 600 965 e-mail: jgelpojekt@wp.pl
INWESTOR			Grzegorz Wójcik
PROJEKT			PROJEKT ZAMIENNY BUDOWY HALI MAGAZYNOWEJ, ZBIORNIKA NA NIECZYSTOŚCI PŁYNNIE O POJEMNOŚCI DO 10M3 WRAZ Z BUDOWĄ KANALIZACJI SANITARNEJ, BUDOWA HYDROFORNI, ZBIORNIKA NA WODY OPADOWE, PRZEBUDOWA INSTALACJI WODOCIĄGOWEJ WRAZ Z WYKONANIEM HYDRANTÓW P.POŻ. ORAZ BUDOWA UTWARDZEŃ TERENU JEDNOSTKA EW. 060301_1 REJOWIEC FABRYCZNY- MIASTO OBREB 0006 REJOWIEC FABRYCZNY, DZ. NR EW. 140, 138
PROJEKTANT		PODPIS	
MGR INŻ. JACEK GROCHOWSKI upr. bud. nr Wa-203/94			
OPRACOWANIE			
MGR INŻ. ARIAN RACZKOWSKI			
NAZWA RYSUNKU		SKALA	
PLAN INSTALACJI TELETECHNICZNYCH - SCHEMAT BLOKOWY		---	
FAZA PROJEKTU		BRANŻA	DATA
PW		TELETECHNICZNA	12.2022
NR PROJEKTU/TOM		WERSJA	NUMER RYSUNKU
			IT-S-01