


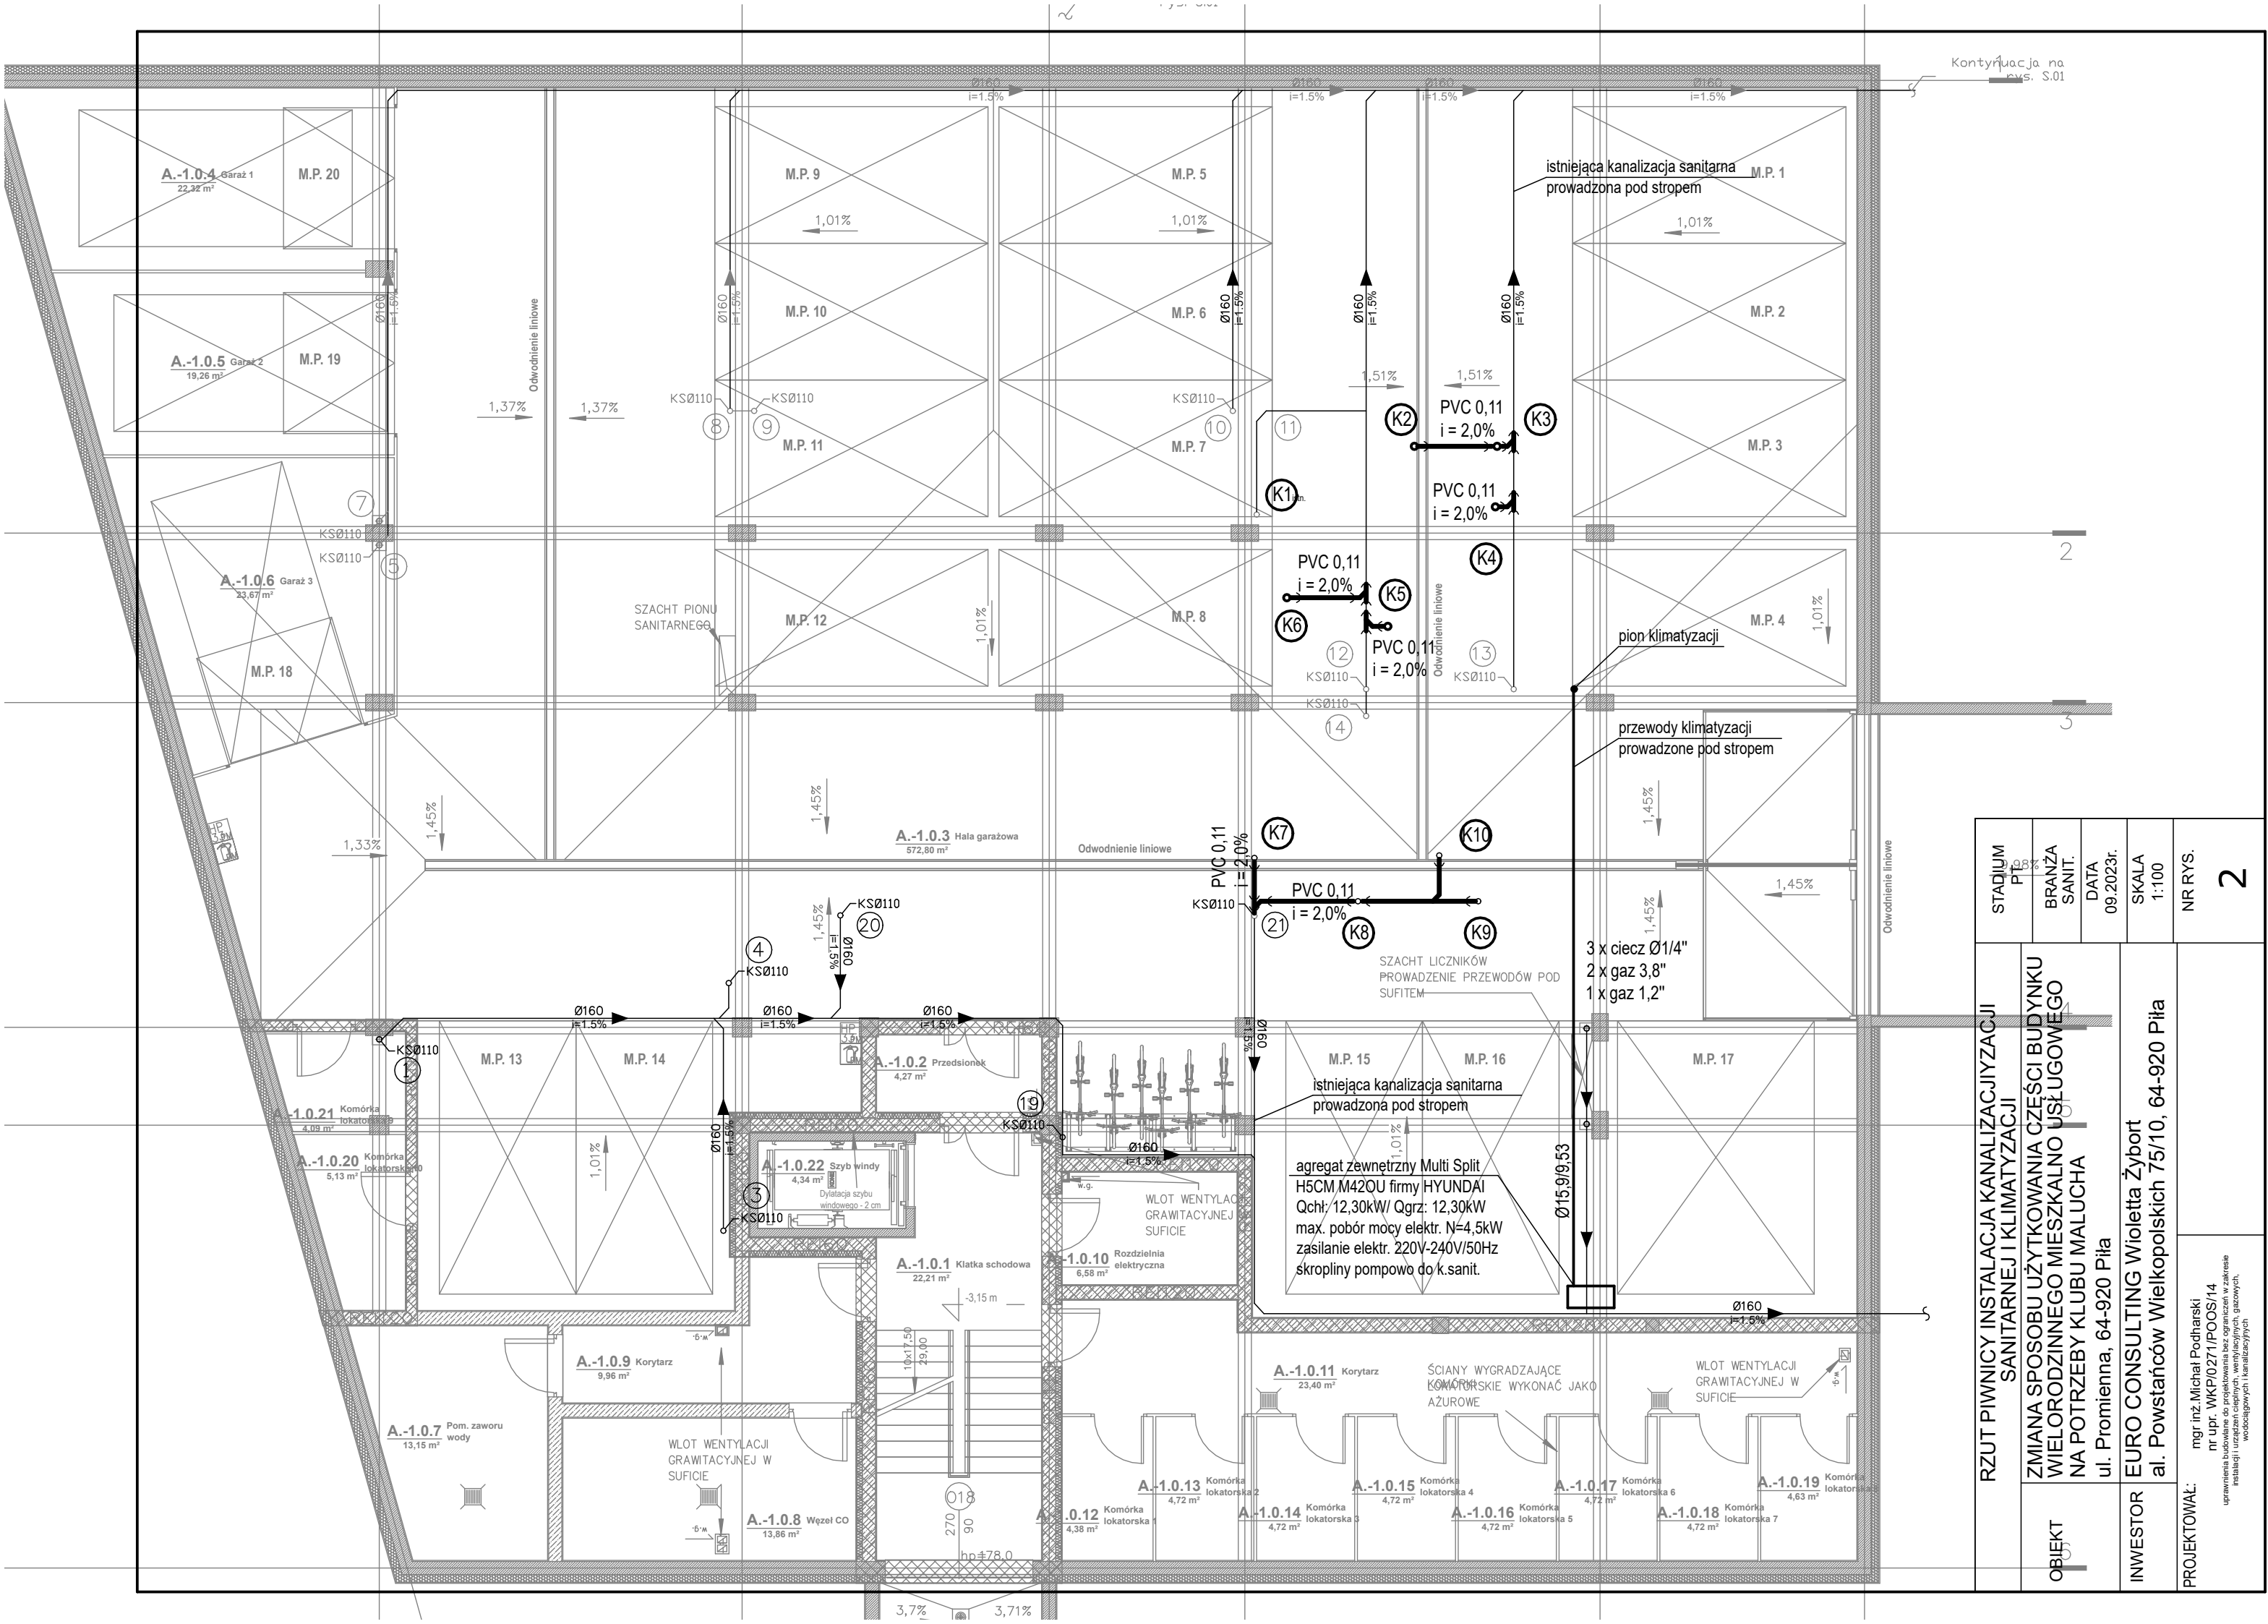

OBJEKT	RZUT PIWNICY INSTALACJA KANALIZACJI I KLIMATYZACJI SANITARNEJ I KLIMATYZACJI				STADIUM PT. 1/3
	ZMIANA SPOSOBU UŻYTKOWANIA CZĘŚCI BUDYNKU WIELORODZINNEGO MIESZKALNO USŁUGOWEGO NA POTRZEBY KLUBU MALUCHA				BRANŻA SANIT.
INWESTOR	ul. Promienna, 64-920 Piła				DATA 09.2023r.
	EURO CONSULTING Wioletta Żybor				SKALA 1:100
PROJEKTOWAŁ:	mgr inż. Michał Podharski				NR RYS. 2
	nr upr. WKP/0271/POOS/14 uprawnienia budowlane do projektowania bez ograniczeń w zakresie instalacji i urządzeń cieplnych, wentylacyjnych, gazowych, wodociągowych i kanalizacyjnych				