


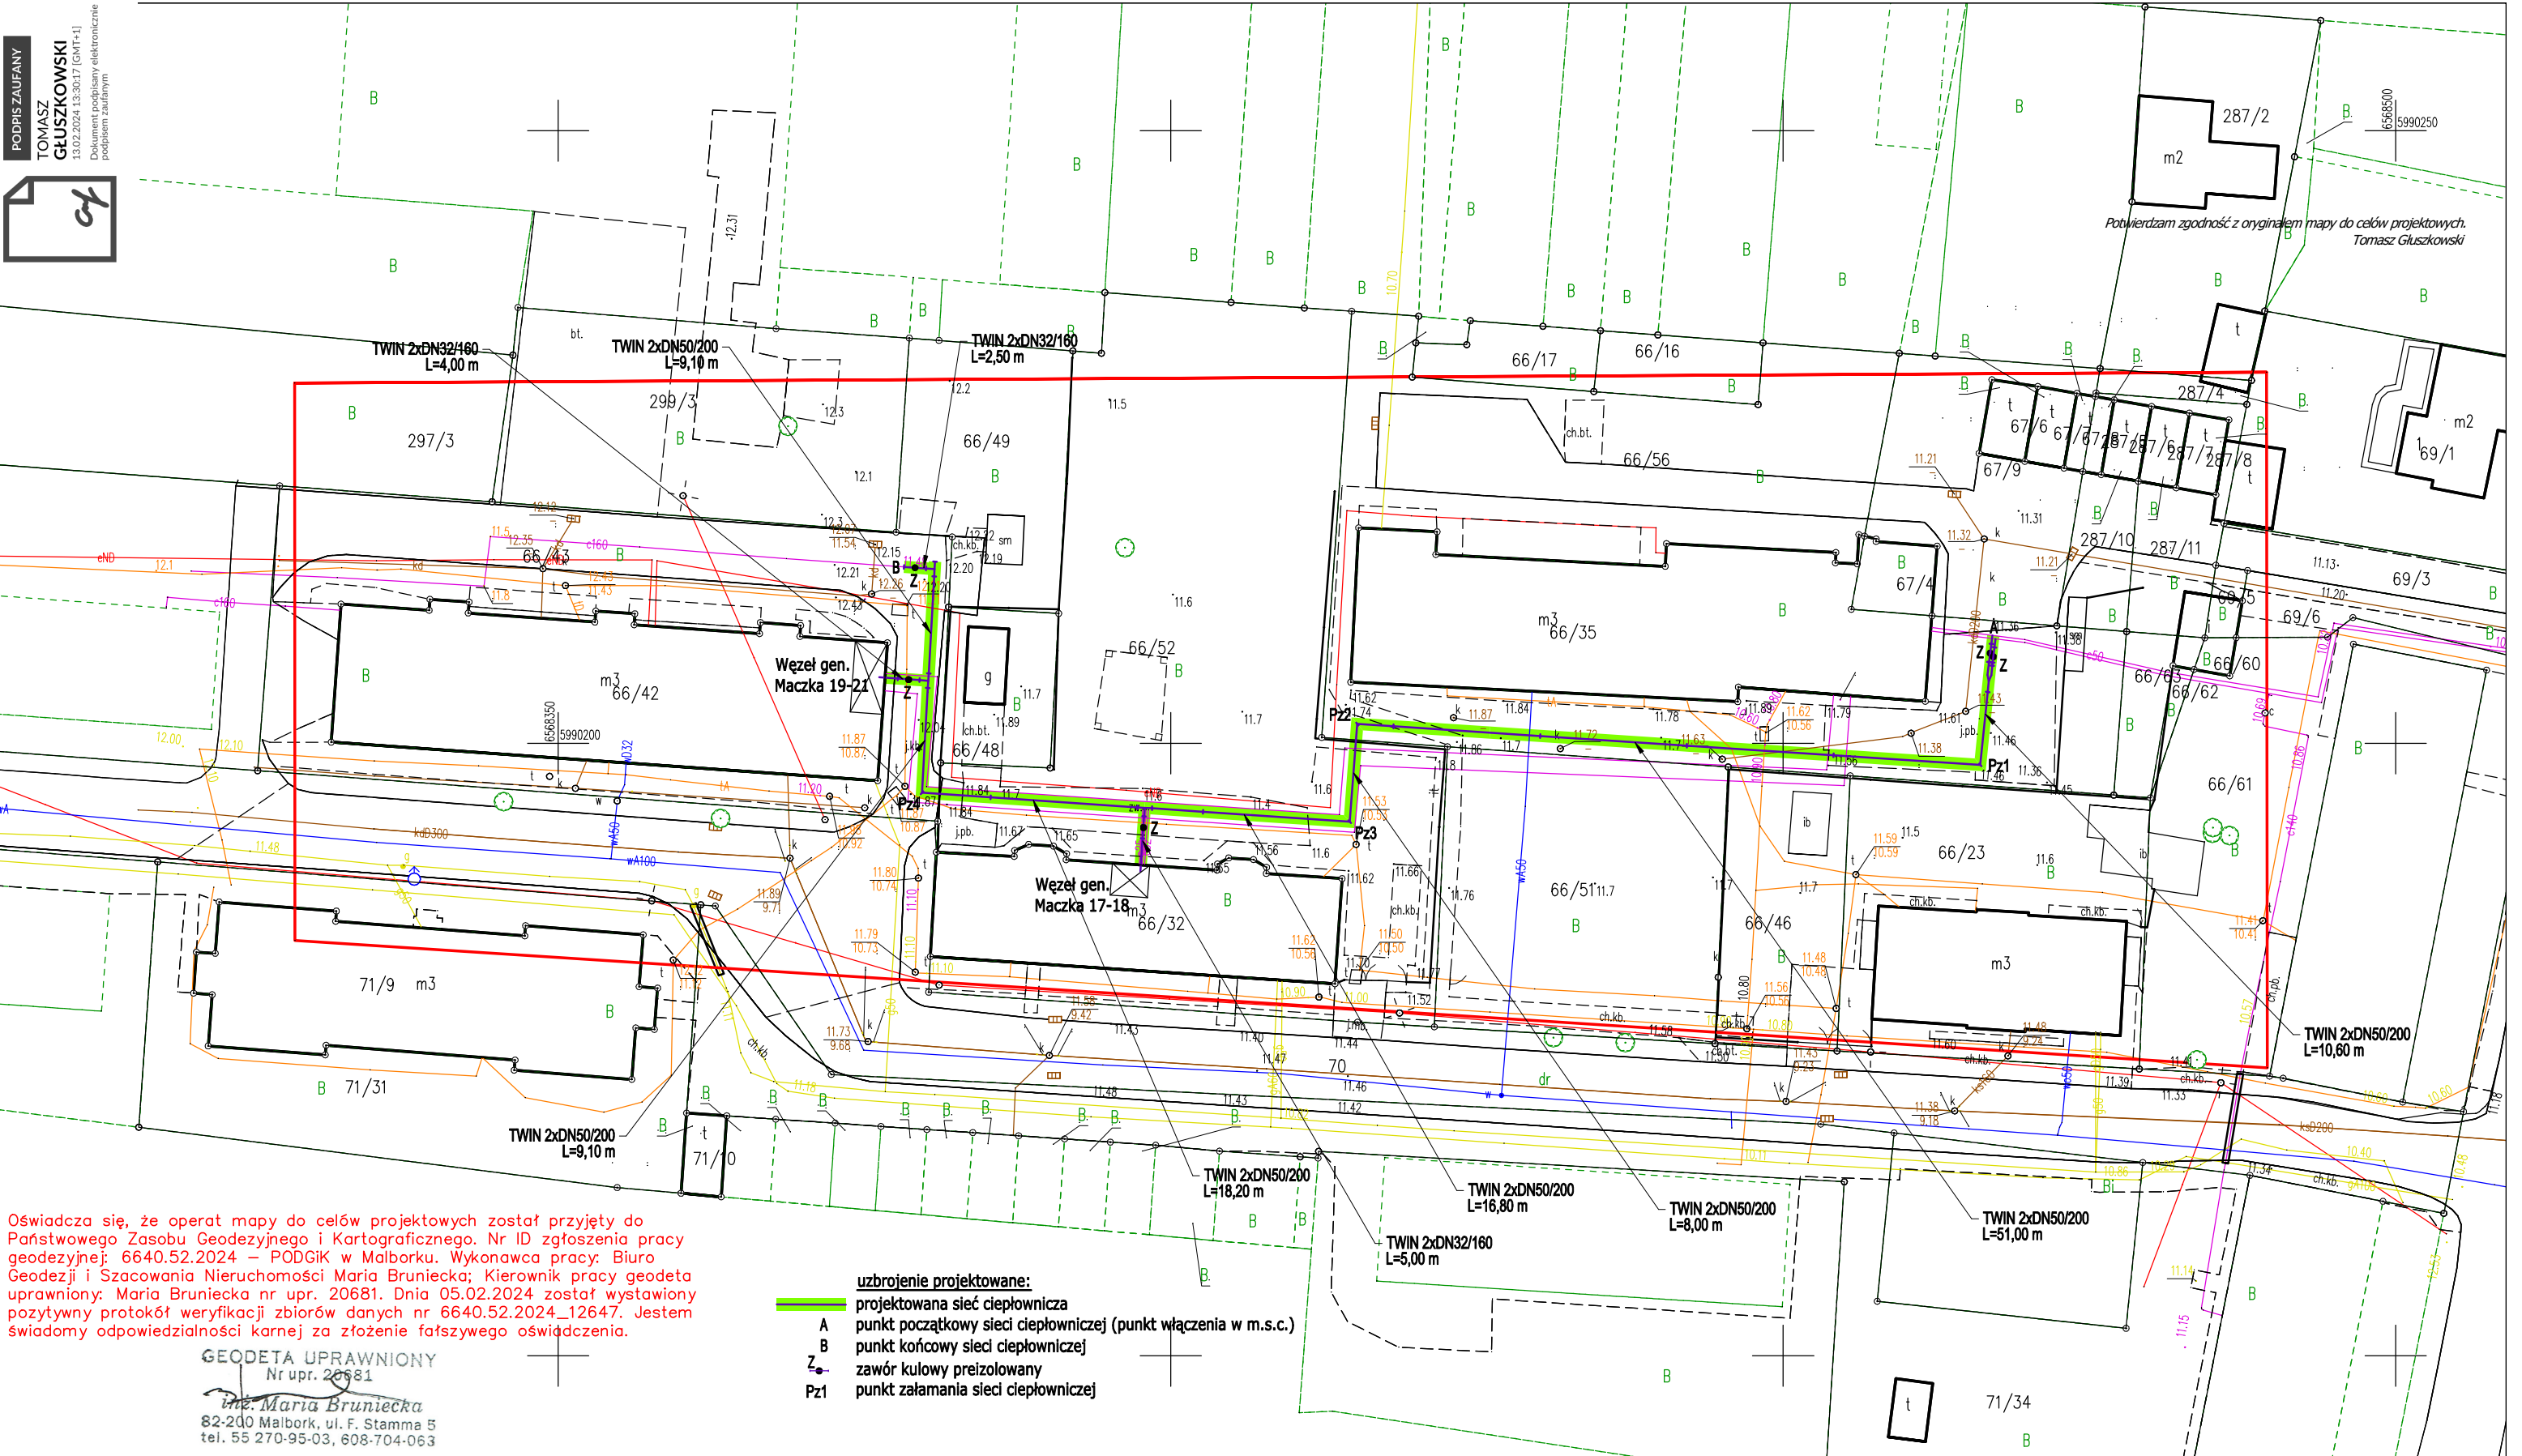

Oświadczam się, że operat mapy do celów projektowych został przyjęty do Państwowego Zasobu Geodezyjnego i Kartograficznego. Nr ID zgłoszenia pracy geodezyjnej: 6640.52.2024 – PODGIK w Malborku. Wykonawca pracy: Biuro Geodezji i Szacowania Nieruchomości Maria Bruniecka; Kierownik pracy geodeta uprawniony: Maria Bruniecka nr upr. 20681. Dnia 05.02.2024 został wystawiony pozytywny protokół weryfikacji zbiorów danych nr 6640.52.2024_12647. Jestem świadomy odpowiedzialności karnej za złożenie fałszywego oświadczenia.

GEODETA UPRAWNIONY
Nr upr. 20681
inż. Maria Bruniecka
82-200 Malbork, ul. F. Stamma 5
tel. 55 270-95-03, 608-704-063

- uzbrojenie projektowane:**
- A projektowana sieć ciepłownicza
 - B punkt początkowy sieci ciepłowniczej (punkt włączenia w m.s.c.)
 - Z punkt końcowy sieci ciepłowniczej
 - Pz1 zawór kulowy preizolowany
 - Pz2 punkt załamania sieci ciepłowniczej

Województwo: pomorskie
Powiat: malborski
Miasto: Malbork
[220901_1]
Obręb: 6
[0006]
dz. nr: wg zakresu

MAPA DO CELÓW PROJEKTOWYCH SKALA 1:500

- Układ odniesienia osnowy poziomej – "2000/18"
- Układ odniesienia osnowy wysokościowej – PL-EVRF2007-NH
- Niniejsza mapa powstała na podstawie numerycznej mapy zasadniczej w skali 1:500 oraz pomiaru uzupełniającego
- Mapa nie może stanowić podstawy ustalenia prawnego przebiegu granic, gdyż nie badano stanu prawnego nieruchomości
- Granice i kontury użytków wykreślone kolorem zielonym pozyskano z bazy danych ewid. prowadzonej w systemie EWID
- Nie wyklucza się istnienia w terenie innych nie wykazanych na niniejszej mapie elementów uzbrojenia podziemnego, które nie były zgłoszone do inwentaryzacji lub są w trakcie realizacji
- Nie wykonano wywiadów w instytucjach branżowych
- Mapa w zakresie opracowania aktualna na dzień 24.01.2024r.

UWAGA! Na mapie do celów projektowych nie wyróżniono gruntów obciążonych służebnościami gruntowymi ujawnionymi w księgach wieczystych na podstawie § 80.5, 80.6 Rozporządzenia Ministra Spraw Wewnętrznych i Administracji z dnia 9 listopada 2011 r. "W sprawie standardów technicznych.."


--- zakres opracowania

Sporządził: mgr inż. Daria Bruniecka
Geodeta uprawniony: inż. Maria Bruniecka
Nr. upr: 20681

BIURO GEODEZJI
I SZACOWANIA NIERUCHOMOŚCI
Maria Bruniecka
82-200 Malbork, ul. F. Stamma 5
tel. 608-704-063
REGON 192956531 NIP 579-103-17-60
wykonawca

ID: 6640.52.2024

ECO Malbork Sp. z o.o. ul. Sikorskiego 39A 82-200 Malbork			
RYSUNEK: Projekt Zagospodarowania Terenu			
INWESTYCJA: Przebudowa sieci ciepłowniczej rozdzielczej 2x DN 50/200	PROJEKTANT: mgr inż. T. Głuszkowski upr. nr WAM/0232/PBS/21	PODPIS:	BRANŻA: Sanitarna
			DATA: 02.2024
LOKALIZACJA: Malbork, ul. Gen. Maczka dz. nr 66/43, 66/52, 66/56; obr. 6, j. ewid. Malbork	SPRAWDZAJĄCY:	PODPIS:	SKALA: 1:500
			NR RYS: 1

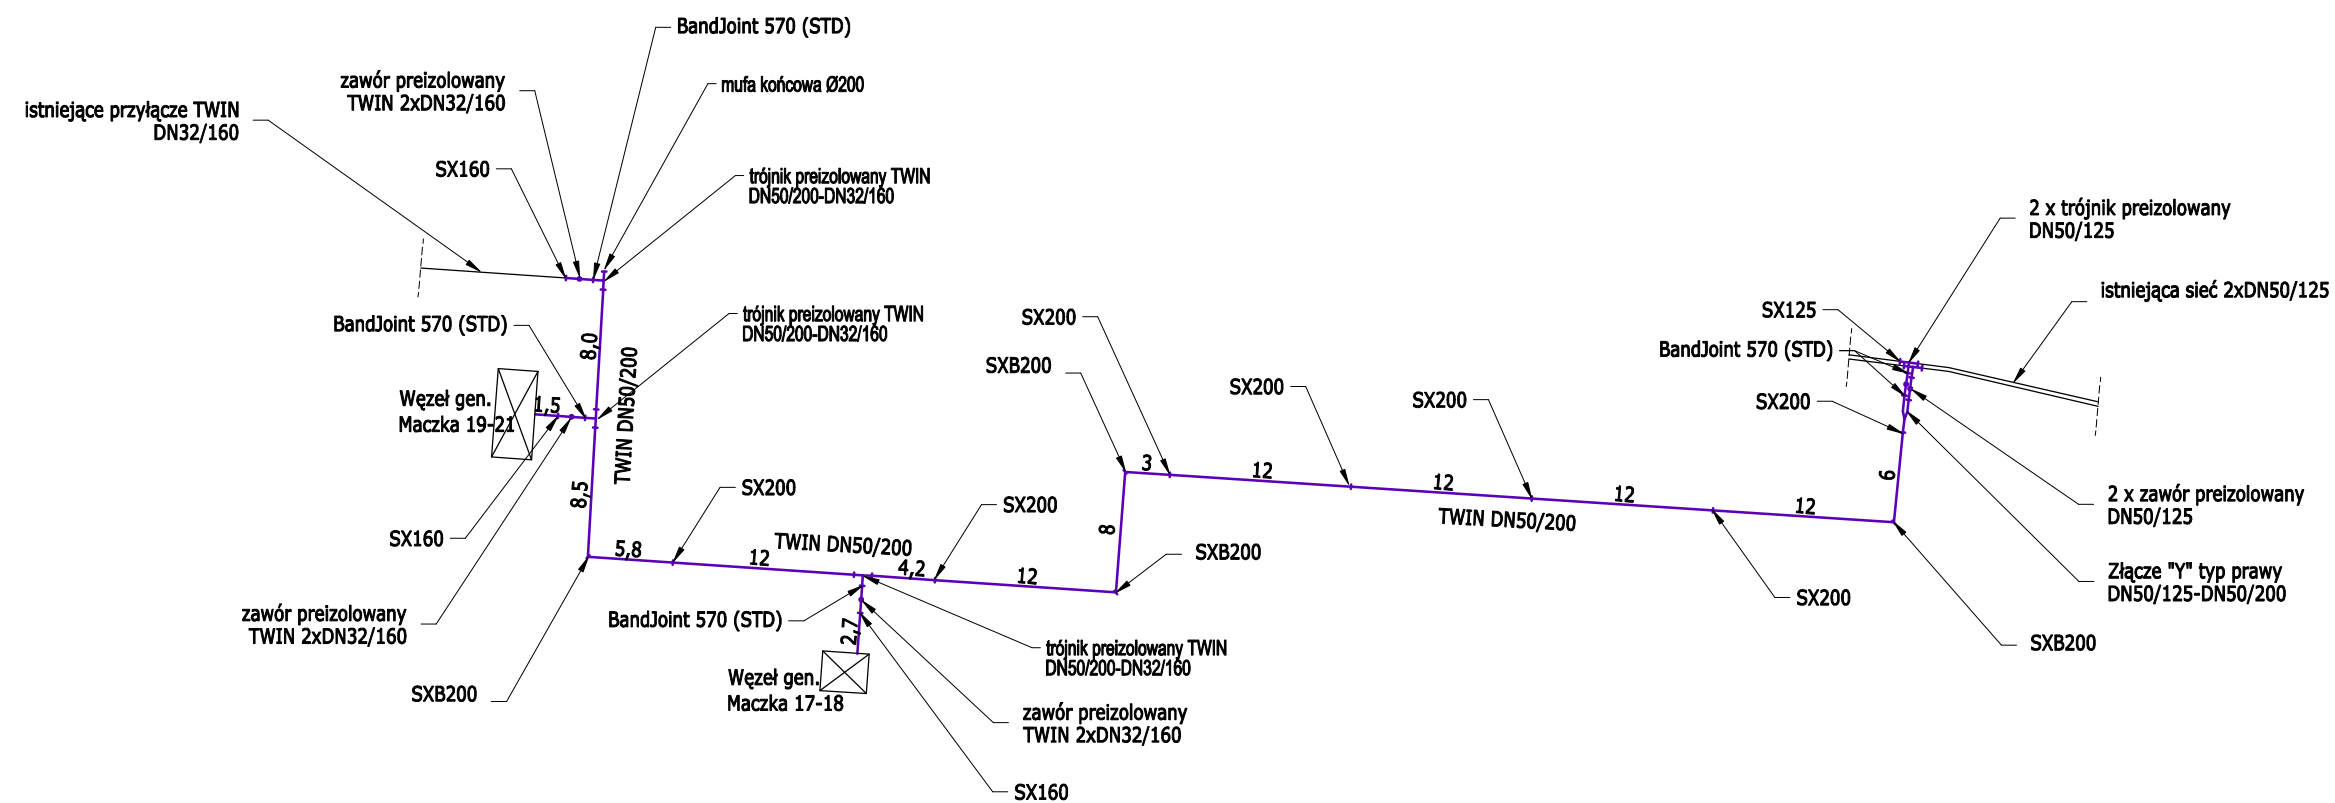


zestawienie materiału - sieć ul. Gen. Maczka

element	sz.
rura preizolowana TWIN DN50/200 L=12,00 m	9
rura preizolowana TWIN DN50/200 L=6,00 m	3
rura preizolowana TWIN DN32/160 L=6,00 m	1
zawór preizolowany DN50/125	2
zawór preizolowany TWIN DN32/160	3
końcówka termokurczliwa TWIN DN32/160	2
piersień uszczelniający Ø160/191	4
złącze "Y" typ prawy DN50/125-DN50/200	1
trójnik preizolowany prostopadły 45° DN50/125	2
trójnik preizolowany TWIN DN50/200-DN32/160	3
złącze proste SX Ø200 + pianka	12
złącze proste SX Ø160 + pianka	3
złącze proste SX Ø125 + pianka	4
złącze BandJoint 570 (STD) + pianka	7
złącze kolanowe SXB Ø200 + pianka	4
mufa końcowa Ø200 + pianka	1

	ECO Malbork Sp. z o. o. ul Sikorskiego 39A 82-200 Malbork		
	RYSUNEK: Schemat montażowy		
INWESTYCJA: Przebudowa sied ciepłowniczej rozdzielczej 2xDN50/200	PROJEKTANT: mgr inż. T. Głuszkowski upr. nr WAM/0232/PBS/21	PODPIS:	BRANŻA: Sanitarna
LOKALIZACJA: Malbork, ul. Gen. Mazka dz. nr 66/43, 66/52, 66/56, 66/56; obr. 6, j. ewid. Malbork	SPRAWDZAJĄCY: -		PODPIS:
		NR RYS: 2	

PROFIL PODŁUŻNY SIECI CIEPŁOWNICZEGO
ul. Gen. S. Maczka, Malbork
skala 1:100/500
odc. A - B

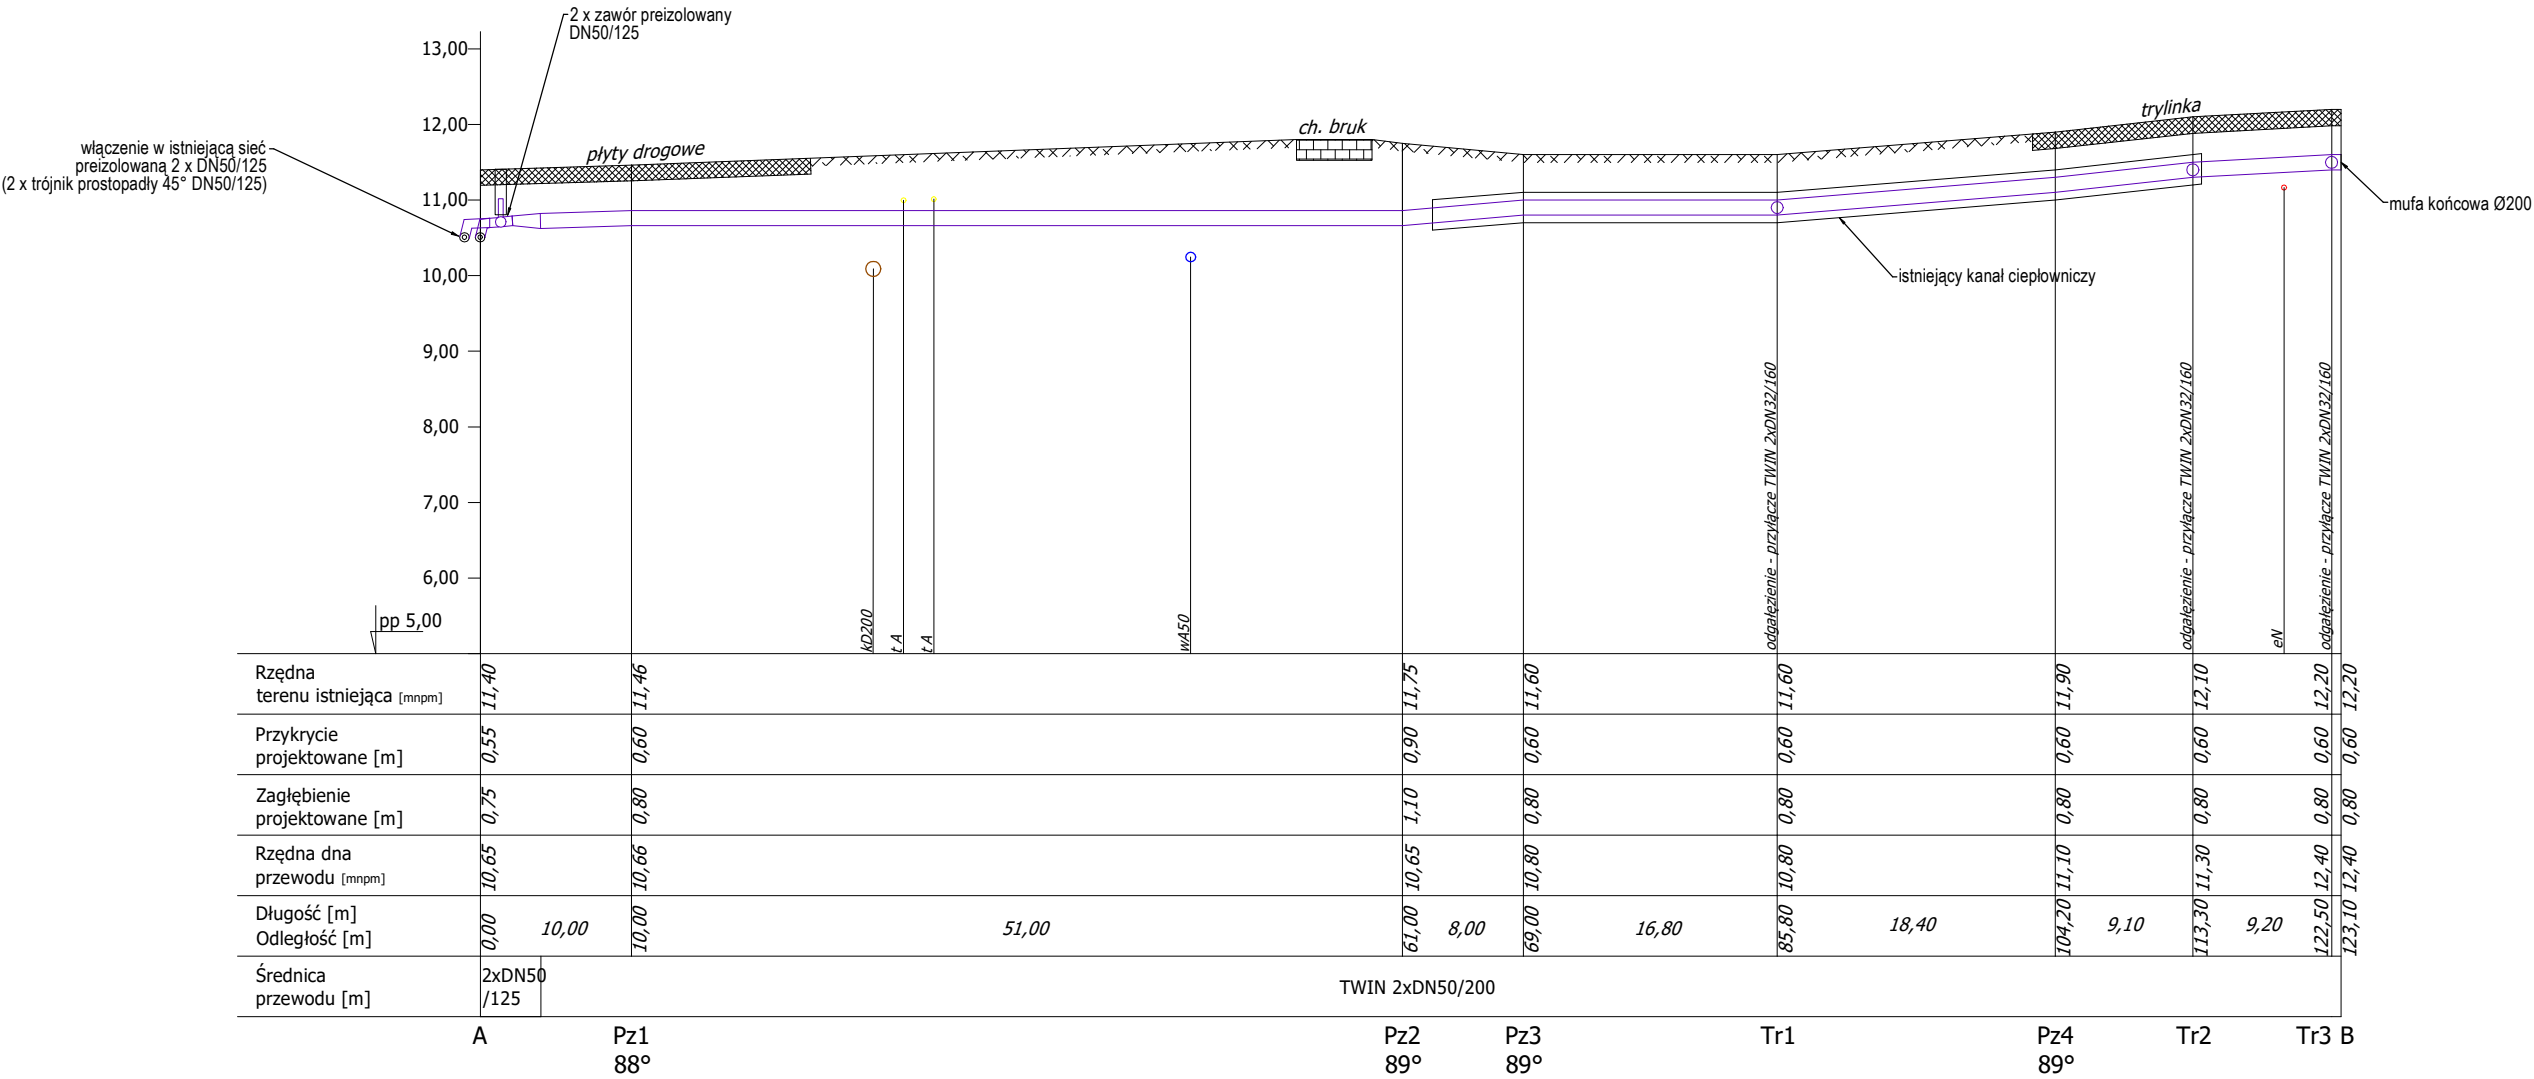

Uwaga: zachować minimalne przykrycie rurociągu preizolowanego 0,50 m.

Uwaga: przy zbliżeniach i kolizjach z kablami elektroenergetycznymi i telekomunikacyjnymi odkrytymi w wykopie stosować rury osłonowe typu PS110 L=1,0 m na kablach.

		ECO Malbork Sp. z o. o. ul Sikorskiego 39A 82-200 Malbork	
INWESTYCJA:		RYSUNEK: Profil podłużny	
Przebudowa sieci ciepłowniczej rozdzielczej 2xDN50/200		PROJEKTANT:	BRANŻA: Sanitarna
		mgr inż. T. Głuszkowski upr. nr WAM/0232/PBS/21	DATA: 02.2024
LOKALIZACJA:		SPRAWDZAJĄCY:	SKALA: 1:100/500
Malbork, ul. Gen. Maczka dz. nr 66/43, 66/52, 66/56; obr. 6, j. ewid. Malbork		-	NR RYS:
			3