

włączenie w przewód wentylacji grawitacyjnej
komin uszczelnić ALU-FOL


$$V_{wyw} = 300 \text{ m}^3/\text{h}$$

RS14-H-E-2-160
300 m³/h

VC dia kranlow / NPS
02 3.29 m²
Ø100



75 m ³ /h

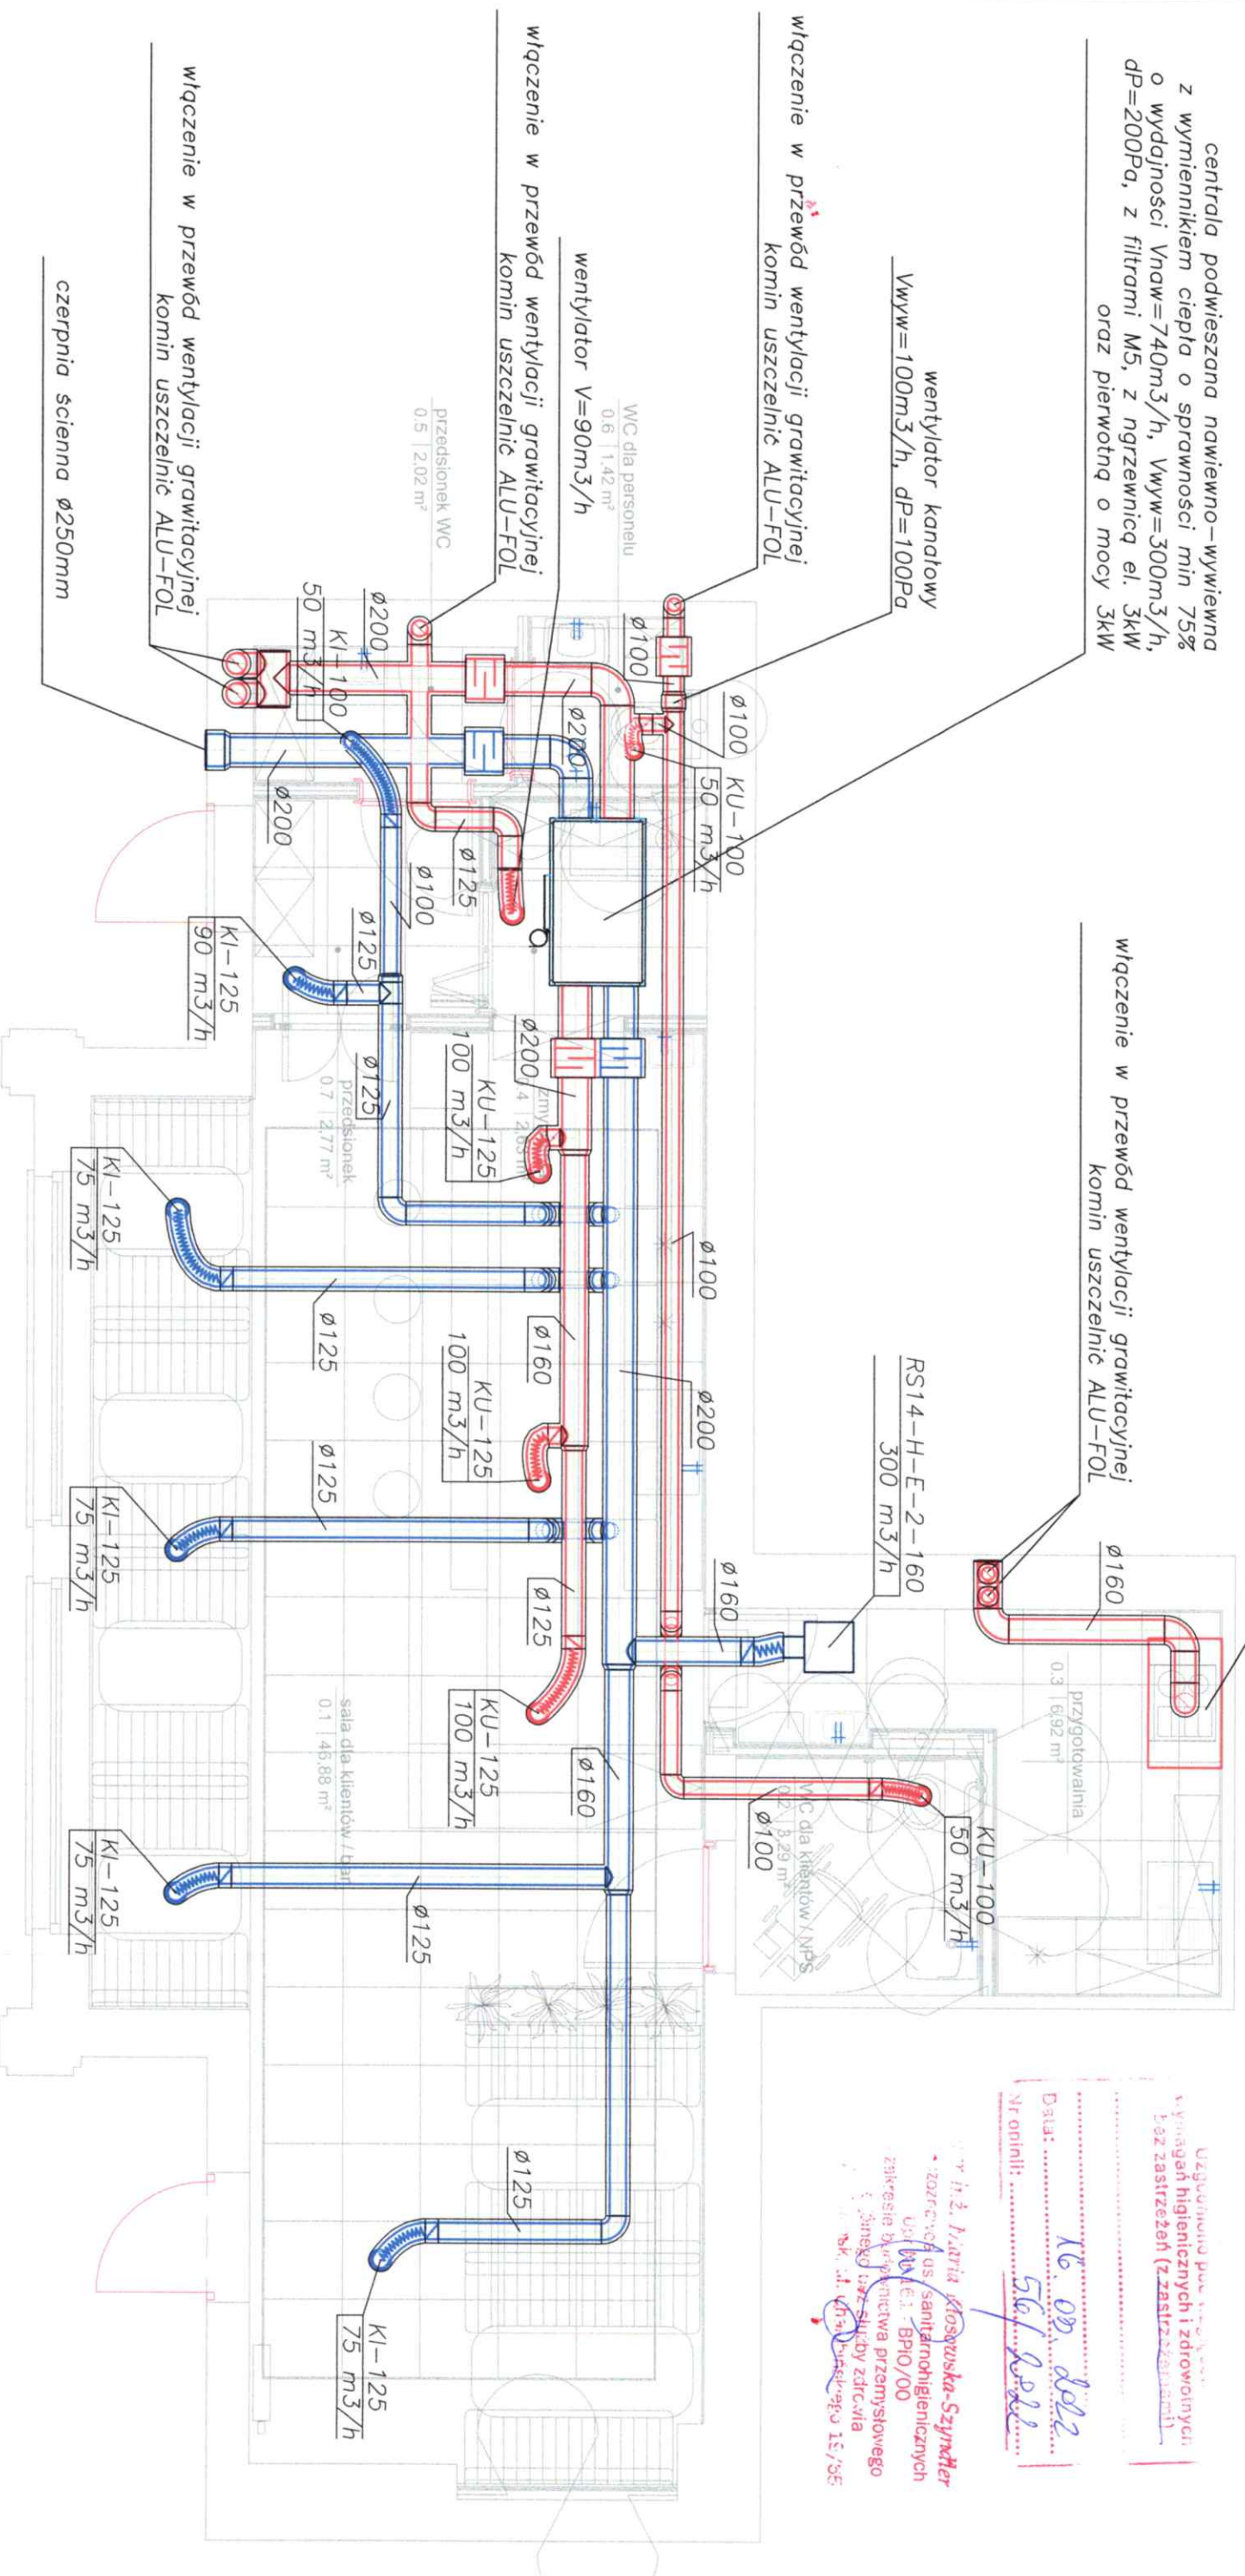

OKAL
0044

- | | |
|---|--|
|  | <i>anestostat nawiewny z ramką montażową</i> |
|  | <i>anestostat wywiewny z ramką montażową</i> |
|  | <i>kanal nawiewny</i> |
|  | <i>kanal wywiewny</i> |
|  | <i>kanal nawiewny izolowany wełną mineralną 30mm</i> |
|  | <i>kanal wywiewny izolowany wełną mineralną 30mm</i> |

Uzgodniono pod względem
wymagań higienicznych i zdrowotnych
bez zastrzeżeń (z zastrzeżeniami)

Date: 16.09.2022
No opinion: 56/2022

Wierzb. 2. Jarmia Kłosowska-Szymtler
- zwrócić uwagę na sanitarnogigienicznych
Użytkownik - BPO/00
zwiększe to efektywna przemysłowego
z jednego z usługby zaliczania
Bk. ul. Wł. Wierzb. 15/35

JEDNOSTKA PROJEKTOWA:	INSTAL – SANIT ul. Nowe Ogrody 37B/18 80 – 803 Gdańsk			
PROJEKT:	ADAPTACJA LOKALU USŁUGOWEGO NA LOKAL GASTRONOMICZNY dz. nr 361 i 362, obręb 0044 ulica Haliera 137, 80-432 Gdańsk			
INWESTOR:	BAIS Piotr Gładkowski ul. Żurawia 16 84-208 Warzenko			
RYSUJEK:	Rzut lokalu - instalacja wentylacji mechanicznej			
BRANŻA:	SANITARNA			
PROJEKTOWAŁ:	mgr inż. Rafał Molinowski POM/0244/PWOS/12		PODPIS:	
SPRAWDZAŁ:	mgr inż. Tomasz Mokarski POM/0243/PWOS/12		PODPIS:	
DATA: Marzec 2022	STADIUM: PB	SKALA: 1:50	NR RYS. W-01	