



Zestawienie pomieszczeń			
Lp	Pow.		
1	26,93	Wiatrołap	
2	14,30	Przedstionek sanitarny	
3	5,88	WC damska	
4	7,62	WC męska	
5	2,40	WC niepełnosprawnych	
6	62,32	Sala bankietowa	
7	66,50	Sala konferencyjna	
8	7,60	Wydawalnia	
9	8,90	Zmywalnia	
10	44,18	Kuchnia	
11	6,20	Oberalnia warzyw	
12	13,55	Korytarz	
13	7,00	Chłodnia	
14	4,28	Magazyn	
15	3,52	Przedstionek	
16	1,76	Magazynek	
17	8,82	Szafka	
18	6,75	Zespół sanitarny	
19	3,90	Magazynek	
20	6,65	Korytarz	
21	37,25	Kawaleria	
22	24,80	Magazyn sprzętu	
suma			

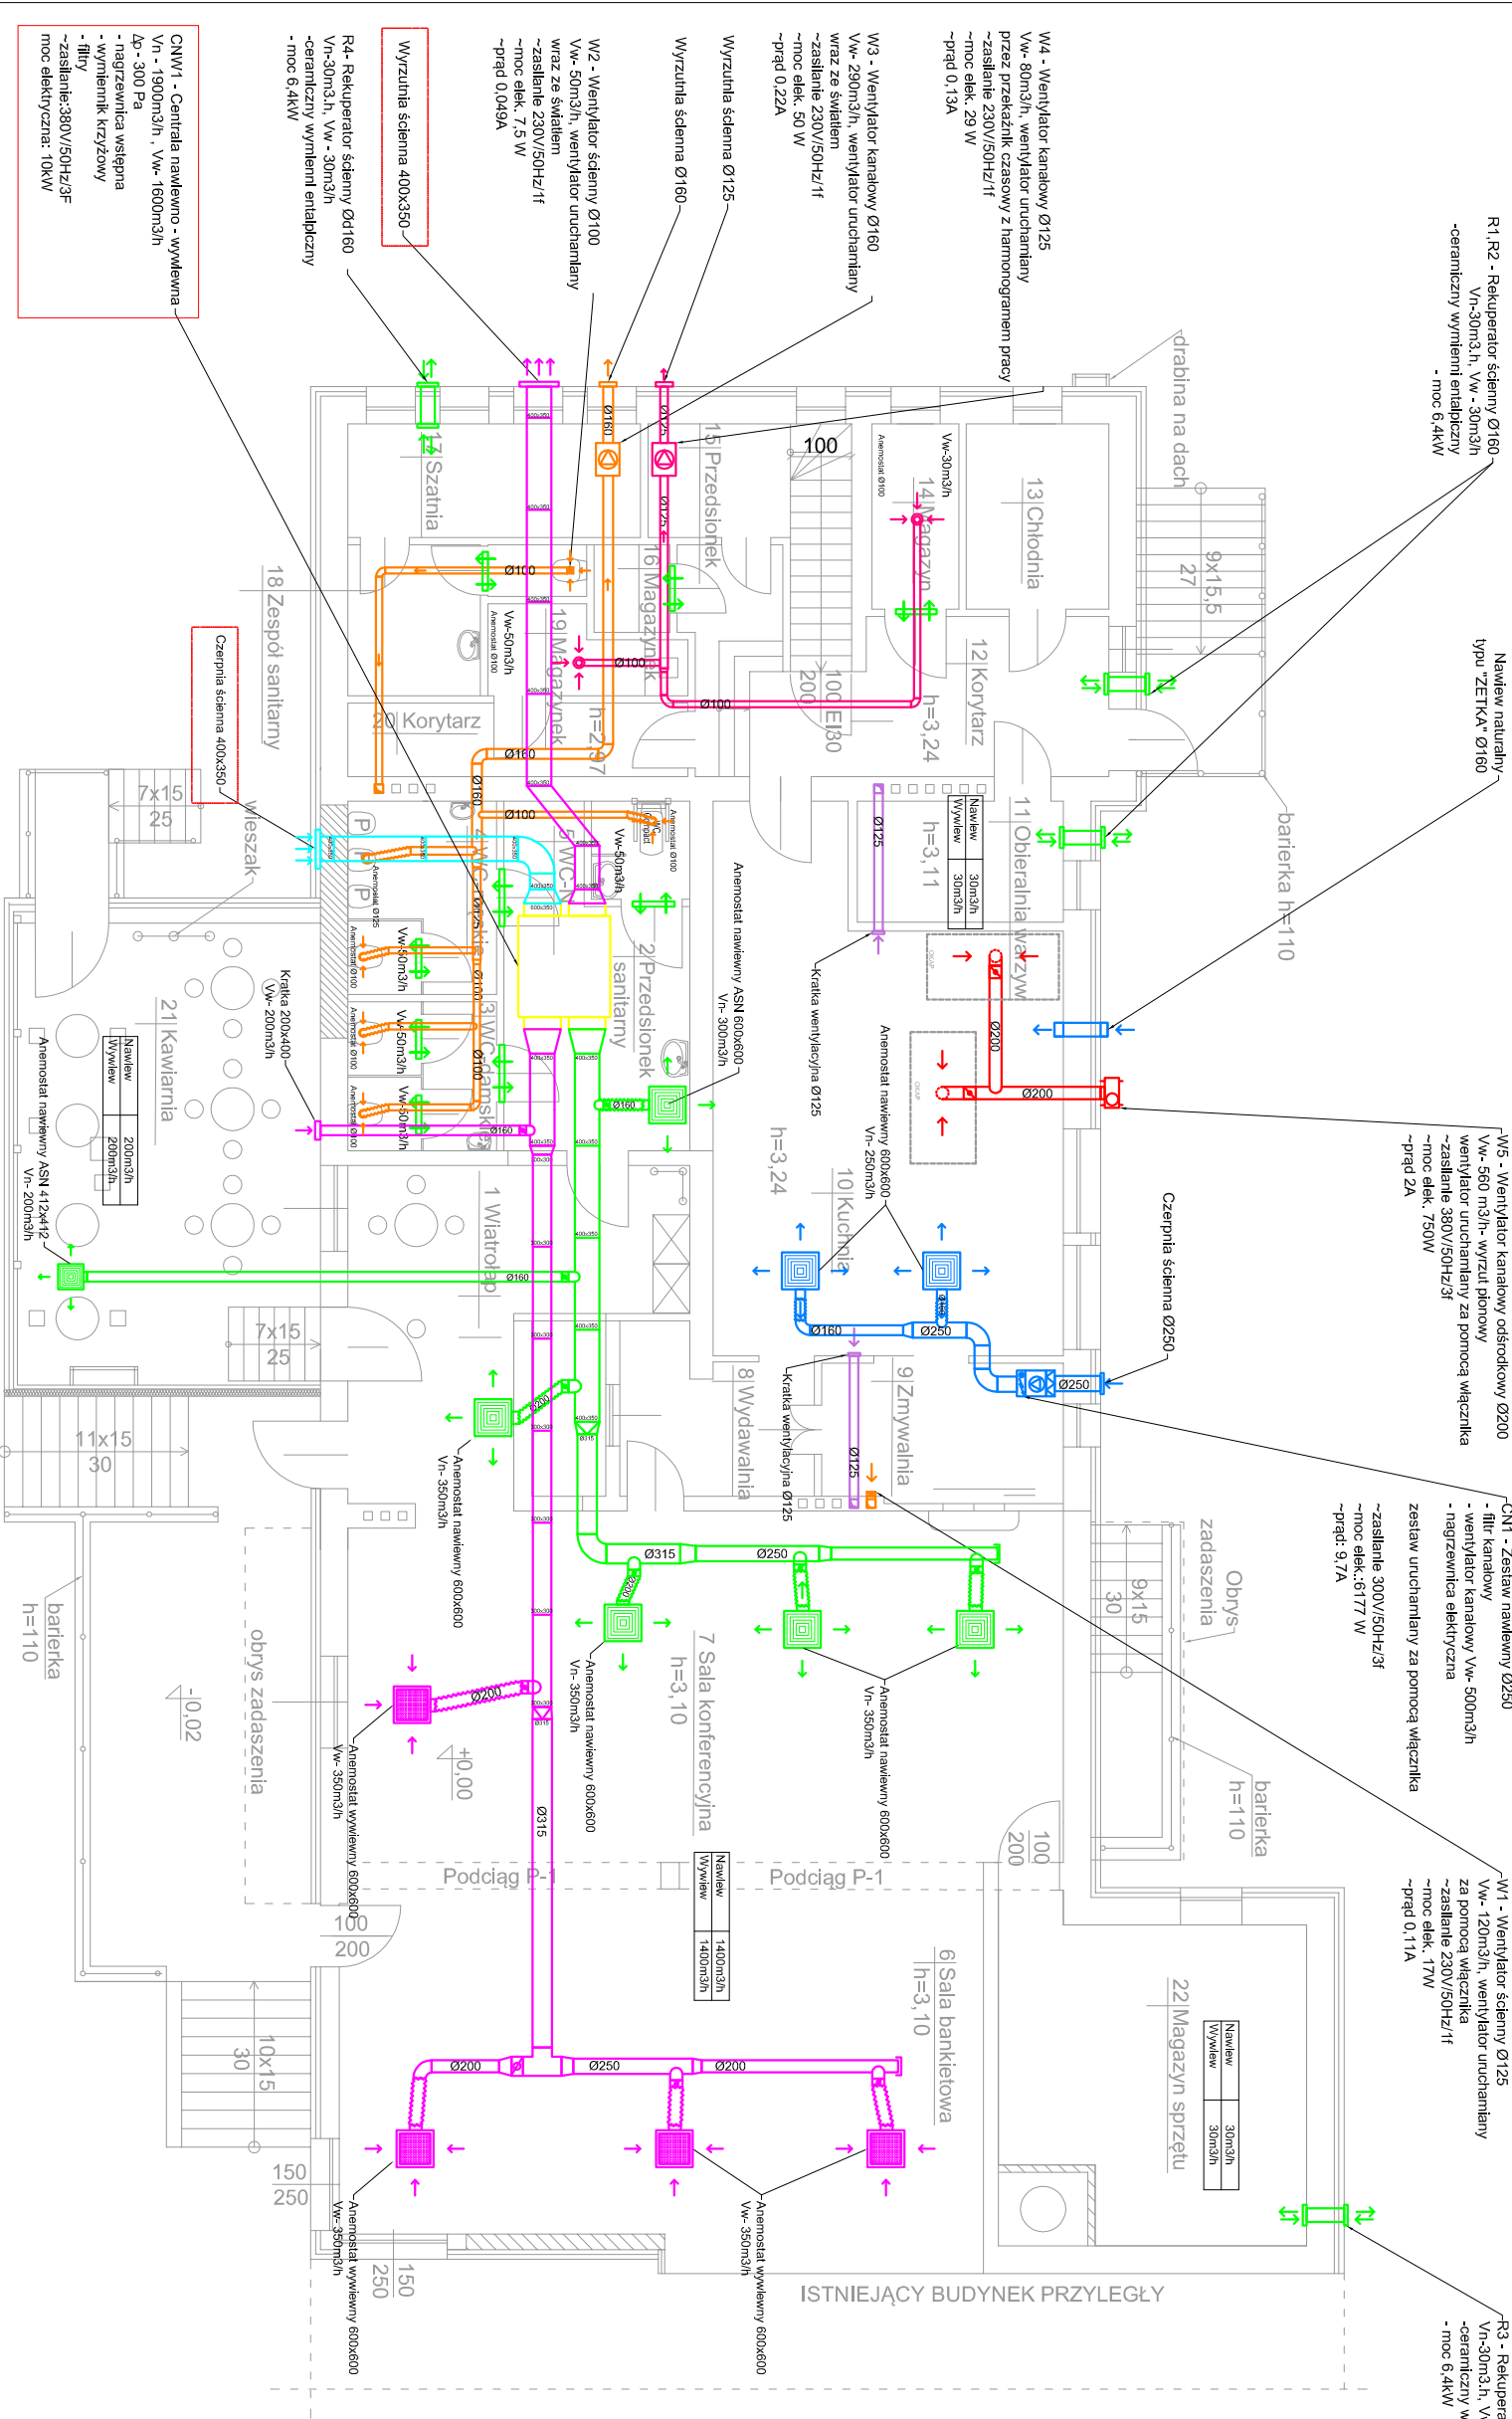

LEGENDA

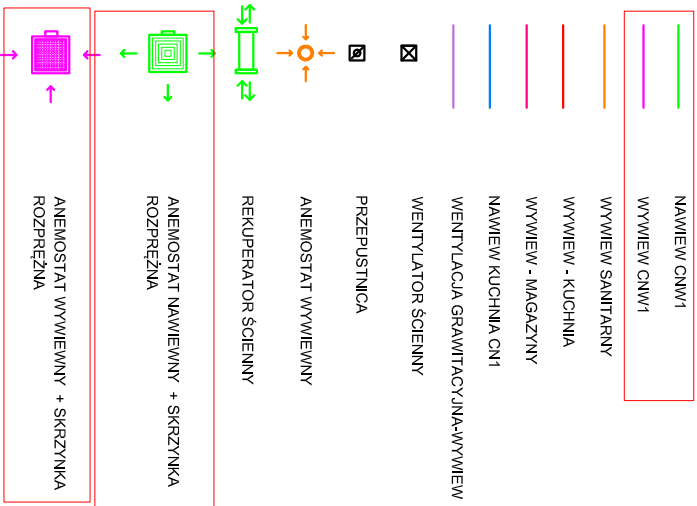

KRATKA TRANSFEROWA W STOLARCE
DRZWIOWEJ

PROJEKT TECHNICZNY - BRANŻA
SANITARNIA - WENTYLACJA

WERA TECH

Anna Werno

ul. Ułńska 10/

12

64-100 Łasino

INWESTYCJA

BUDYNEK GASTRONOMICZNY

INWESTOR

Łuczak Waldemar
ul. Kałek 27 64-150 Włpewo

LOKALIZACJA

WŁEWOW, nr ewid. 658/50, 658/60
Włpewo 64-150

NAZWA RYSUNKU

RZUT INSTALACJI WENTYLACJI MECHANICZNEJ - PRZYBIEŻNE

PROJEKTANT

MGR INŻ. ANNA WERNO

UPR. NR 1587 / 92/LO

PODPIS

DATA:

GRUDZIEŃ

2024r.

SKALA

1:50

Strona 1 z 1