



Obwód	ZK	RG1-01	RG1-02	RG1-03	RG1-04	RG1-05	RG1-06
	Zasilanie z ZKP			Wyłącznik główny	MONITOR ENERGI		
Pomieszczenie	-					-	
Moc [kW]	164 / 111	-	-	-	-	-	--
Prąd [A]	170	-	-	-	-	-	-
Faza	L1, L2, L3	L1, L2, L3	L1 / L2 / L3	L1, L2, L3	L1, L2, L3	L1, L2, L3	L1, L2, L3

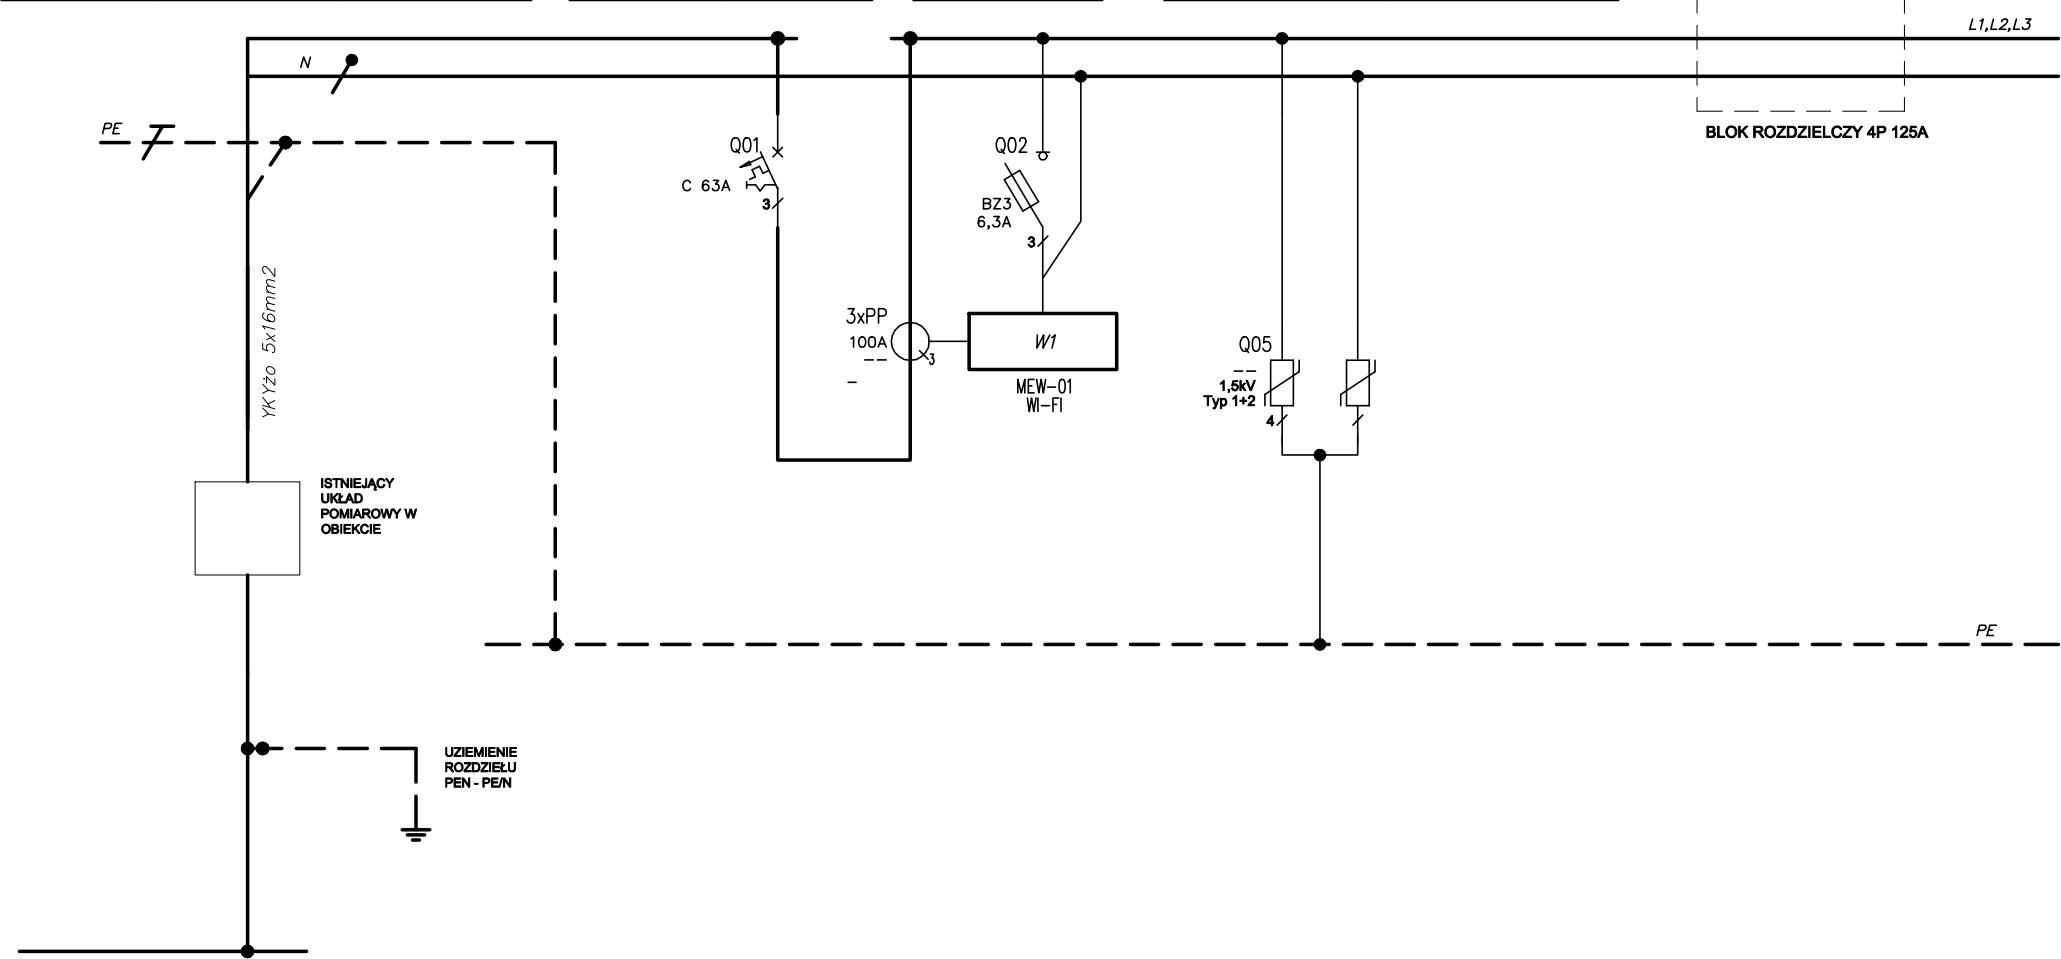


 elektrotechnika automatyka	Biuro projektów: ELSA PROJEKT Paweł Olszański ul. Jana III Sobieskiego 11 44-100 Gliwice biuro@elsaprojekt.com.pl		Projektował: mgr inż. Paweł Olszański upr. bud. SLK3106POOE/10	Inwestor: A&M Stopka Anna Stopka 34-500 Żakopane ul. Przewodnika Józefa Krzepkowskiego 10	Tytuł projektu: PROJEKT WYKONAWCZY INSTALACJE ELEKTRYCZNE LOKAL GASTRONOMICZNY "PRZYPALONA CAFE"	Skala: 1:100	A3 REV 01
	Nr projektu: EP-510	Podpis:	Data: 31.03.2025	Tytuł rysunku: Schemat strukturalny Rozdzielnic RG1	Adres inwestycji: ul. Rzepkowska 1/1U 40-547 Katowice	Nr rysunku: E-03	Arkusz: 1
		Sprawdził: -					
		Podpis:					

Obwód	RG1-1	RG1-2	RG1-3	RG1-4	RG1-5	RG1-6	RG1-7	RG1-8	RG1-9	RG1-10
Odbiór	OŚWIETLENIE	OŚWIETLENIE	OŚWIETLENIE SALA	OŚWIETLENIE SALA	OŚWIETLENIE SALA	OŚWIETLENIE	OŚWIETLENIE	OŚWIETLENIE	OŚWIETLENIE	OŚWIETLENIE
Pomieszczenie	LINIA BARU	WYSPA ROBOCZA	STOLIKI 1	STOLIKI 2	OGÓLNE	WC KLIENT	ZMYWALNIA	POMIESZCZENIA SOCJALNE	KUCHNIA+ KOMORA CHŁOD.	REZERWA
Moc [kW]	0,1	0,1	0,1	0,1	0,1	0,1	0,1	0,1	0,1	0,1
Prąd [A]	-	-	-	-	-	-	-	-	-	-
Faza	L1	L1	L2	L2	L2	L3	L3	L3	L1	L1

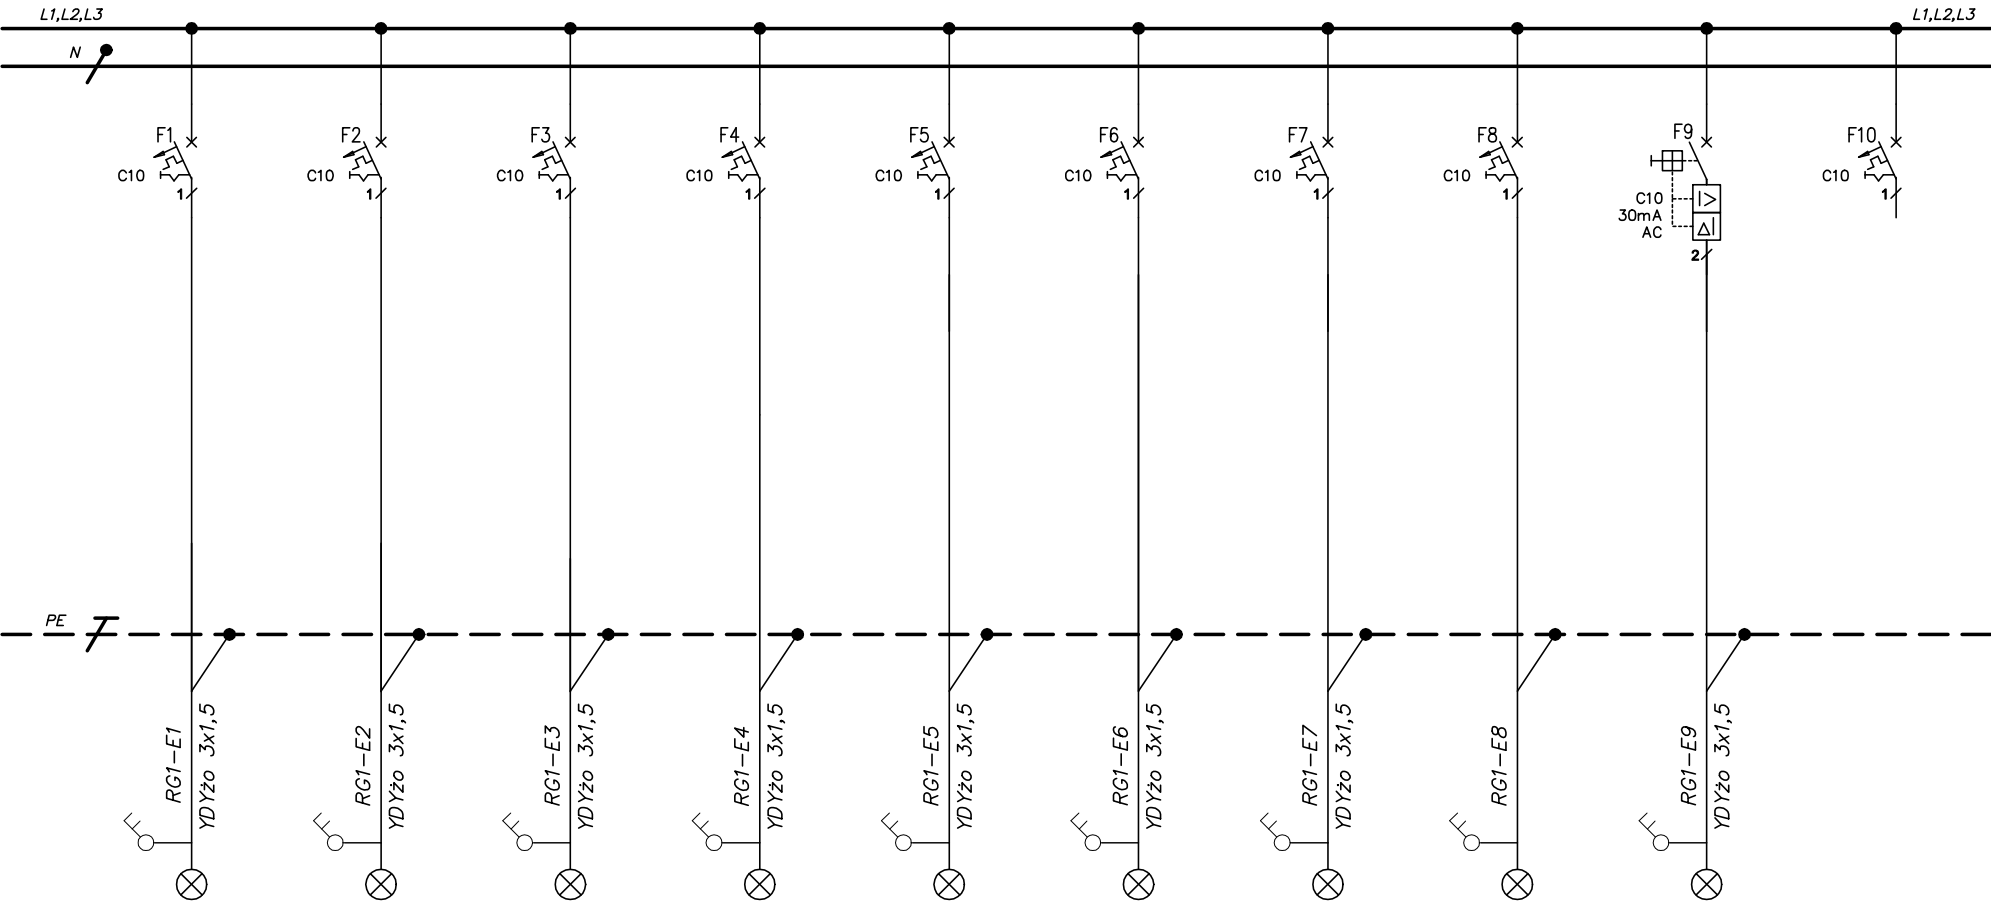


 ELSA PROJEKT elektrotechnika automatyka	Biuro projektów: ELSA PROJEKT Paweł Olszański ul. Jana III Sobieskiego 11 44-100 Gliwice biuro@elsaprojekt.com.pl		Projektował: mgr inż. Paweł Olszański upr. bud. SLK3106POOE/10		Inwestor: A&M Stopka Anna Stopka 34-500 Zakopane ul. Przewodnika Józefa Krzeptowskiego 10		Tytuł projektu: PROJEKT WYKONAWCZY INSTALACJE ELEKTRYCZNE LOKAL GASTRONOMICZNY "PRZYPALONA CAFE"		Skala: 1:100		A3 REV 01	
	Nr projektu: EP-510		Podpis:		Data:		Tytuł rysunku: Schemat strukturalny Rozdzielnica RG1		Nr rysunku:		Arkusz:	
			Sprawdził: -		31.03.2025		Adres inwestycji: ul. Rzepakowa 1/1U 40-547 Katowice		E-03		2	
			Podpis:									

Obwód	RG1-11	RG1-12	RG1-13	RG1-14	RG1-15	RG1-16	RG1-17	RG1-18	RG1-19	RG1-20
	OŚWIETLENIE ZEWNĘTRZNE	OŚWIETLENIE SALA	ZASILANIE SUFIT SALA	OŚWIETLENIE SUFIT SALA	ZASILANIE AUDIO	ROUTER	REJESTRATOR KAMER IP	REZERWA	KURTYNA WEJŚCIE	GNIAZDA 230V
	-	BAR DÓŁ LED	TV	REZERWA	-					WYSPA ROBOCZA
Moc [kW]	0,1	0,1	0,3	0,1	0,5	0,3	0,1	0,1	0,4	2,0
Prąd [A]	-	-	-	-	-	-	-	-	-	-
Faza	L1	L2	L2	L2	L3	L3	L3	L3	L1	L1

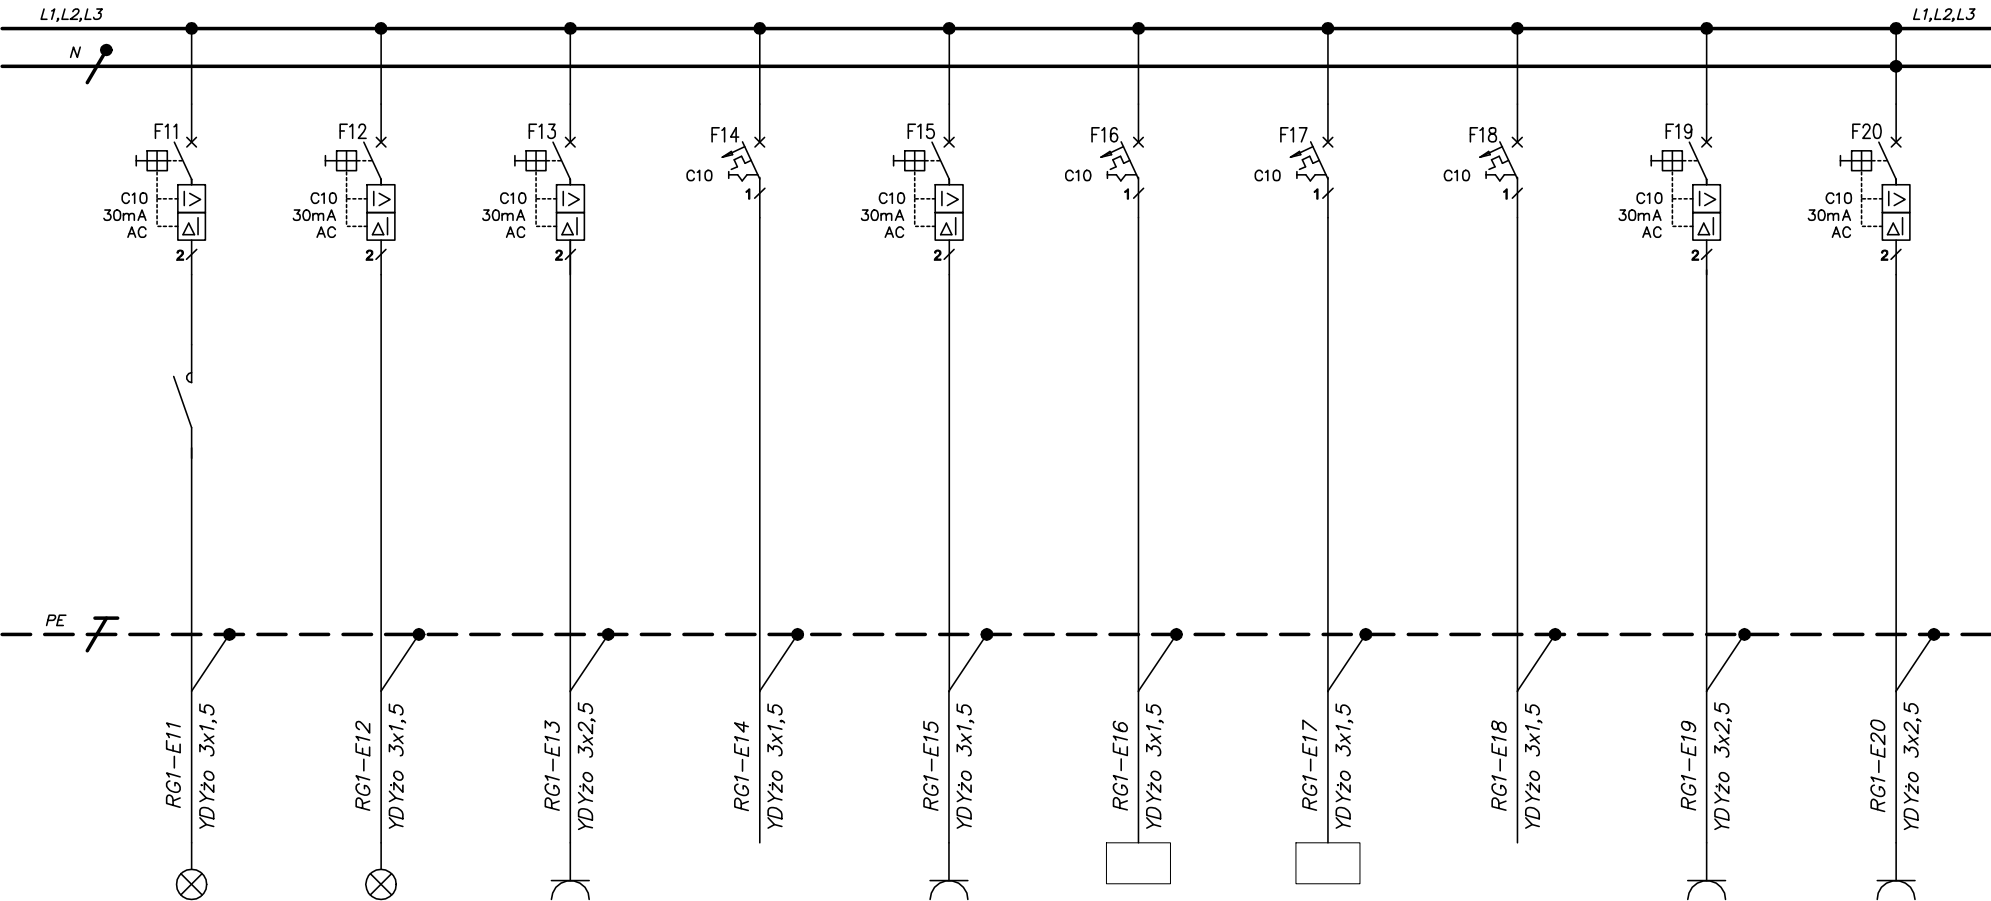


 elektrotechnika automatyka	Biuro projektów: ELSA PROJEKT Paweł Olszański ul. Jana III Sobieskiego 11 44-100 Gliwice biuro@elsaprojekt.com.pl		Projektował: mgr inż. Paweł Olszański upr. bud. SLK/3106/POOE/10		Inwestor: A&M Stopka Anna Stopka 34-500 Zakopane ul. Przewodnika Józefa Krzepkowskiego 10		Tytuł projektu: PROJEKT WYKONAWCZY INSTALACJE ELEKTRYCZNE LOKAL GASTRONOMICZNY "PRZYPALONA CAFE"		Skala: 1:100		A3 REV 01	
	Nr projektu: EP-510		Podpis:		Data:		Tytuł rysunku: Schemat strukturalny Rozdzielnica RG1		Nr rysunku:		Arkusz:	
			Sprawdził: —		31.03.2025		Adres inwestycji: ul. Rzepalkowa 1/1U 40-547 Katowice		E-03		3	
			Podpis:									

Obwód	RG1-21	RG1-22	RG1-23	RG1-24	RG1-25	RG1-26	RG1-27	RG1-28	RG1-29	RG1-30
	GNIAZDA 230V	GNIAZDA 230V	GNIAZDA 230V	GNIAZDA 230V	GNIAZDA 230V	GNIAZDA 230V	GNIAZDA 230V	GNIAZDA 230V	GNIAZDA 230V	GNIAZDA 230V
	SALA	WC KLIENT	ZMYWALNIA	POMIESZCZENIE SOCJALNE	BAR OBWÓD 1 NAD BLATEM	BAR OBWÓD 2 POD BLAT	BAR OBWÓD 3 KRAJALNICA	BAR OBWÓD 4 REZERWA	KUCHNIA STÓŁ CHŁODNICZY	KUCHNIA NAD BLATEM
Moc [kW]	2,0	2,0	2,0	2,0	2,0	2,0	2,0	2,0	2,0	2,0
Prąd [A]	-	-	-	-	-	-	-	-	-	-
Faza	L1	L1	L1	L1	L2	L2	L2	L2	L3	L3

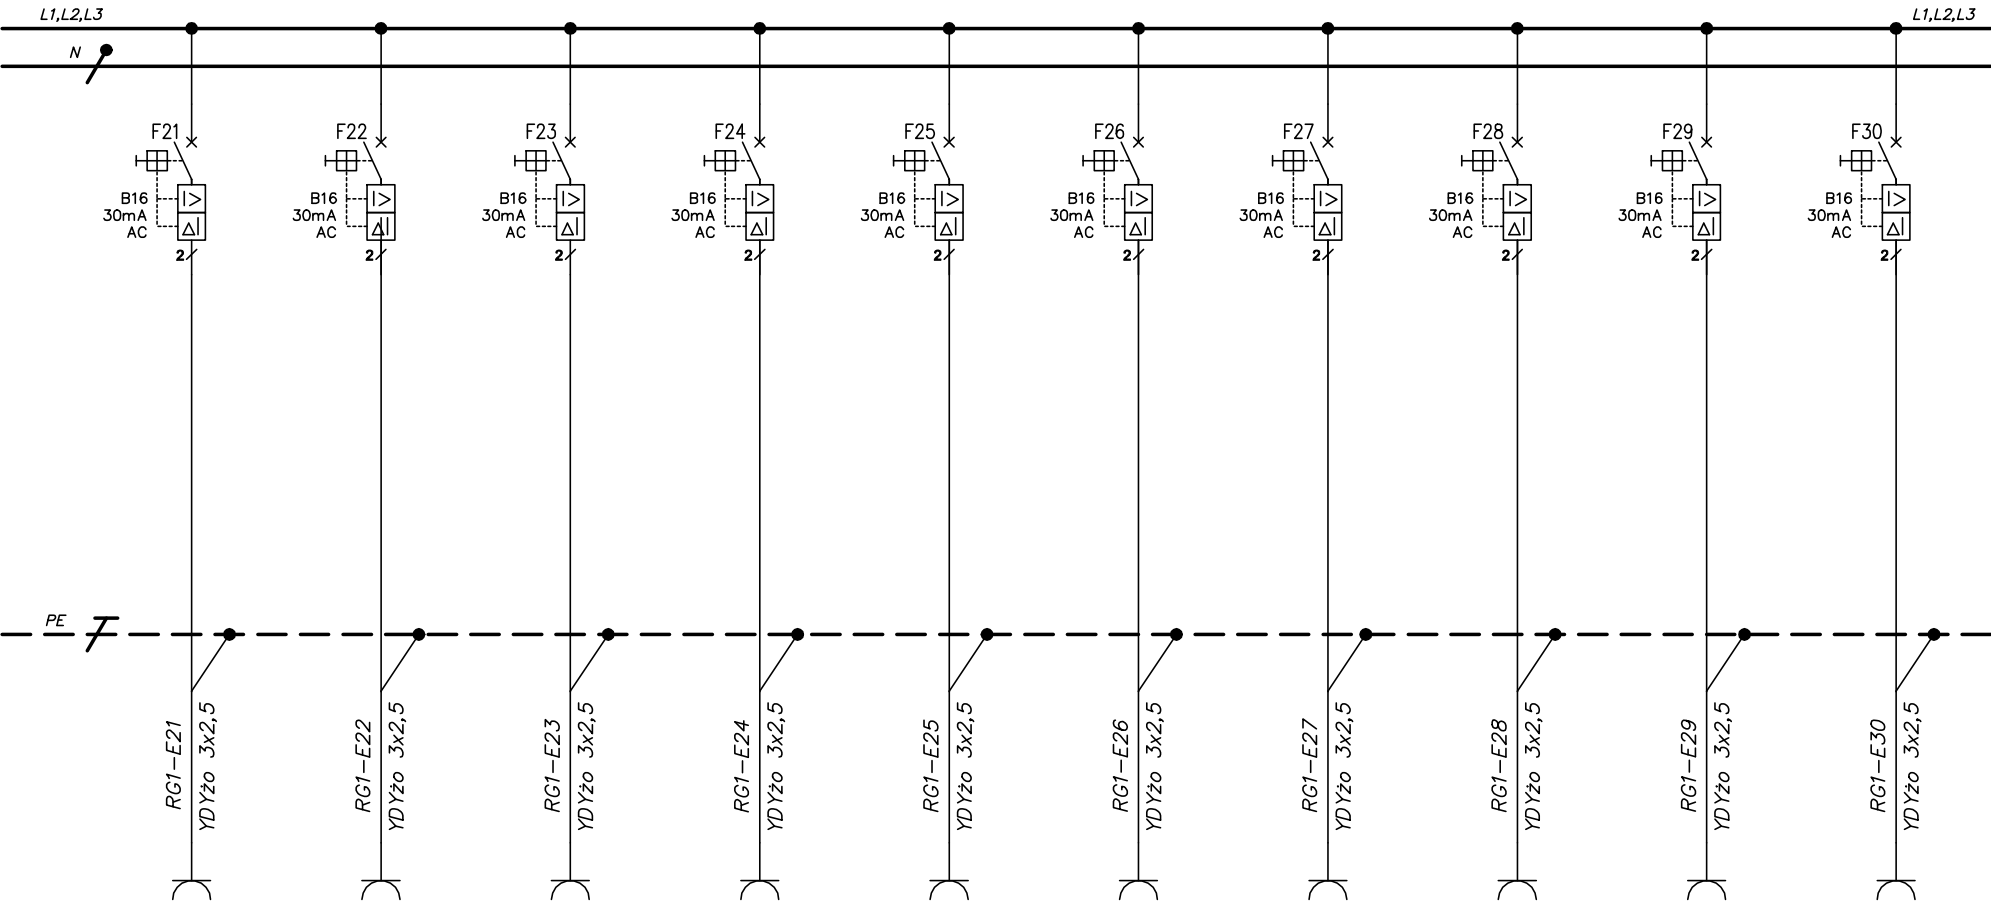


 elektrotechnika automatyka	Biuro projektów: ELSA PROJEKT Paweł Olszański ul. Jana III Sobieskiego 11 44-100 Gliwice biuro@elsaprojekt.com.pl		Projektował: mgr inż. Paweł Olszański upr. bud. SLK/3106/POOE/10		Inwestor: A&M Stopka Anna Stopka 34-500 Zakopane ul. Przewodnika Józefa Krzeptowskiego 10		Tytuł projektu: PROJEKT WYKONAWCZY INSTALACJE ELEKTRYCZNE LOKAL GASTRONOMICZNY "PRZYPALONA CAFE"		Skala: 1:100		A3 REV 01	
	Nr projektu: EP-510		Podpis:		Data:		Tytuł rysunku: Schemat strukturalny Rozdzielnica RG1		Nr rysunku:		Arkusze:	
			Sprawdził: —		31.03.2025		Adres inwestycji: ul. Rzepakowa 1/1U 40-547 Katowice		E-03		4	
			Podpis:									

Obwód	RG1-31	RG1-32	RG1-33	RG1-34	RG1-35	RG1-36	RG1-37	RG1-38	RG1-39	RG1-40
Odbiór	GNIAZDA 230V	GNIAZDA 230V	GNIAZDA 230V	GNIAZDA 230V	GNIAZDA 230V	GNIAZDA 400V	GNIAZDA 400V	GNIAZDA 400V	Gniazda 230	Gniazda 230
Pomieszczenie	BAR WITRYNA 1	BAR WITRYNA 2	BAR WITRYNA 3	BAR WITRYNA 4	BAR KASA	ZMYWARKA	PIEC MODUŁ 1	PIEC MODUŁ 2	PIEC GAROWNIA	PIEC OKAP
Moc [kW]	2,0	2,0	2,0	2,0	2,0	5,5	5,85	5,85	2,0	2,0
Prąd [A]	-	-	-	-	-	-	-	-	-	-
Faza	L3	L3	-	L2	XX	L1, L2, L3	L1, L2, L3	L1, L2, L3	L2	L2

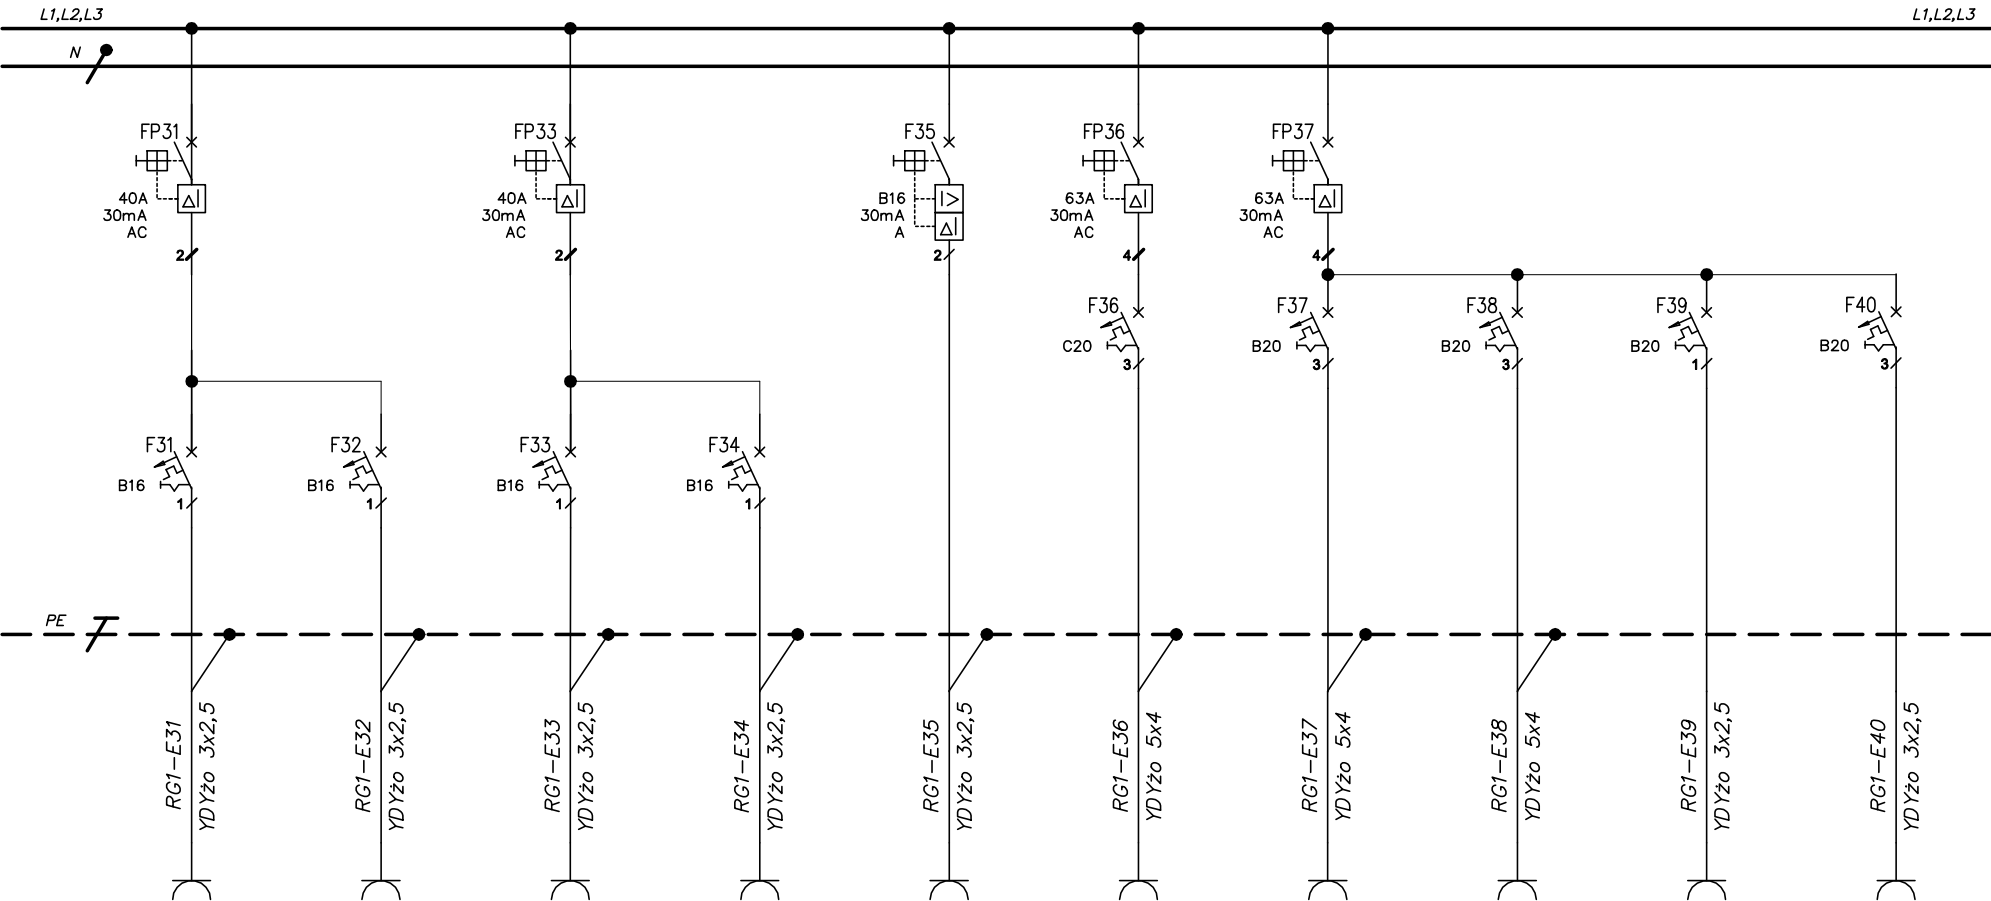

 elektrotechnika automatyka	Biuro projektów: ELSA PROJEKT Paweł Olszański ul. Jana III Sobieskiego 11 44-100 Gliwice biuro@elsaprojekt.com.pl		Projektował: mgr inż. Paweł Olszański upr. bud. SLK/3106/POOE/10		Inwestor: ABM Stopka Anna Stopka 34-500 Zakopane ul. Przewodnika Józefa Krzepkiewskiego 10		Tytuł projektu: PROJEKT WYKONAWCZY INSTALACJE ELEKTRYCZNE LOKAL GASTRONOMICZNY "PRZYPALONA CAFE"		Skala: 1:100		A3 REV 01	
	Nr projektu: EP-510		Podpis:		Data: 31.03.2025		Tytuł rysunku: Schemat strukturalny Rozdzielnica RG1		Nr rysunku: E-03		Arkusz: 5	
			Sprawdził: -				Adres inwestycji: ul. Rzepkowska 1/1U 40-547 Katowice					
			Podpis:									

Obwód	RG1-41	RG1-42	RG1-43	RG1-44	RG1-45	RG1-46	RG1-47	RG1-48	RG1-49	RG1-50
	GNIAZDA 400V	GNIAZDA 400V	GNIAZDA 230V	ZASILANIE 230V	ZASILANIE 230V	ZASILANIE 400V	ZASILANIE 230V + ZEGAR	ZASILANIE 230V	ZASILANIE 400V	REZERWA
	KUCHNIA PŁYTA INDUKCYJNA	KUCHNIA PIEC	KUCHNIA OKAP PIECA	KLIMATYZATOR 1 SALA	KLIMATYZATOR 2 ZAPLECZE	CENTRALA WENT. SALA	WENTYLATOR WYWIEWNY WC+SOCJAL.	AGREGAT KOMRY CHŁOD.	BAR EXPRES	–
Moc [kW]	6,5	11,0	2,0	2,0	2,0	3,0	0,5	1,5	1,2	1,2
Prąd [A]	-	–	–	–	–	-	-	-	-	–
Faza	L1, L2, L3	L1, L2, L3	L2	–	L3	–	L1	L2	L2	L3

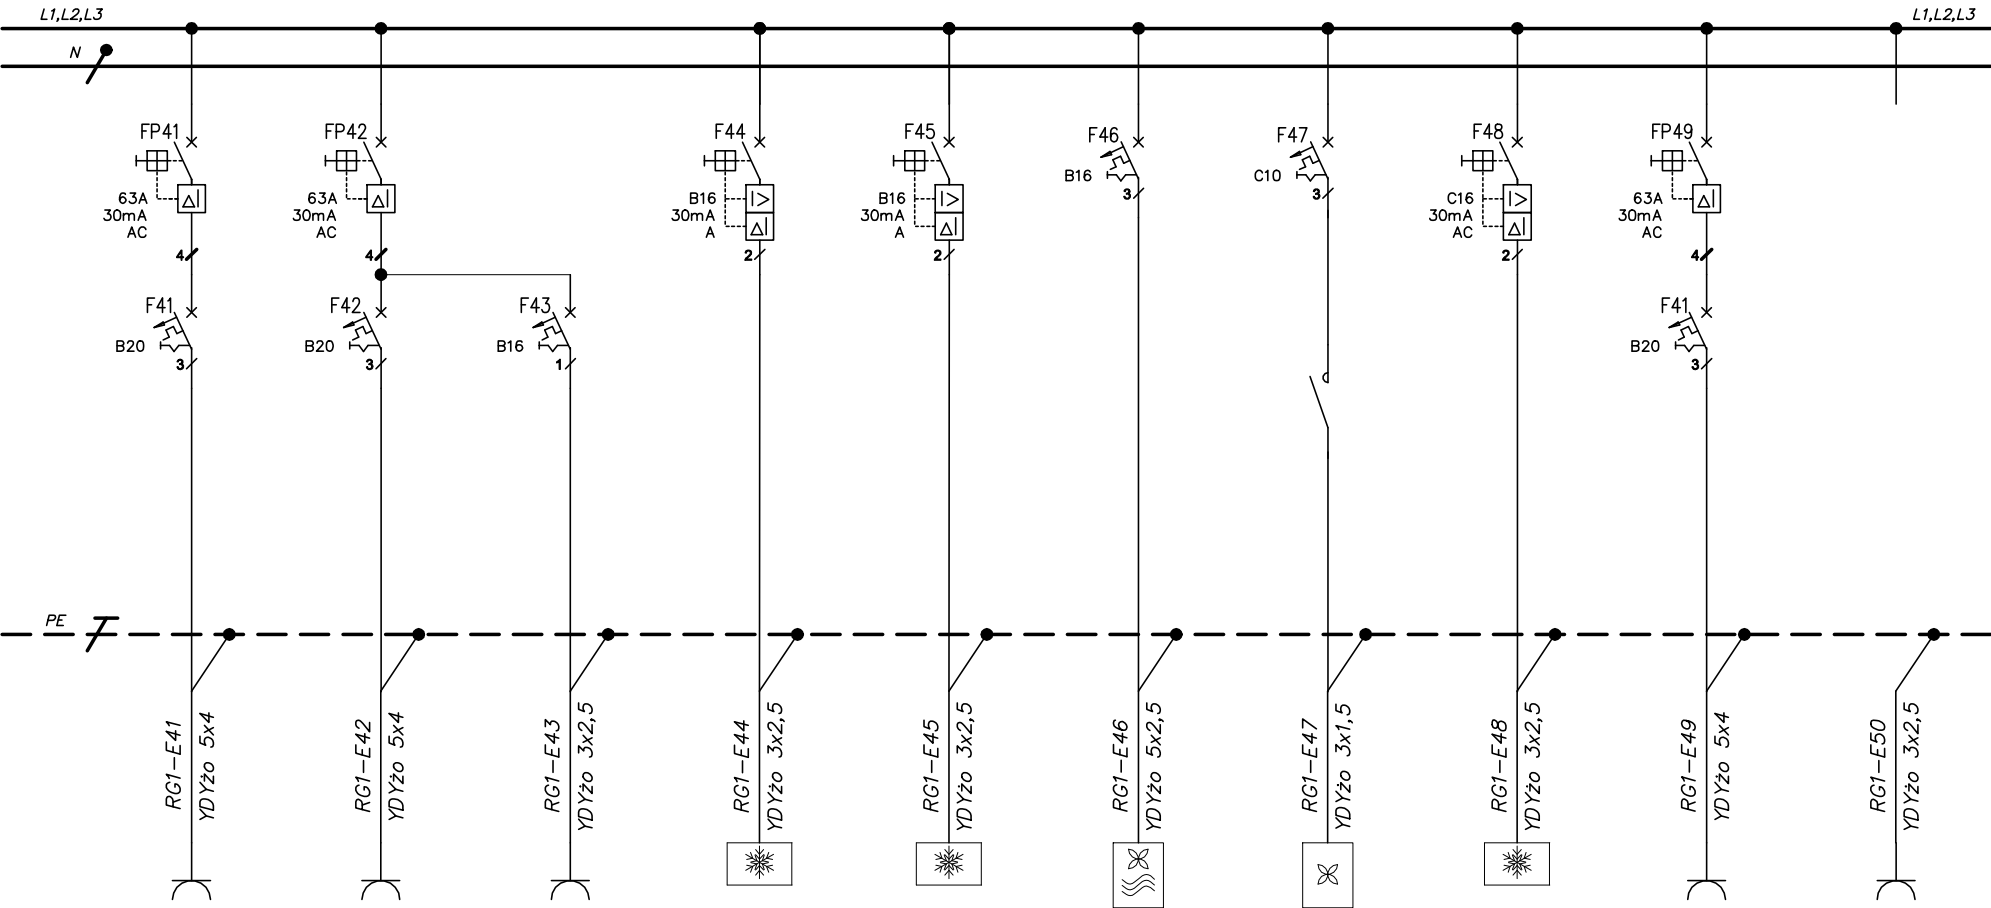

 elektrotechnika automatyka	Biuro projektów: ELSA PROJEKT Paweł Olszański ul. Jana III Sobieskiego 11 44-100 Gliwice biuro@elsaprojekt.com.pl		Projektował: mgr inż. Paweł Olszański upr. bud. SLK/3106/POOE/10		Inwestor: A&M Stopka Anna Stopka 34-500 Zakopane ul. Przewodnika Józefa Krzepkowskiego 10		Tytuł projektu: PROJEKT WYKONAWCZY INSTALACJE ELEKTRYCZNE LOKAL GASTRONOMICZNY "PRZYPALONA CAFE"		Skala: 1:100		A3 REV 01
	Nr projektu: EP-510		Podpis:		Data:		Tytuł rysunku: Schemat strukturalny Rozdzielnica RG1		Nr rysunku:		
			Sprawdził: -		31.03.2025		Adres inwestycji: ul. Rzepkowska 1/1U 40-547 Katowice		Arkusz:		
			Podpis:						E-03 6		



Biurowy projekt:
ELSA PROJEKT Paweł Olszański
ul. Jana III Sobieskiego 11
44-100 Gliwice
biuro@elsaprojekt.com.pl

Nr projektu:
EP-510

Projektował:
mgr inż. Paweł Olszański
upr. bud. SLK/3106/POOE/10

Podpis:

Sprawdził:
-

Podpis:

Inwestor:
A&M Stopka Anna Stopka
34-500 Żakopane
ul. Przewodnika Józefa Krzeptowskiego 10

Data:

31.03.2025

Tytuł projektu: PROJEKT WYKONAWCZY INSTALACJE ELEKTRYCZNE
LOKAL GASTRONOMICZNY "PRZYPALONA CAFE"
Tytuł rysunku: Schemat strukturalny Rozdzielnica RG1

Adres inwestycji:
ul. Rzepakowa 1/1U
40-547 Katowice

Skala:

1:100

Nr rysunku:

E-03

A3
REV 01

Arkusz:

7