


Przedsiębiorstwo Usługowo – Handlowe
BETPOL
Silno 6, 87–125 Osiek Nad Wisłą

Województwo: kujawsko-pomorskie
Powiat: toruński
Jednostka ewidencyjna: Zławieś Wielka_041509_2
Obręb: Stary Toruń_0013
Działka: 277/3, 277/12

MAPA DO CELÓW PROJEKTOWYCH
SKALA 1:500

Układ odniesienia: PL-ETRF89 , układ wsp. płaskich: PL-2000 strefa 6 (18°), układ wys.: PL-EVRF2007-NH
Sekcje mapy: 6.191.25.11.4.2; 6.191.25.11.2.4
ID zgłoszenia: GOD.6640.4402.2023
Służebności gruntowych nie badano.

Poświadczam, że niniejszy dokument został opracowany w wyniku prac geodezyjnych i kartograficznych, których rezultat zawiera operat techniczny wpisany do ewidencji materiałów państwowego zasobu geodezyjnego i kartograficznego	
Identyfikator zgłoszenia prac geodezyjnych	GOD.6640.4402.2023
Organ prowadzący państwowy zasób geodezyjny i kartograficzny	Starosta Toruński
Wykonawca prac geodezyjnych	PUH BETPOL Lisiński Piotr nr upr. 21016
Numer i data dokumentu potwierdzającego wynik pozytywnej weryfikacji	GOD.6640.4402.2023_52662 z dnia: 2023.10.18
Jestem świadomy odpowiedzialności karnej złożenie fałszywego oświadczenia	GEODETA UPRAWNIONY Piotr Lisiński Świadectwo upr. 21016 tel. 600-918-969

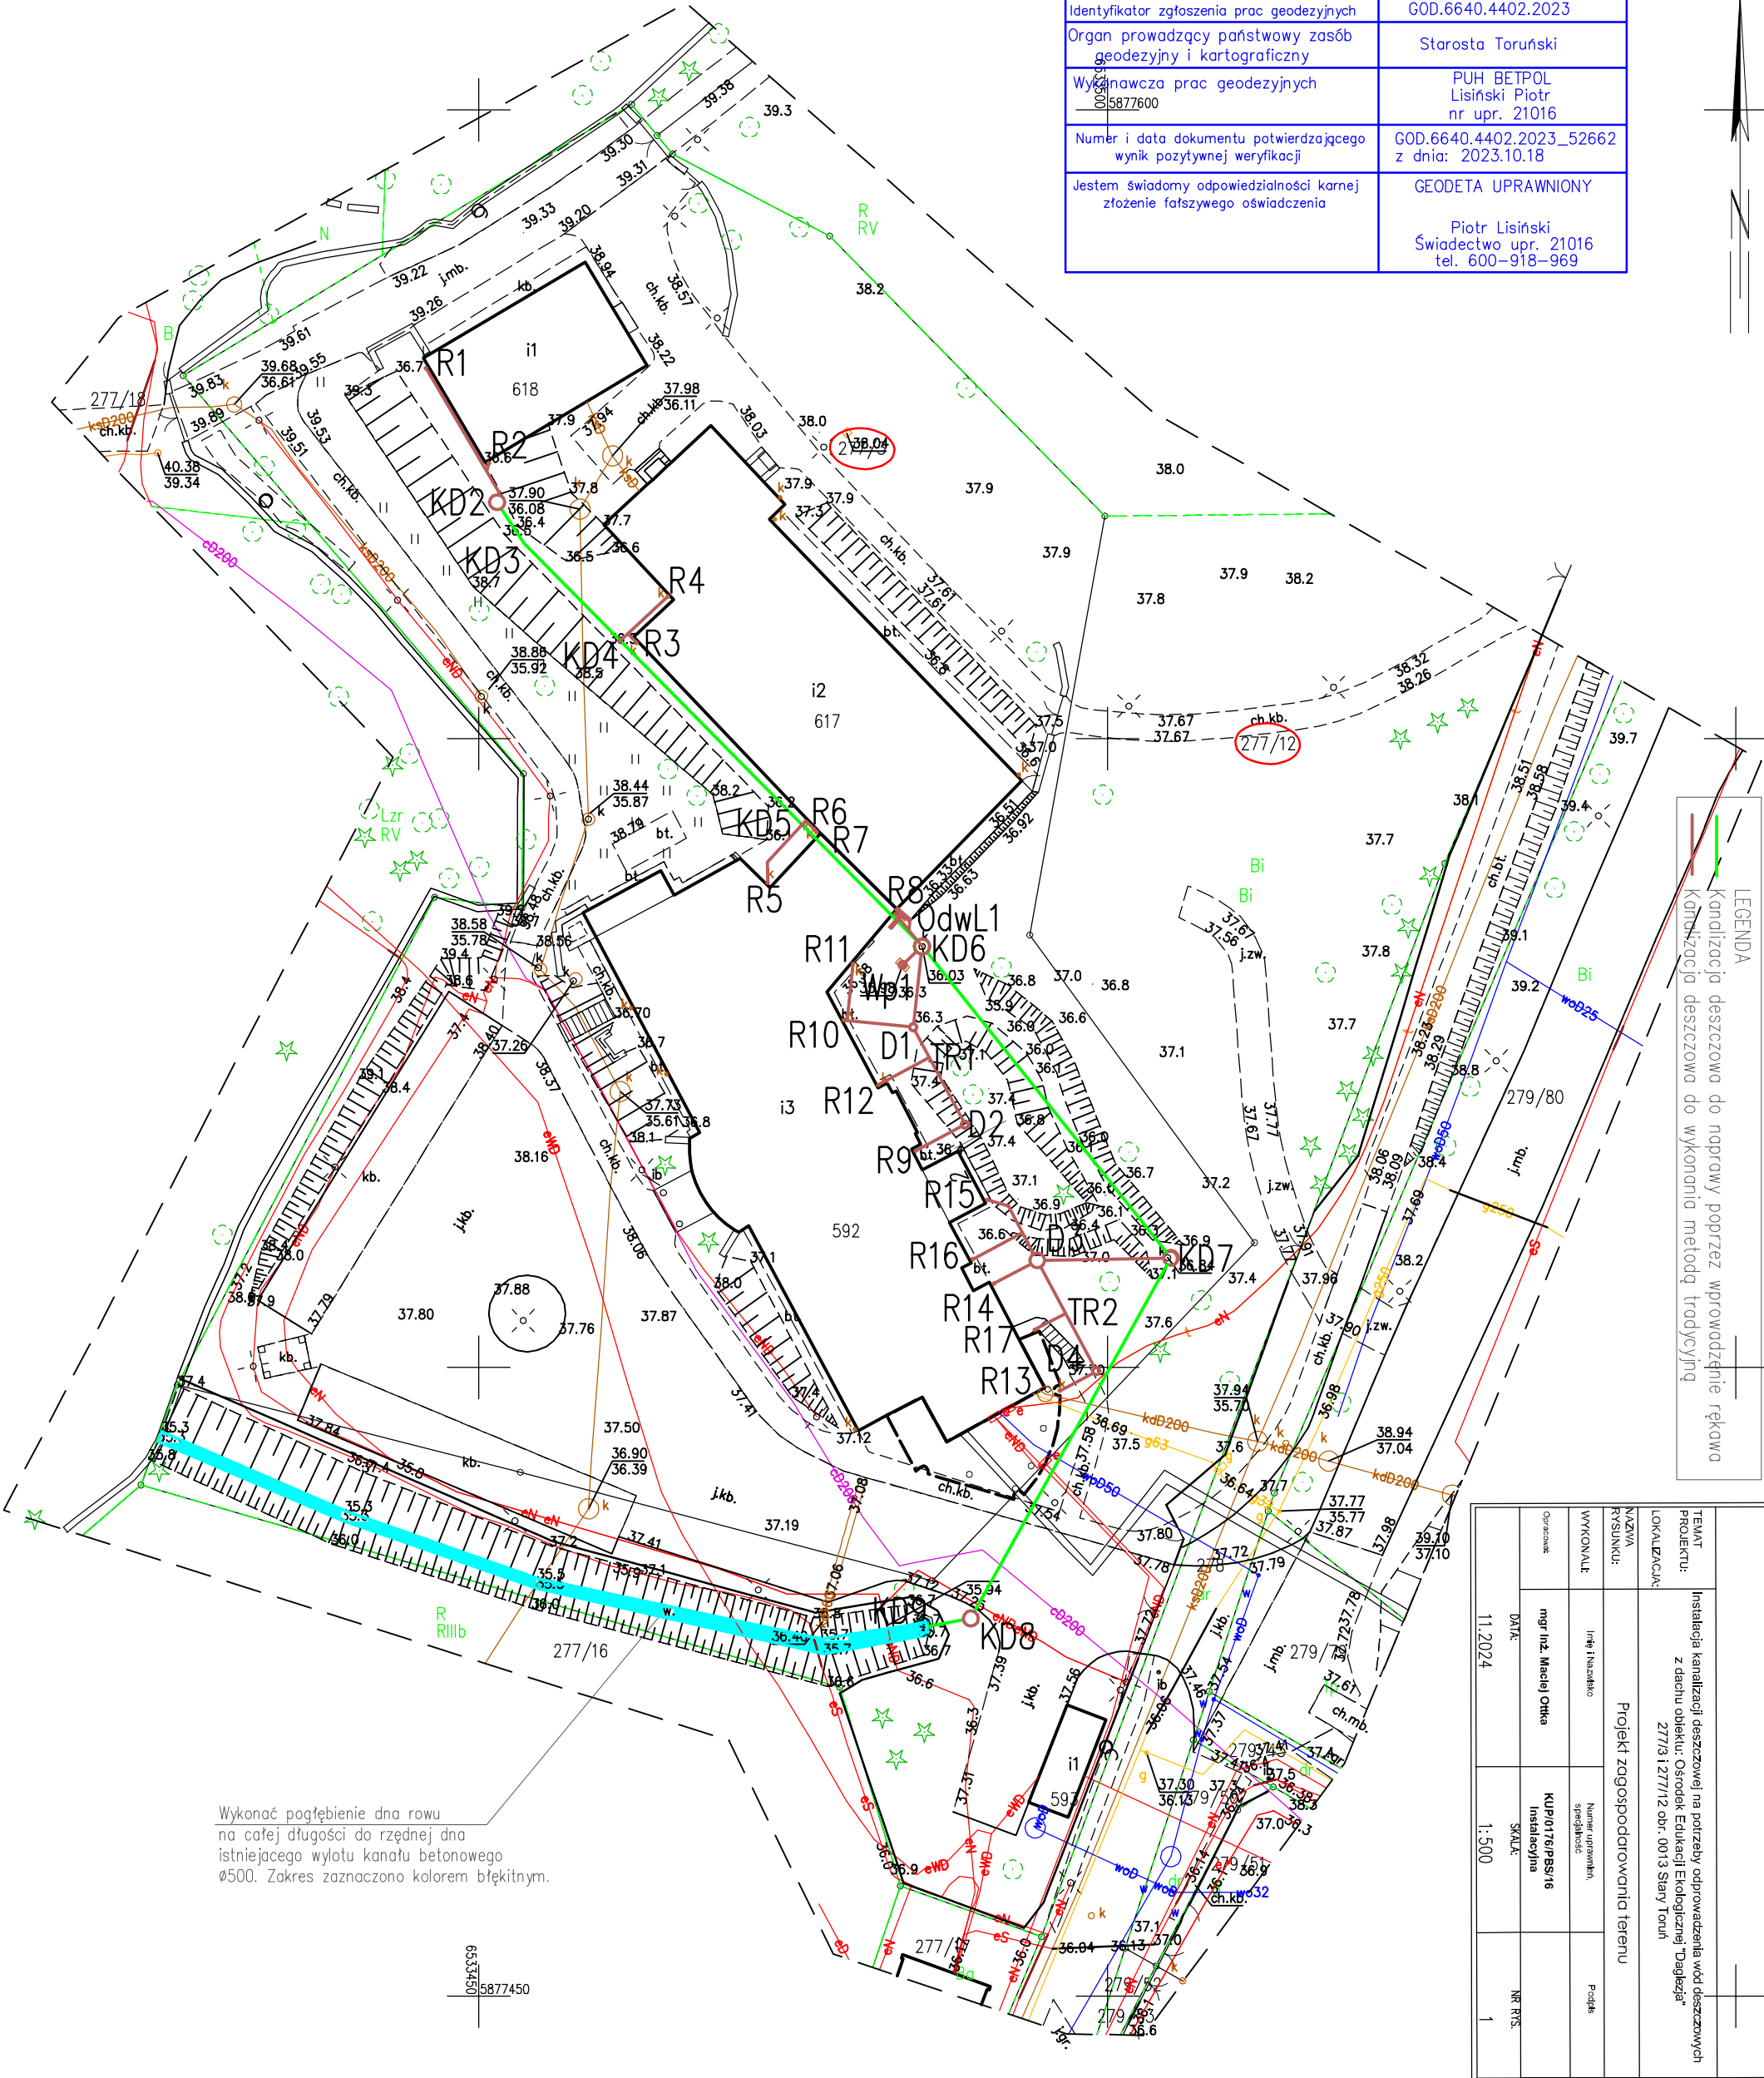

TEMAT PROJEKTU:	Instalacja kanalizacji deszczowej na potrzeby odprowadzenia wód deszczowych z dachu obiektu: Ośrodek Edukacji Ekologicznej "Dąbłęzia" 277/3, 277/12 obr. 0013 Stary Toruń		
LOKALIZACJA:	Projekt zagospodarowania terenu		
NAZWA RYSUNKU:	linia i nazwa	Nazwa urządzenia specjalistyczne	Podpis
WYKONAŁ:	mgr inż. Maciej Otta	KUP0176/PS/16	Instalacyjna
OPRACOWAŁ:	DATA: 11.2024	SKALA: 1:500	NR RYS: 1