

Lubin, dnia 29-11-2017r.

L.dz./1831/DA/245/11/17

**Biuro Techniczne
„SZMAGARA”
Leszek Szmagara
ul. Rynek 9/III p
59-220 Legnica**

Dotyczy: sieci kanalizacji sanitarnej w ul. Kazimierza Wielkiego w Lubinie.

Spółdzielnia Mieszkaniowa im. St. Staszica w Lubinie, w odpowiedzi na Państwa pismo z dnia 20-11-2017r. uprzejmie informuje, że pozytywnie opiniuje przedłożoną dokumentację. Jednocześnie wyraża zgodę na wejście w teren na działkę nr 8/24 Obręb 5 miasta Lubina, przy Al. Niepodległości 2-2A, 4-4A, 6-6A, celem budowy sieci kanalizacji sanitarnej w ul. Kazimierza Wielkiego w Lubinie, wyraża również zgodę na dysponowanie w/w gruntem na cele budowlane.

Przedmiotowa zgoda jest uwarunkowana spełnieniem poniższych warunków:

1. Po zakończonych robotach uszkodzoną nawierzchnię chodników z kostki „Polbruk” oraz tereny zielone przy Al. Niepodległości 4-4A, 6-6A należy przywrócić do stanu pierwotnego. Natomiast nawierzchnię asfaltową pieszo-ciągu przy Al. Niepodległości 2-2A należy odtworzyć z kostki brukowej „Polbruk”.
2. Wykonawca robót zobowiązany jest zawrzeć „POROZUMIENIE” i wpłacić stosowną kaucję na konto Spółdzielni Mieszkaniowej tytułem zabezpieczenia roszczeń. Kaucja podlega zwrotowi niezwłocznie po protokolarnym odbiorze terenu .

K I E R O W N I K
Działu Administracyjno-Technicznego
Spółdzielni Mieszkaniowej im. St. Staszica
Pełnomocnik Zarządu

Andrzej Ławrzyniak

Załączniki:


- 1) Uzgodniony projekt.

Otrzymują:

- 1) Adresat
- 2) DA a/a

Z poważaniem

PREZES ZARZĄDU
Spółdzielni Mieszkaniowej
im. St. Staszica
inż. Mieczysław Bober

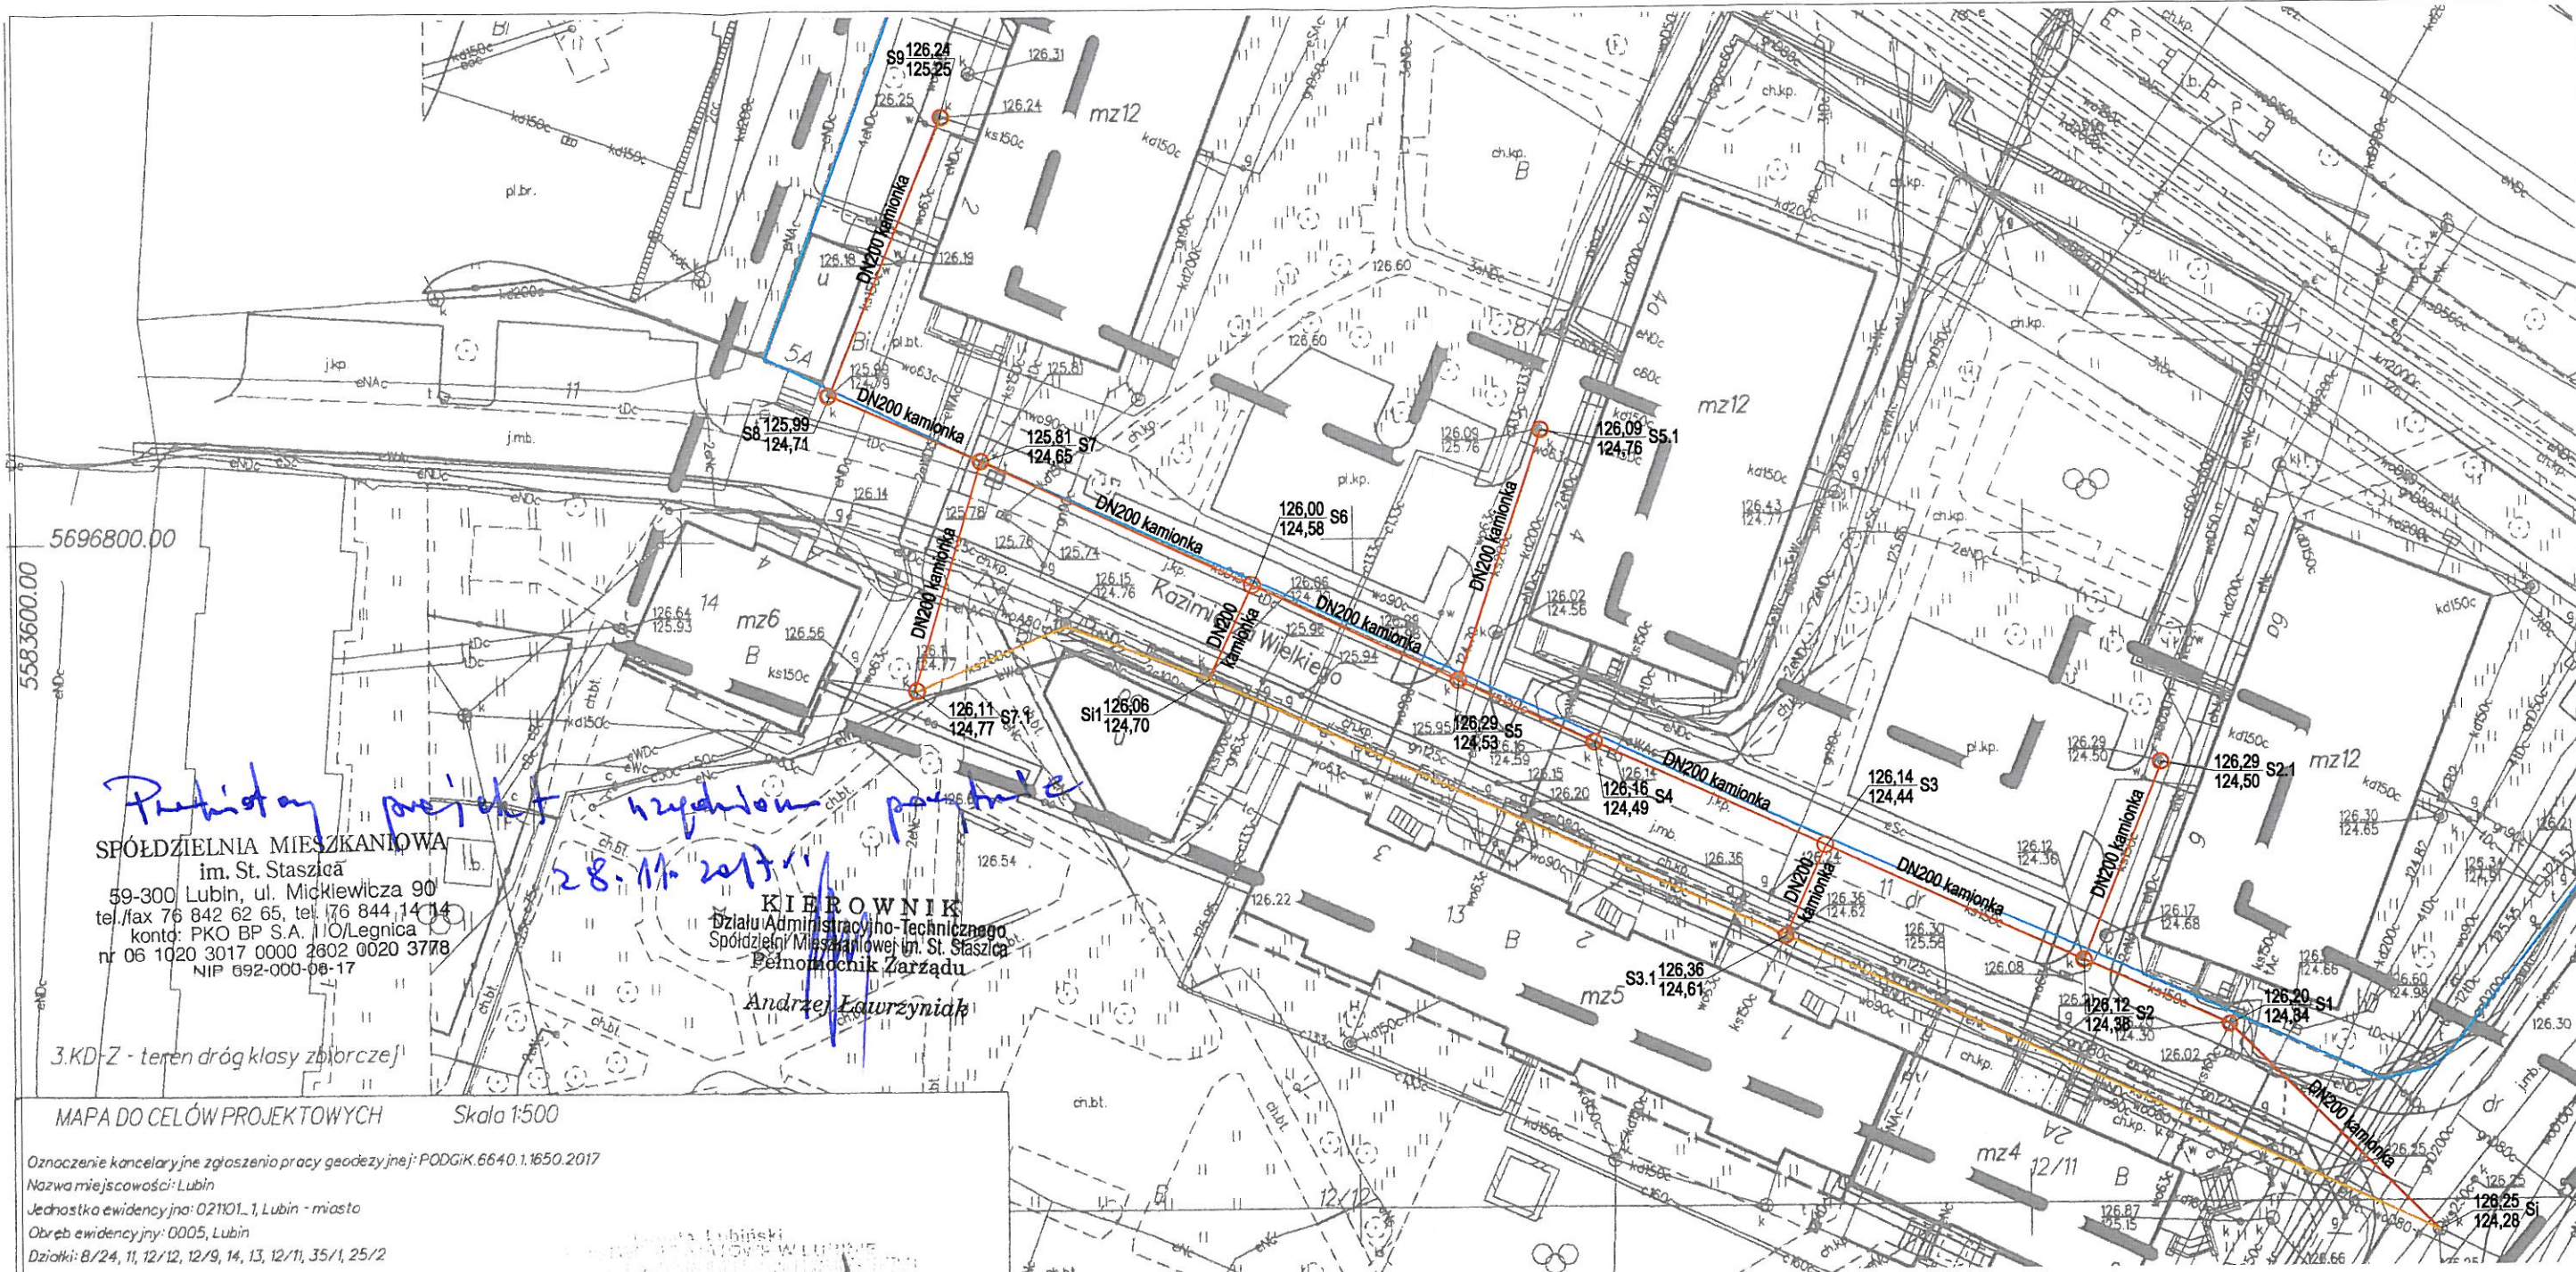

Przebieg projektu wytyczony punkty

28.10.2017

KIEROWNIK
Działu Administracyjno-Technicznego
Spółdzielni Mieszkaniowej im. St. Staszica
Pełnomocnik Zarządu
Andrzej Laurzyński

MAPA DO CELÓW PROJEKTOWYCH

Skala 1:500

Oznaczenie kancelaryjne zgłoszenia pracy geodezyjnej: PODGIK.6640.1.1650.2017
 Nazwa miejscowości: Lubin
 Jednostka ewidencyjna: 021101.1, Lubin - miasto
 Obręb ewidencyjny: 0005, Lubin
 Działki: 8/24, 11, 12/12, 12/9, 14, 13, 12/11, 35/1, 25/2
 Sekcja mapy: 5.155.31.18.1.4; 5.155.31.18.1.2
 Układ współrzędnych: "2000"
 Poziom odniesienia: PL - KRON86-NH
 Oznaczenie granic obszaru, który był przedmiotem aktualizacji

2017-1584

04.10.2017 Z up. Starosty lubińskiego
Elżbieta Szwarczka

mgr inż. Krzysztof Obszański
 GEODETA UPRAWNIONY DO ŚWIADCZENIA
 USŁUG GEODEZYJNYCH I KARTOGRAFICZNYCH
 Świad. Nr 1261 z dn. 14.01.2012 wyd. przez GKG
 59-300 Lubin, ul. Jeżynowa 3

LEGENDA

- Proj. sieć kanalizacji sanitarnej
- Istn. studzienka kanalizacji sanitarnej
- Proj. studzienka kanalizacji sanitarnej
- Istn. sieć kanalizacji sanitarnej do wyłączenia z eksploatacji
- wypełnić pianobetonem
- Granica działki

SZMAGARA		Biuro Techniczne "Szmagara" Leszek Szmagara 59-220 Legnica, ul. Rynek 9/IIIp	
Temat	Sieć kanalizacji sanitarnej w ul. Kazimierza Wielkiego		
Adres	Lubin obręb 5 dz. nr 35/1, 11, 8/24, 12/12		
Obiekt	Sieć kanalizacji sanitarnej		
Tytuł rys.	Projekt zagospodarowania terenu		
Inwestor	Miejskie Przedsiębiorstwo Wodociągów i Kanalizacji Sp. z o.o. w Lubinie		
Projektant	mgr inż. Leszek Szmagara specjalność instalacyjna w zakresie sieci, instalacji i urządzeń wodociągowych, kanalizacyjnych, ciepłych, wentylacyjnych i gazowych nr ewid. 38/82/Lw, 138/90/Lw, 10/93/Lw		
Opracowała	mgr inż. Agnieszka Piekielna <i>Agnieszka Piekielna</i>		
Sprawdził	inż. Stefan Augustyn specjalność instalacje i sieci sanitarne nr ewid. 157/70 i Kn -178/72 <i>Stefan Augustyn</i>		
Stadium	projekt budowlany i wykonawczy	Data	24.10.2017
Branża	instalacje sanitarne	Skala	1:500
		Nr rys.	1

Usługi Geodezyjno-Kartograficzne
GEOPROJEKT
 mgr inż. Krzysztof Obszański
 59-300 Lubin, ul. Wyzwalczyńskiego 14B/1
 tel. 768475747, kom. 7691367735
 Id. 391026641 NIP 924 162-32-10

Nazwa i imię i nazwisko wykonawcy oraz data podpis

Geodeta uprawniony, nr uprawnień, podpis