


Rzut parteru

Skala 1:100

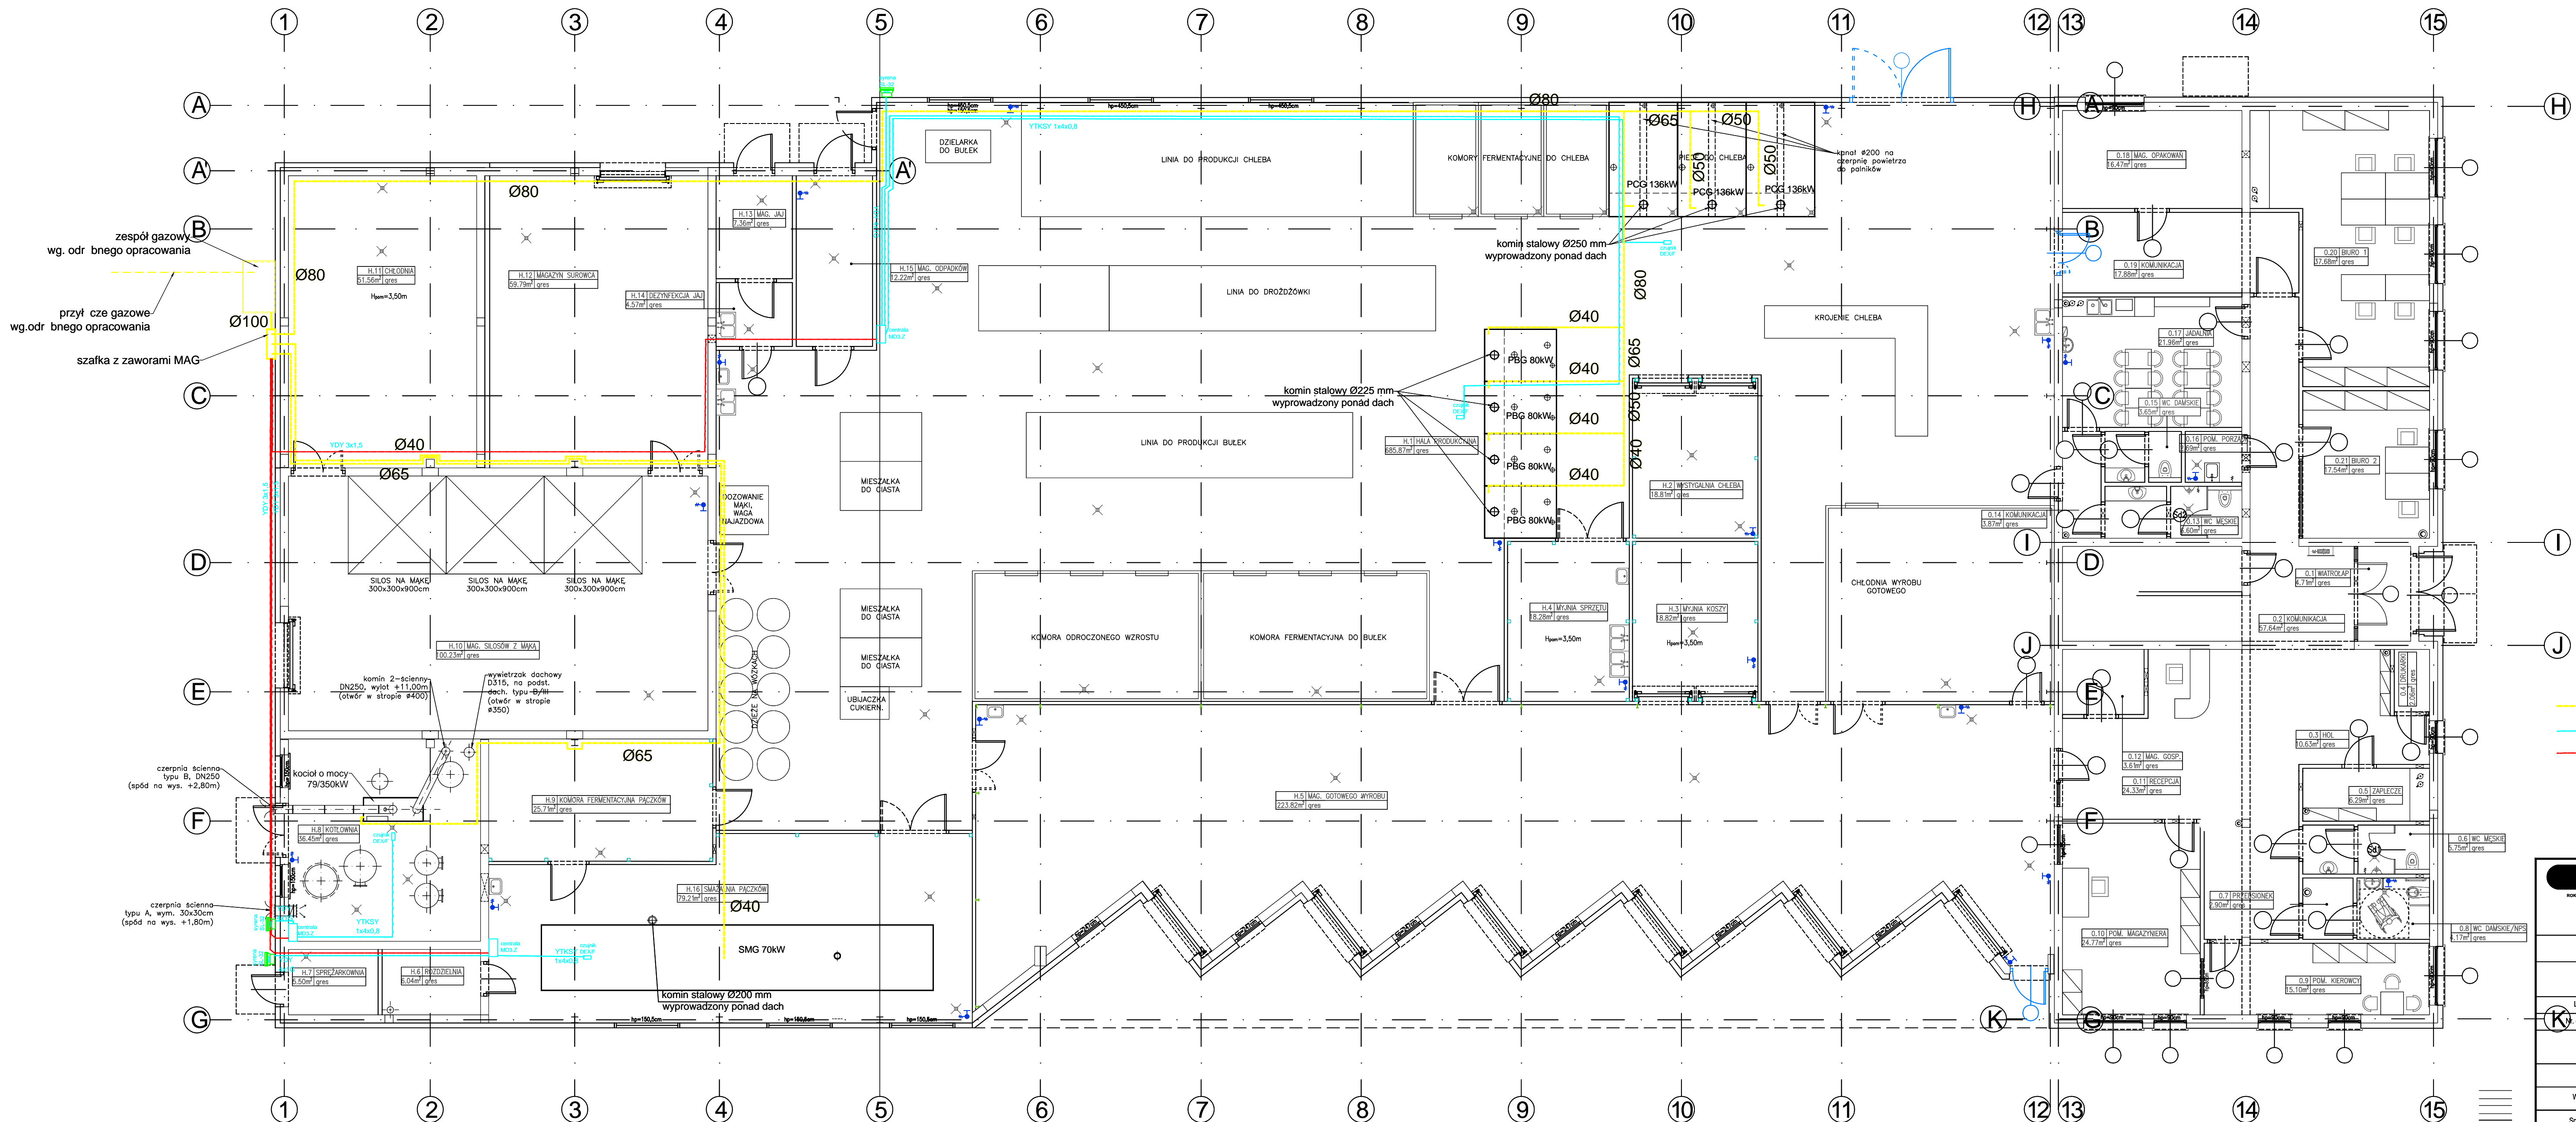

Legenda:

- proj. instalacja gazowa
 - proj. przewody instalacji bezpieczeństwa aktywnego
 - proj.przewód NN zasilający zawór szybkozamykający
- KGP - kocioł gazowy
- SMG - smaltownik do pieców
- PCG - piec piekarniczy - chleb
- PBG - piec piekarniczy - bułki

RZUK ZADANIE		BIURO PROJEKTOW BUDOWNICTWA OGÓLNEGO I PRZEMYSŁOWEGO „PROFIL” Sp.z o.o.	
		15-879 Bydgoszcz, ul. Stoczna 15 tel./ Fax: (0-52) 744 172 tel. fax: (0-52) 742 69 43, e-mail: profil@zabeta.com.pl konto: Bank Spółdzielczy O/Białystok 17 8060 0000 0000 5696 2000 0020	
Rysunek:	Rzut parteru	Stadium:	PROJEKT BUDOWLANY
Opis:	BUDOWA KULKYPIARKI WRAZ Z DOZIEMIĄ INSTALACJĄ GAZOWĄ KANALIZACJĄ DESZCZOWĄ Z DZIAŁKĄ SZCZĘTNIŁOWO-ZBORKARSKĄ PODZIEMNĄ O WIELU LAMEN TERENU SIEMASTOSTOMA MIEJSCAM PARKINGOWYM I ZAGOSPODAROWANIEM TERENU	Strona:	PROJEKT GAZOWE
Lokalizacja:	ul. Lawendowa, Białystok	Brana:	instalacje gazowe
Owied. gunt:	DZIAŁKA NR 1742, OBR. B NR 06 - Starostwo Pkd.	Skala:	Data:
Inwestor:	PPH CYMES, Adam Okm ul. Piłnoca 20A 16-400 Suwałki	1:100	17.03.2020
Projektant:	mgr in . Zbigniew wianiewicz Bl-8302	Podpis:	S1
Współpraca:	mgr in . Adrian Michniewicz	Podpis:	
Sprowadzay:	mgr in . Barbara Chilli ska Bl. 28/00	Podpis:	

DOKUMENTACJA CHRONIONA PRAWEM AUTORSKIM zgodnie z ustawą o prawie autorskim i prawach pokrewnych (Dzi.Ust.P. Nr 24, poz.
 3, z dnia 1994 r.), POWOLANE FRAGMENTOWY LUB CAŁOŚCI, BEZ ZGODY AUTORA PRODUKTU, W Z D R O T
 Dokumentację opracowano w Biurze Projektów BOP PROFIL
 przy użyciu programu Auto CAD R14, w wersji 64-bitowej 644-0018644