


RZUT PIWNICY CZĘŚCI  
BIUROWO–SOCJALNEJ  
skala 1:100

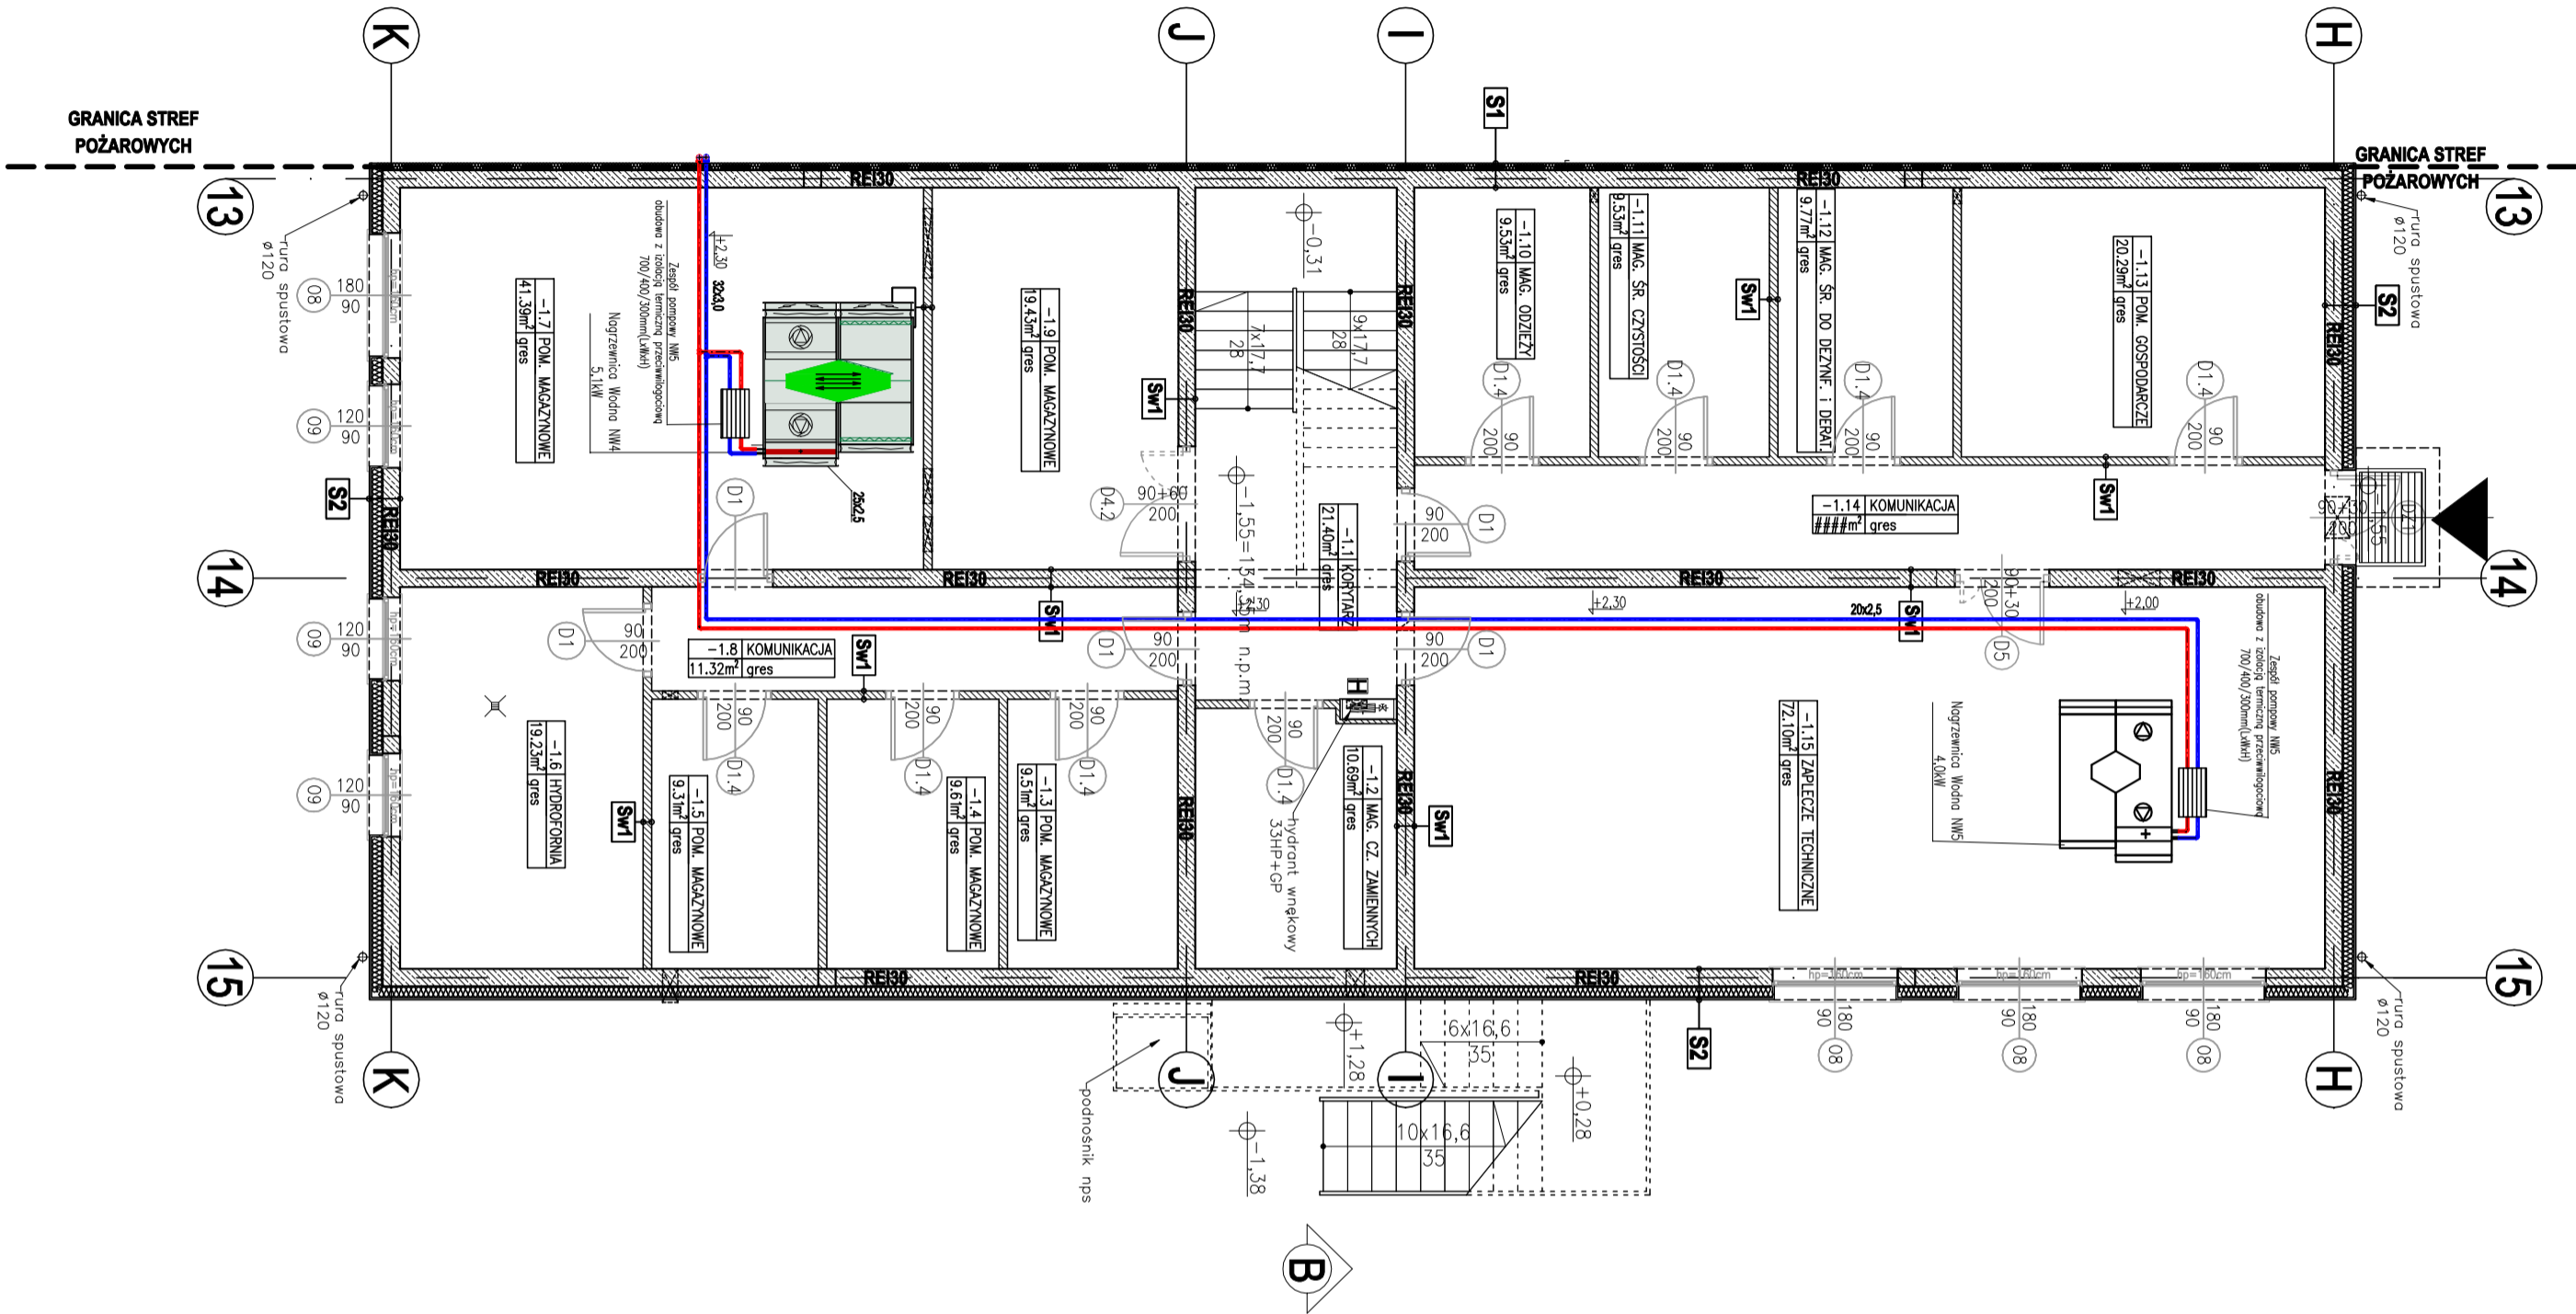

Legenda:

- 40x40 – projektowane rurociągi zasilania i powrotu instalacji c.t.
- piony instalacji c.t.
- nagrzewnica glikolowa o parametrach 65/50°C
- wymiennik ciepła woda–glikol
- kurtyna powietrzna
- naścienna nagrzewnica wodna
- przeponowe naczynie wzbiorcze
- obudowa zespołu pomowego
- obudowa zespołu pomowego
- nagrzewnica N4,N5
- obudowa zespołu pomowego z izolacją
- nagrzewnica N1,N2



BIURO PROJEKTÓW BUDOWNICTWA OGÓLNEGO I PRZEMYSŁOWEGO „PROFI” Sp. z o.o.  
ul. Fric (0-85) 744 17 25, tel. (0-85) 742 29 43, e-mail: profi@profibureau.pl  
Krajowa Izba Gospodarcza Inżynierów 17 8500 0009 0002 5590 2000 0000

Rysunek:	INSTALACJA CIEPŁA TECHNOLOGICZNEGO -			
Obiekt:	RZUT PIWNICY CZĘŚCI BIUROWO - SOCJALNEJ			
Lokalizacja:	Stadium:			
Nr ewid. gm.:	BUDOWNICTWO W ZAKRESIE OGRZEWANIA IENIE, KURACJA OGRZEWANIA IENIE, KUR			