


PRZEDSZKOLE

80-298 Gdańsk, ul. Nowatorów

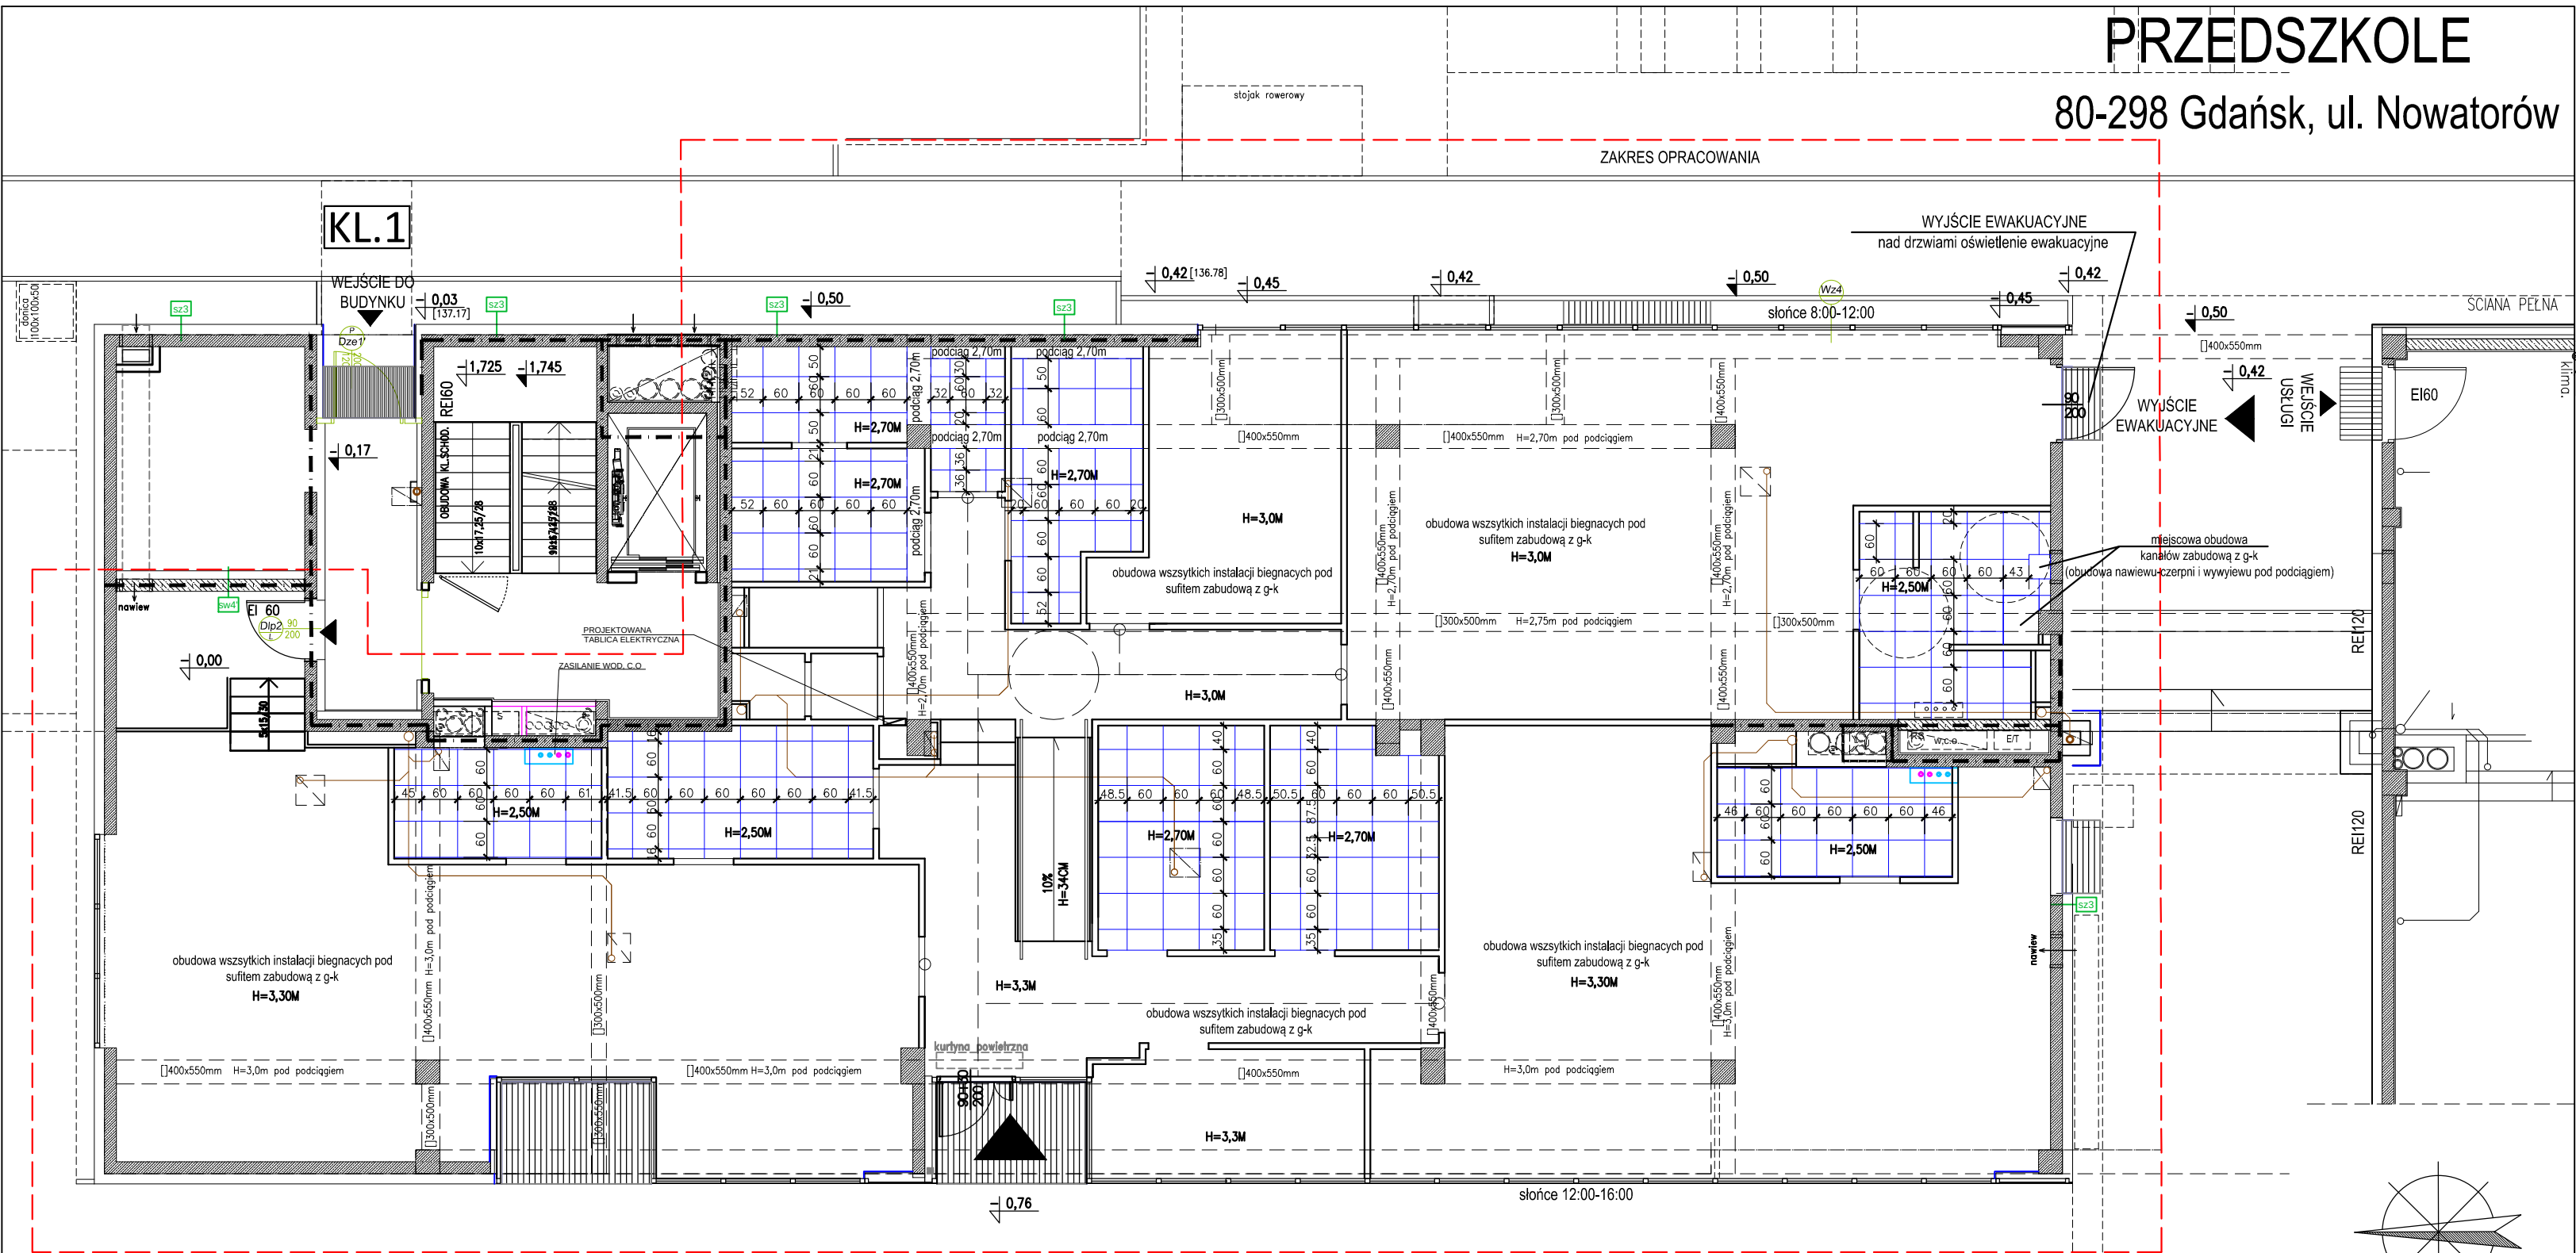

UWAGI:

1. PROJEKT WENTYLACJI MECHANICZNEJ, PROJEKT SANITARNY I ELEKTRYCZNY WG OPRACOWANIA BRANŻOWEGO
2. WSZYSTKIE WYMIARY SPRAWDZIĆ NA BUDOWIE, W RAZIE NIEZGODNOŚCI KONTAKTOWAĆ SIĘ Z PROJEKTANTEM
3. PRZEPUSTY INSTALACYJNE W ELEMENTACH ODDZIELENIA PRZECIWPOŻAROWEGO POWINNY MIEĆ KLASĘ ODPORNOŚCI OGNIOWEJ EI WYMAGANĄ DLA TYCH ELEMENTÓW
4. DOPUSZCZA SIĘ NIEINSTALOWANIE PRZEPUSTÓW DLA POJEDYŃCZYCH RUR INSTALACJI WODNYCH, KANALIZACYJNYCH I OGRZEWczyCH, WPROWADZANYCH PRZEZ ŚCIANY I STROPY DO POMIESZCZEŃ HIGIENICZNO-SANITARNYCH
5. W POMIESZCZENIACH GDZIE NIE MA STROPU PODWIESZANEGO NALEŻY WSZYSTKIE INSTALACJĘ POD STROPEM OBUDOWAĆ PŁYTAMI G-K

LEGENDA

- ZAKRES OPRACOWANIA
- ISTNIEJĄCE ŚCIANY, SŁUPY
- PROJEKTOWANE ŚCIANY G-K NA RUSZCIE STAŁOWYM
- STROP MODUŁOWY 60x60cm np. płyty Rockfon Artic gr. 15mm, montaż na systemie Rockfon System T15A

RZUT PARTERU 1:100
- strop podwieszany -

CA CIESZEWSKI ARCHITEKCI 80-298 Gdańsk ul. Mirachowska 14 tel. +48 506 591 045 www.carch.pl			
Tytuł projektu: PRZEDSZKOLE			
80-298 GDANSK, UL. NOWATORÓW (osiedle Inpro)			
Inwestor: Fundacja Pozytywne Inicjatywy Puck, ul. Przebendowskiego 12			
Tytuł rysunku: RZUT PARTERU - SUFITY PODWIESZANE			
Projektant: mgr inż. arch. Michał Cieszeński POKK/271/2009 w specj. architektonicznej	Sprawdza: mgr inż. arch. Barbara Zryk 1072/Gd/83 w specj. architektonicznej		
Opracowanie: mgr inż. arch. Karolina Cieszeńska	Wzrost: -	Wzrost: -	Wzrost: -
Skala: 1:100	Rekcja: 02	Data: 11.2020	A-03