



Rzut instalacji wod-kan

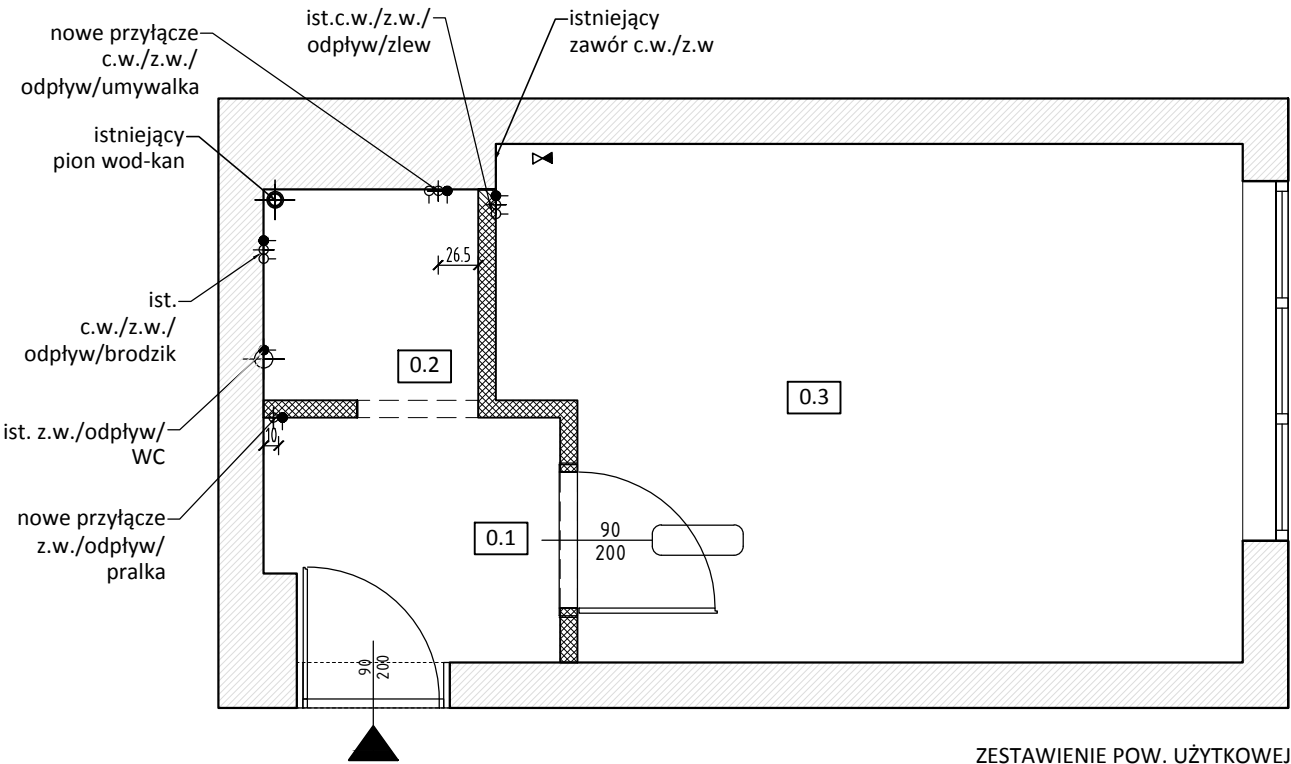

ZESTAWIENIE POW. UŻYTKOWEJ

0.3	pokój z aneksem	0.1	hol wejściowy
16,07 m2	H ist= 3,06m	3,05 m2	H ist= 3,06m
SUMA : 21,10m2		0.2	łazienka
		1,98 m2	H ist= 3,06m

Rzut instalacji elektrycznej

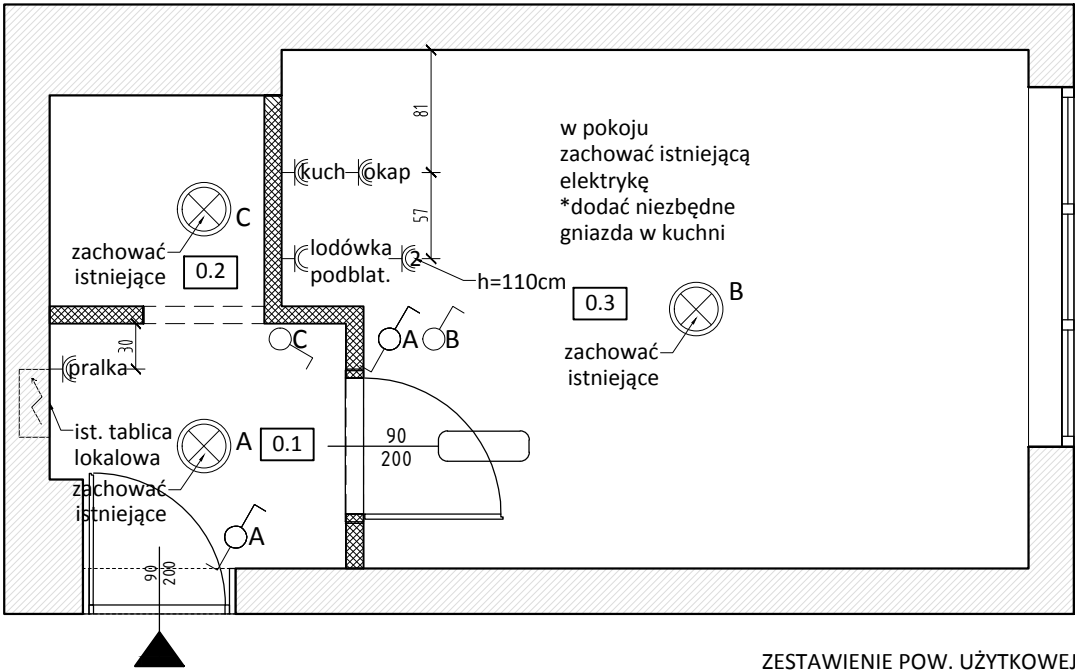

ZESTAWIENIE POW. UŻYTKOWEJ

0.3	pokój z aneksem	0.1	hol wejściowy
16,07 m2	H ist= 3,06m	3,05 m2	H ist= 3,06m
SUMA : 21,10m2		0.2	łazienka
		1,98 m2	H ist= 3,06m

Uwagi ogólne :

1. wszystkie wysokości podane na rys. liczone są od pow. wykończonej posadzki;
2. wszystkie wymiary sprawdzić w naturze na miejscu budowy;
3. wykonując inwentaryzację przyjęto, że posadzki, ściany i stropy są równe, stąd przyjęte wymiary, należy potwierdzić "z natury", a ewent. rozbieżności zgłosić projektantowi;
4. wszelkie rozbieżne z rys. rozwiązania tech., należy skonsultować z projektantem;
5. materiały do ustalenia na etapie realizacji, należy skonsultować z projektantem oraz z rysunkiem : zestawienie materiałów;
6. +/-0,00 -projektowane zero lokalu: poziom istniejącej posadzki wysokiego parteru
7. projekt aranżacji wnętrz należy czytać z zatwierdzoną dokumentacją Projektu Budowlanego obiektu oraz z przynależnymi do niego ekspertyzami, opiniami, pozwoleniami i uzgodnieniami ect.;
8. prace budowlane i wykonawstwo prowadzić zgodnie z obowiązującymi normami, przepisami i zasadami wiedzy technicznej ;

INWESTOR / ZAMAWIAJĄCY:

Fundacja Fundusz Współpracy
ul. Górnośląska 4a
00 - 444 Warszawa

OBIEKT / ADRES:

Projkt aranżacji wnętrz lokalu nr 6
przy ulicy Radomskiej 6
02-323 Warszawa

ARCHITEKTURA:

Cubemaps Studio
Aleksandra Kryut
64-930 Dolaszewo ul. Kasztanowa 32 tel. 601 948 300

Imię i nazwisko:

Autor koncepcji,
opracowanie: mgr inż. arch. Aleksandra Kryut

Podpis:

Nazwa
rysunku:

Rzut mieszkania - schemat instalacji
wod-kan oraz instalacji elektrycznej

Faza:

PROJEKT ARANŻACJI WNEŹTRZ

Branża:

ARCHITEKTURA

Skala:

1:50

Data:

13.12.2020

Nr rys.

A 02

Rewizja: