


UWAGI:

- Izolacja termiczna i akustyczna kanałów:
-przewody wentylacji nawiewnej i wywiewnej usytuowane na dachu odeplić wełną mineralną grubości min 100mm w płaszczu z blachy stalowej ocynkowanej;
-przewody wentylacji nawiewnej (od czerpni do centrali) przebiegające przez pomieszczenia ogrzewane odeplić wełną mineralną o grubości min 100mm laminowaną folią aluminiową;
-przewody wentylacji wywiewnej (od centrali do wyrzutni) przebiegające przez pomieszczenia ogrzewane odeplić wełną mineralną o grubości min 80mm laminowaną folią aluminiową;
-pozostałe przewody wentylacyjne w pomieszczeniach izolować wełną mineralną o grubości min 30mm laminowaną folią aluminiową;

Kratki łączyć z kanałami za pomocą króćców elastycznych dostosowanych do zabudowy (np. sufitu podwieszane, lampy).

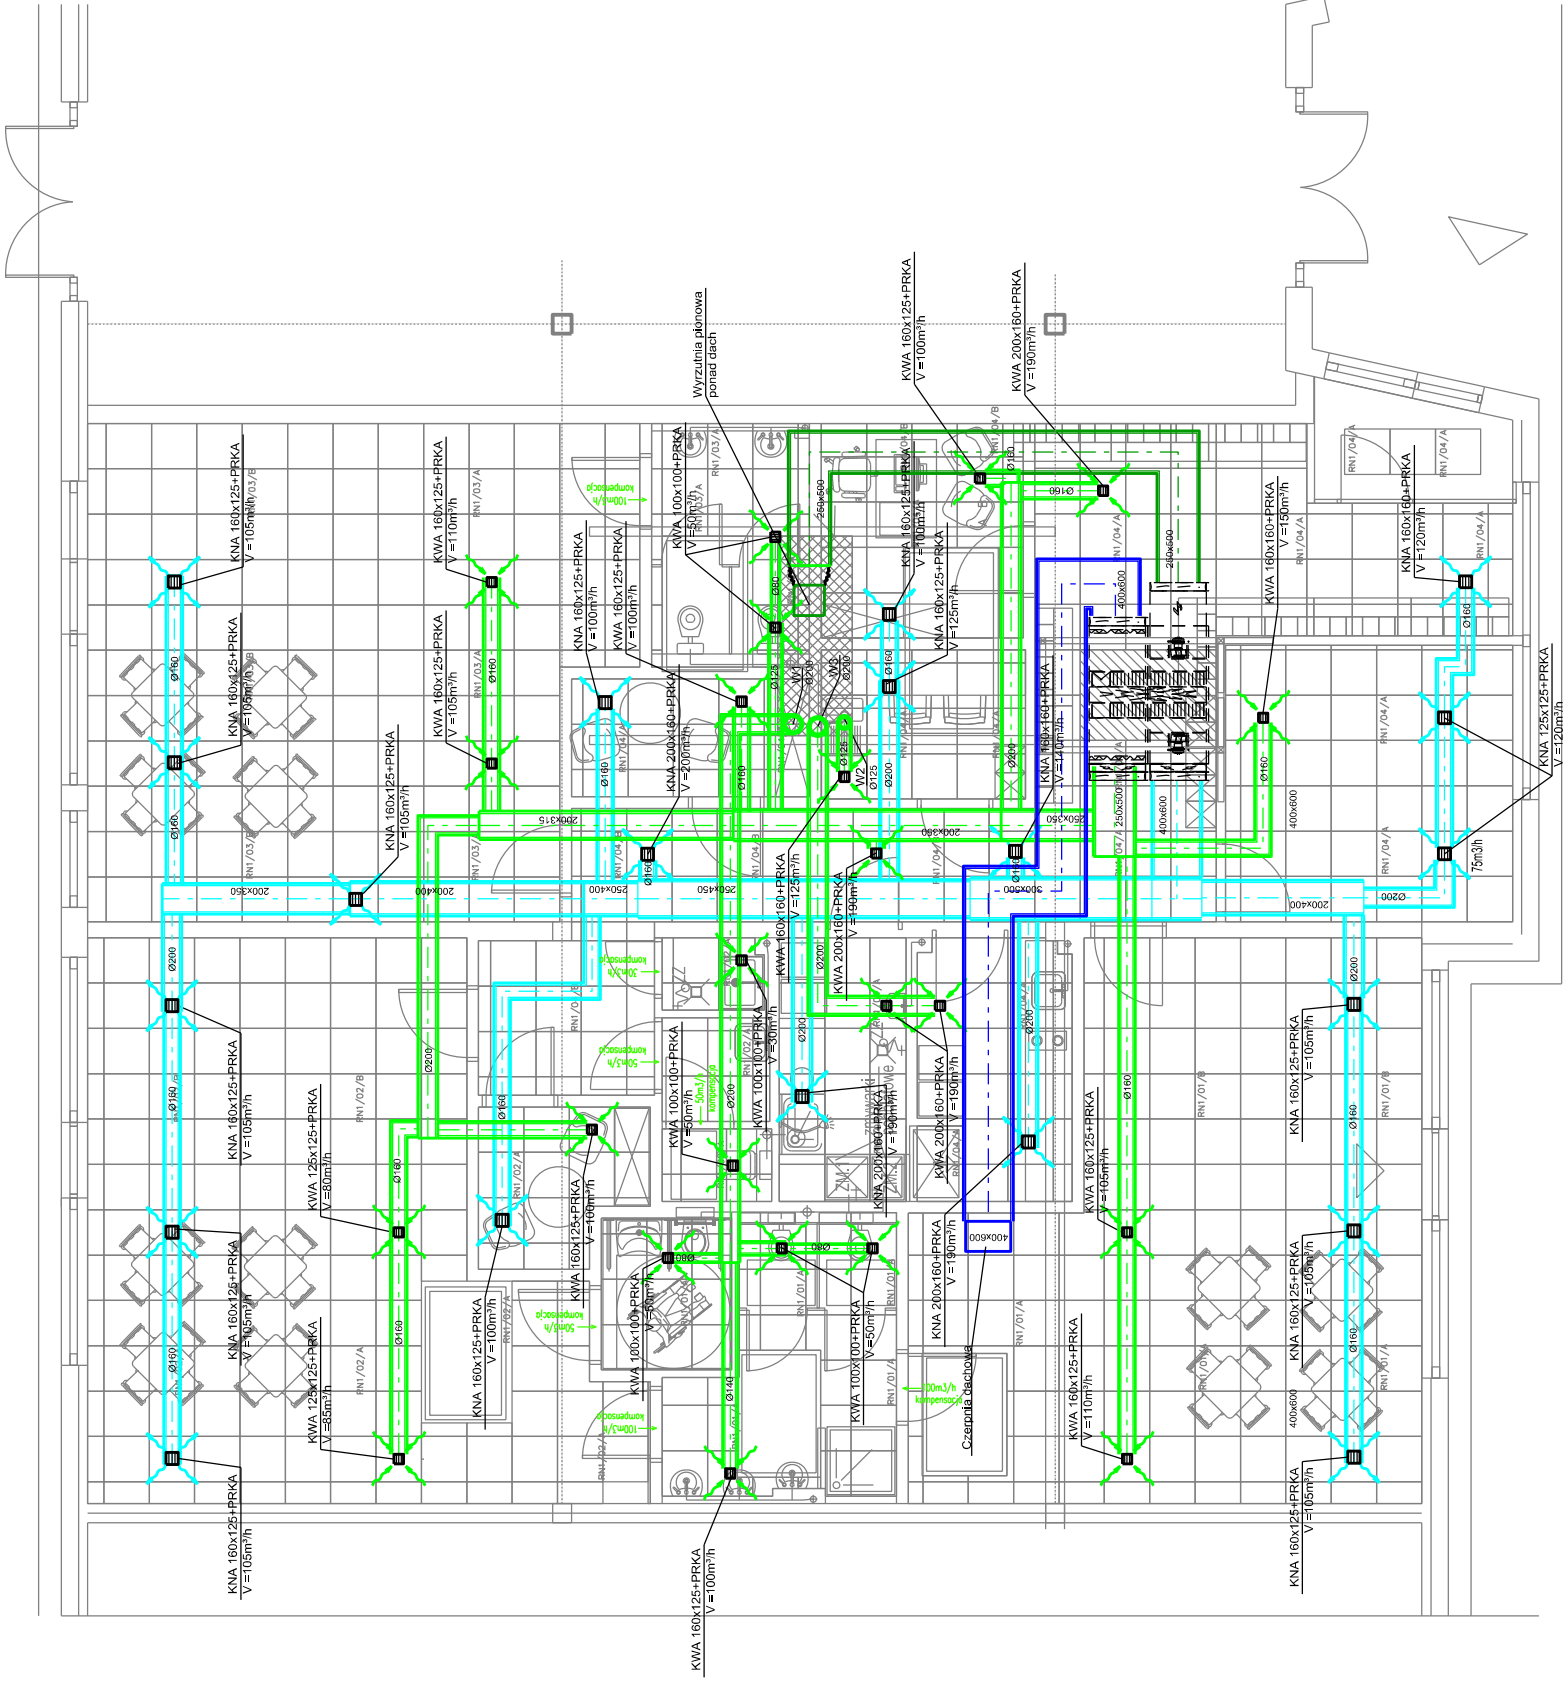

Legenda:

- przewód czerpni
- przewód wyrzutni
- przewód wywiewny
- przewód nawiewny
- wywiew z łazienek wentylator TD-800-200
- wywiew z pom. socjalnego wentylator TD-350-125
- wywiew z wydawki i zmywalni wentylator TD-500-160
- strumień powietrza kompensacyjnego
- kratka wywiewna z przepustnicą- strumień powietrza
- kratka nawiewna z przepustnicą- strumień powietrza

Inwestor: W Szczepieszynie Ewa Masiejczyk - lokalna przedsiębiorca Daniel ul. Szafaranova 20b/2 położonym w Gdyni przy ulicy Gen. Władysława Sikorskiego 2a	Nazwa i adres obiektu: Projekt wykonawczy instalacji aspiacyjnych i wentylacji dla lokalnej przedsiębiorcy Ewy Masiejczyk z siedzibą w parterze budynku - pawilonie handlowo-usługowym położonym w Gdyni przy ulicy Gen. Władysława Sikorskiego 2a
Faza projektu:	PROJEKT WYKONAWCZY
Rysunek:	RZUT PARTERU- wentylacja
Autor opracowania:	mgr inż. Katarzyna Klińska upr. bud. POM/IS/0120/PBS/18
	Skala 1:100
	Data 04. 2021 r.
	Nr rys. S3a



WEJŚCIE GŁÓWNE

WYJŚCIE
EWAKUACYJNE

P_lokalu = 258,7 m2

UWAGA: PRZED PRZYSTĄPIENIEM DO WYTYCZANIA
ŚCIAN DZIAŁOWYCH NALEŻY WSZYSTKIE
WYMIARY SPRAWDZIĆ W RZECZYWISTOŚCI
W PRZEDMIOTOWYM LOKALU.
EWENTUALNE PRZESUNIĘCIA ŚCIAN NALEŻY
UZGODNIĆ Z PROJEKTANTEM

Investor: BARTOSZ DANIEL	Nazwa i adres obiektu: BUDYNEK USŁUGOWY UL. GEN. W. SIKORSKIEGO GDYNIA
Faza projektu:	PROJEKT WYKONAWCZY PRZEDSZKOLE GDYNIA SIKORSKIEGO
Rysunek:	RZUT PARTERU WYMIAROWANIE
Autor opracowania:	JS - ARCHITEKT mgr inż. arch. Jarosław Strójwąg upr. bud. nr PO/KK/051/03
	Skala 1:100
	Data 03.2021 r.
	Nr rys. 2B

