

PROJEKT UZBROJENIA TERENU - SKALA 1:500

MAPA DO CELÓW PROJEKTOWYCH
Skala 1:500

Bydgoszcz, ul. Terasy 2
JEDN.EWID.046101.1.m.BYDGOSZCZ, OBRĘB EWID.046101.1.0098
NUMER SEKCJI MAPY 6193.2015.2.4.4.2
UKŁ.WSP.2000 S.6 UKŁ.WYS.AMSTERDAM
Usługi Geodezyjne i Wycena Nieruchomości
Lucyna Górnikiewicz-Karwowska
85-079 Bydgoszcz ul.Kościuszki 27
MPG.D.422.3537.2017 Data opracowania mapy: 10.10.2017 r.

Nie wykonano ustalenia obciążeń służebnościami gruntowymi.
Nie wyklucza się istnienia w terenie również
urządzeń podziemnych, dla których brak było
informacji branżowych i nie zostały odnalezione
w terenie w czasie inwentaryzacji geodezyjnej.


Zespół Uzgadniania Dokumentacji
Projektowej w Bydgoszczy
Aktualne projektowane sieci uzgadniane w ZUDP
Brak projektowanych sieci w ZUDP

Stan na dzień

Poświadczam, że niniejszy dokument został opracowany
w wyniku prac geodezyjnych i kartograficznych, których
rezultaty zawiera operat techniczny wpisany do ewidencji
materiałów państwowego zasobu geodezyjnego i kartograficznego

MIEJSKA PRACOWNIA GEODEZYJNA w BYDGOSZCZY
Grodzki Ośrodek Dokumentacji
Geodezyjnej i Kartograficznej w Bydgoszczy
Identyfikator ewidencyjny materiału zasobu - operatu
technicznego:
P.0461.


Data wpisania operatu technicznego
do ewidencji materiałów zasobu:
Imię, nazwisko i podpis osoby reprezentującej organ.

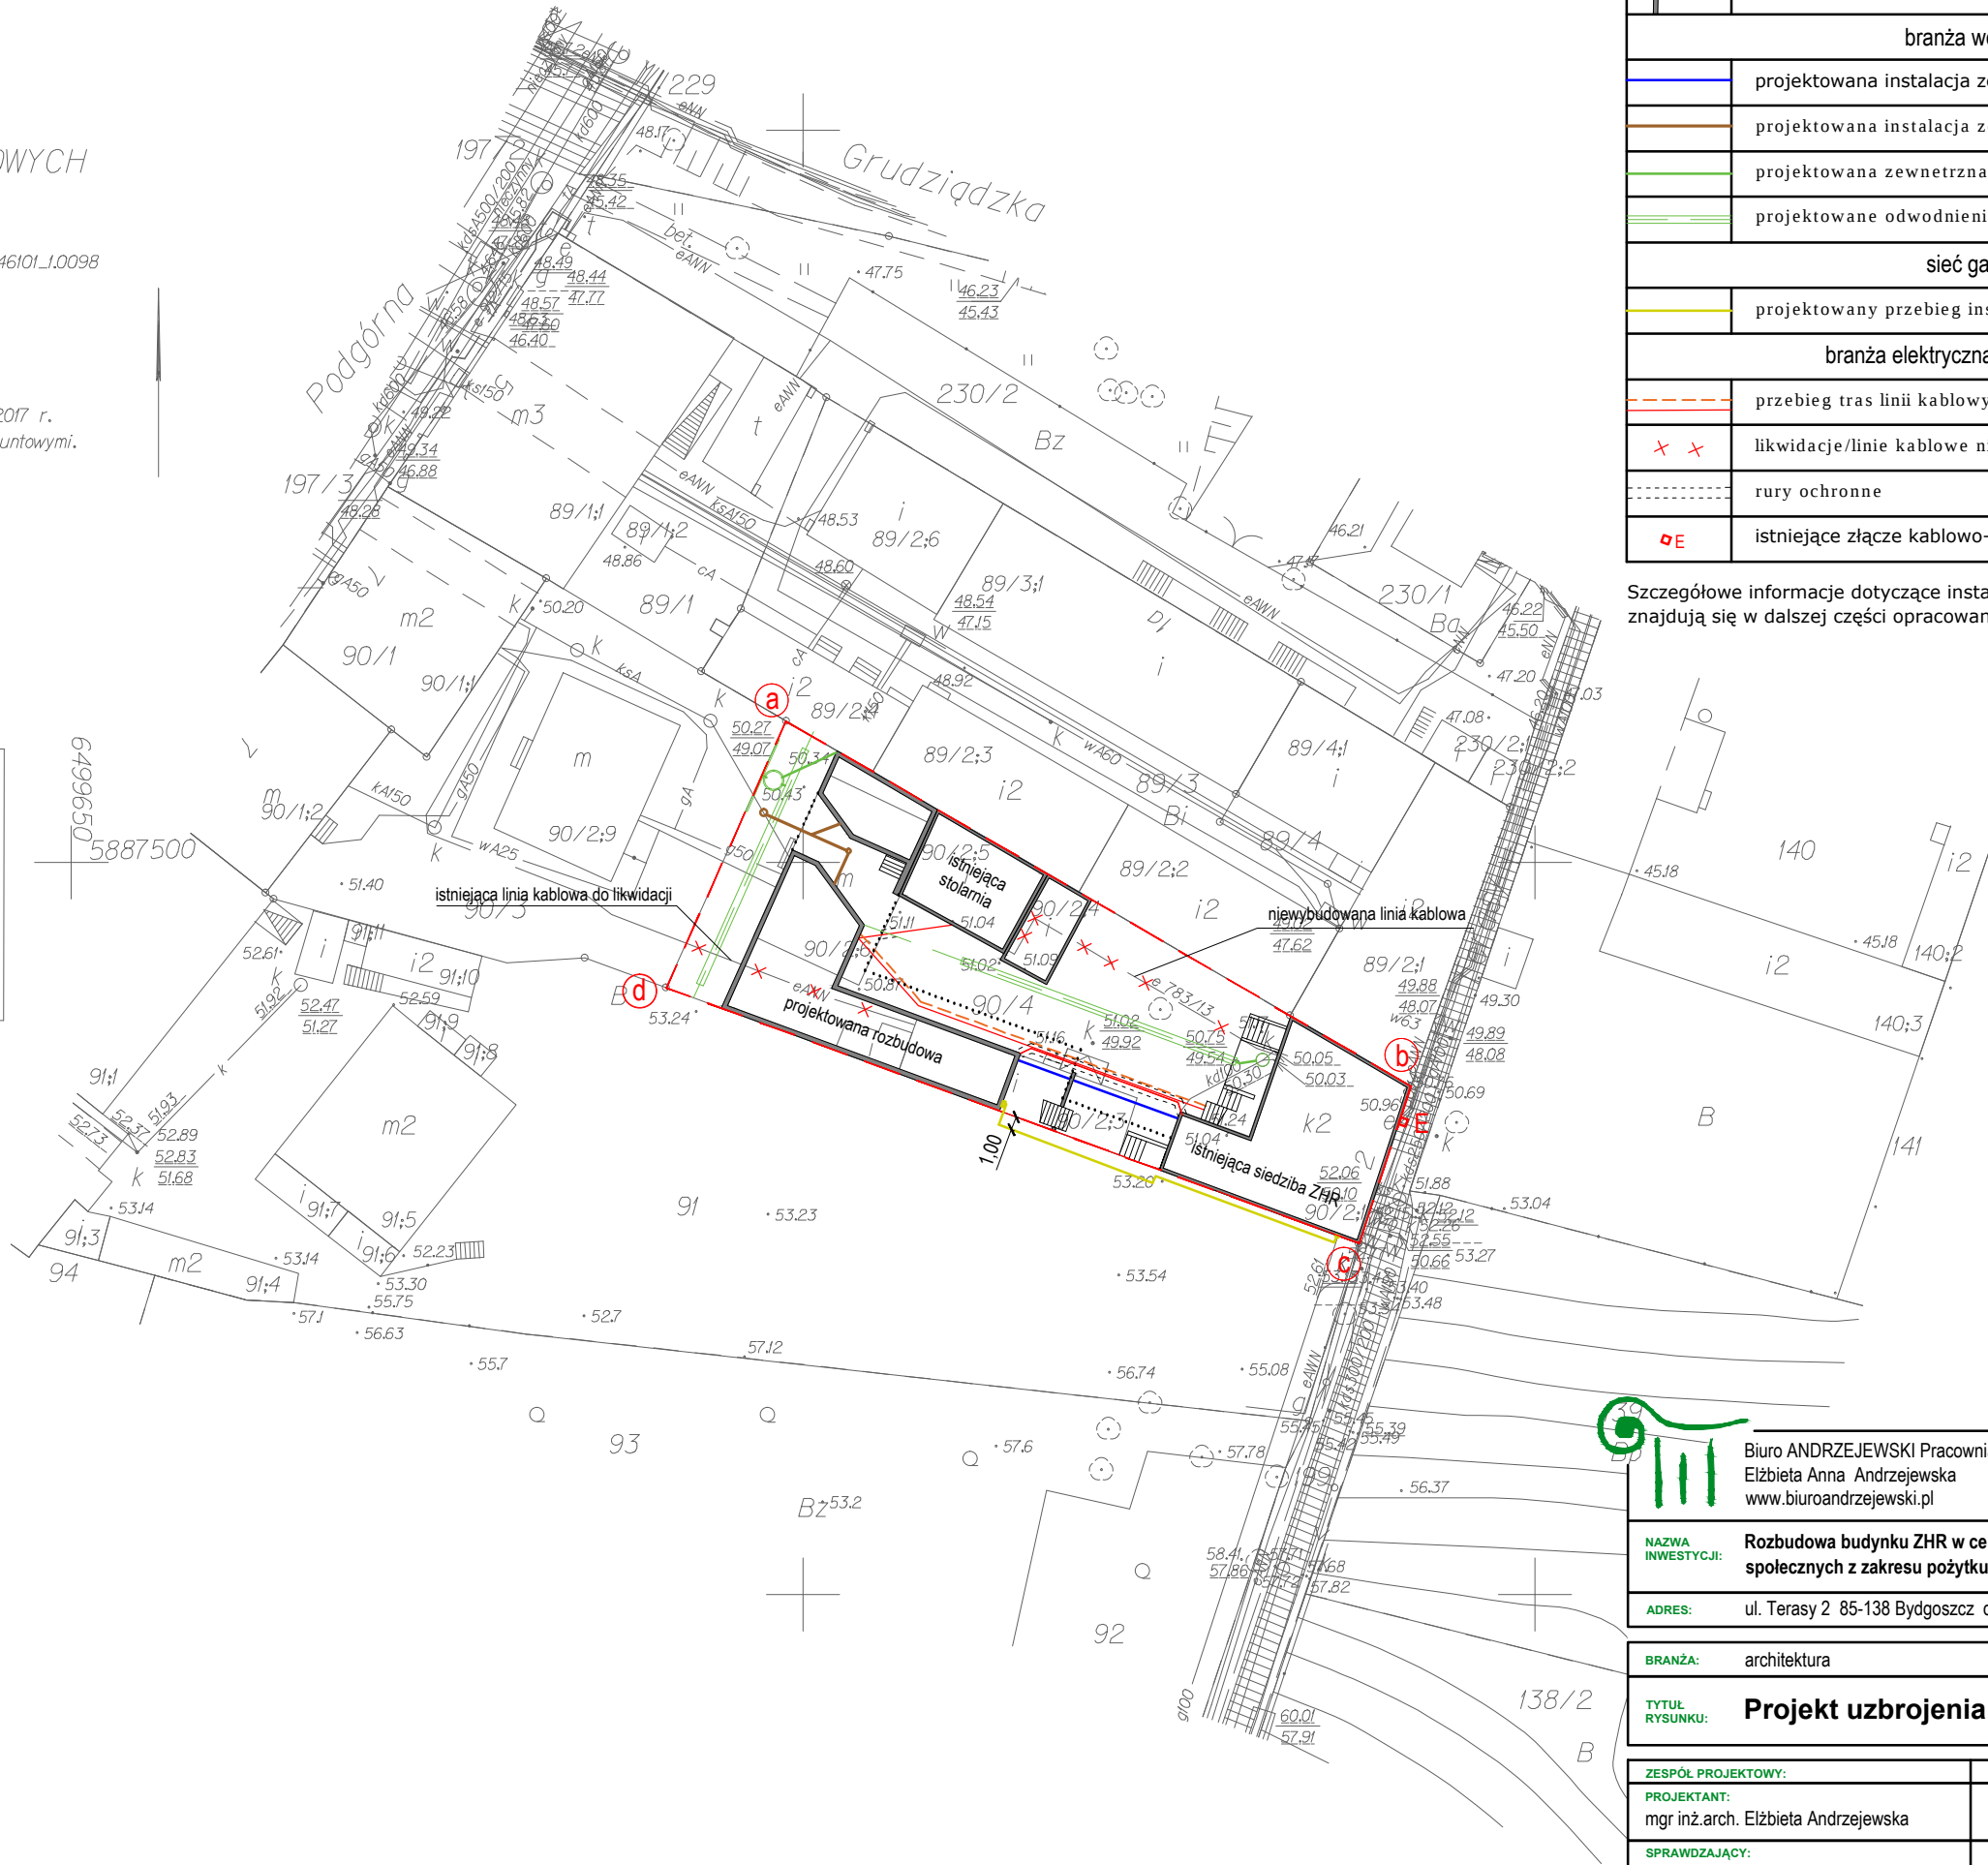

OZNACZENIA:

	obszar objęty opracowaniem a-d
	docelowy układ budynków po rozbudowie
branża wod.-kan.	
	projektowana instalacja zewnętrzna wodociągowa
	projektowana instalacja zewnętrzna kanalizacji sanitarnej
	projektowana zewnętrzna instalacja kanalizacji deszczowej
	projektowane odwodnienie liniowe typu Rigola
sieć gazowa	
	projektowany przebieg instalacji gazu
branża elektryczna i teletechniczna	
	przebieg tras linii kablowych
	likwidacje/linie kablowe niewybudowane
	rury ochronne
	istniejące złącze kablowo-pomiarowe

Szczegółowe informacje dotyczące instalacji branżowych znajdują się w dalszej części opracowania.

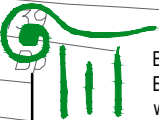

Biuro ANDRZEJSKI Pracownia Projektowa
Elżbieta Anna Andrzejewska
www.biuroandrzejewski.pl
ul. Łowiskowa 20
85-436 Bydgoszcz
tel. 696 061 181

NAZWA INWESTYCJI: Rozbudowa budynku ZHR w celu realizacji ogólnodostępnych działań społecznych z zakresu pożytku publicznego wraz z rewitalizacją otoczenia

ADRES: ul. Terasy 2 85-138 Bydgoszcz dz. ew. nr 90/4 obr.98

BRANŻA: architektura STADIUM: projekt budowlany

TYTUŁ RYSUNKU: Projekt uzbrojenia terenu

ZESPÓŁ PROJEKTOWY:	NUMER UPRAWNIENI:	PODPIS:
PROJEKTANT: mgr inż. arch. Elżbieta Andrzejewska	WBPP-NB-7210/40/81 SPEC. ARCHITEKTONICZNA W ZAKRESIE PEŁNYM	
SPRAWDZAJĄCY: mgr inż. arch. Krzysztof Andrzejewski	WBPP-NB-7210/250/82 SPEC. ARCHITEKTONICZNA W ZAKRESIE PEŁNYM	
DATA: 30.11.2017 r.	SKALA: 1:500	NUMER RYSUNKU: 2/P