



PARTER - POW. UŻYTKOWA		
0.01	WIATROLAP	5,47
0.02	SZATNIA + WÓZKOWNIA	18,91
0.03	HALL	23,34
0.04	WYDAWANIE POSILKÓW	4,27
0.04	ZMYWALNIA	3,84
0.5	KL. SCHODOWA	12,24
0.6	SALA ZABAW	44,46
0.7	ŁAZIENKA	8,55
0.8	POM. PORZĄD.	2,56
		123,64 m ²

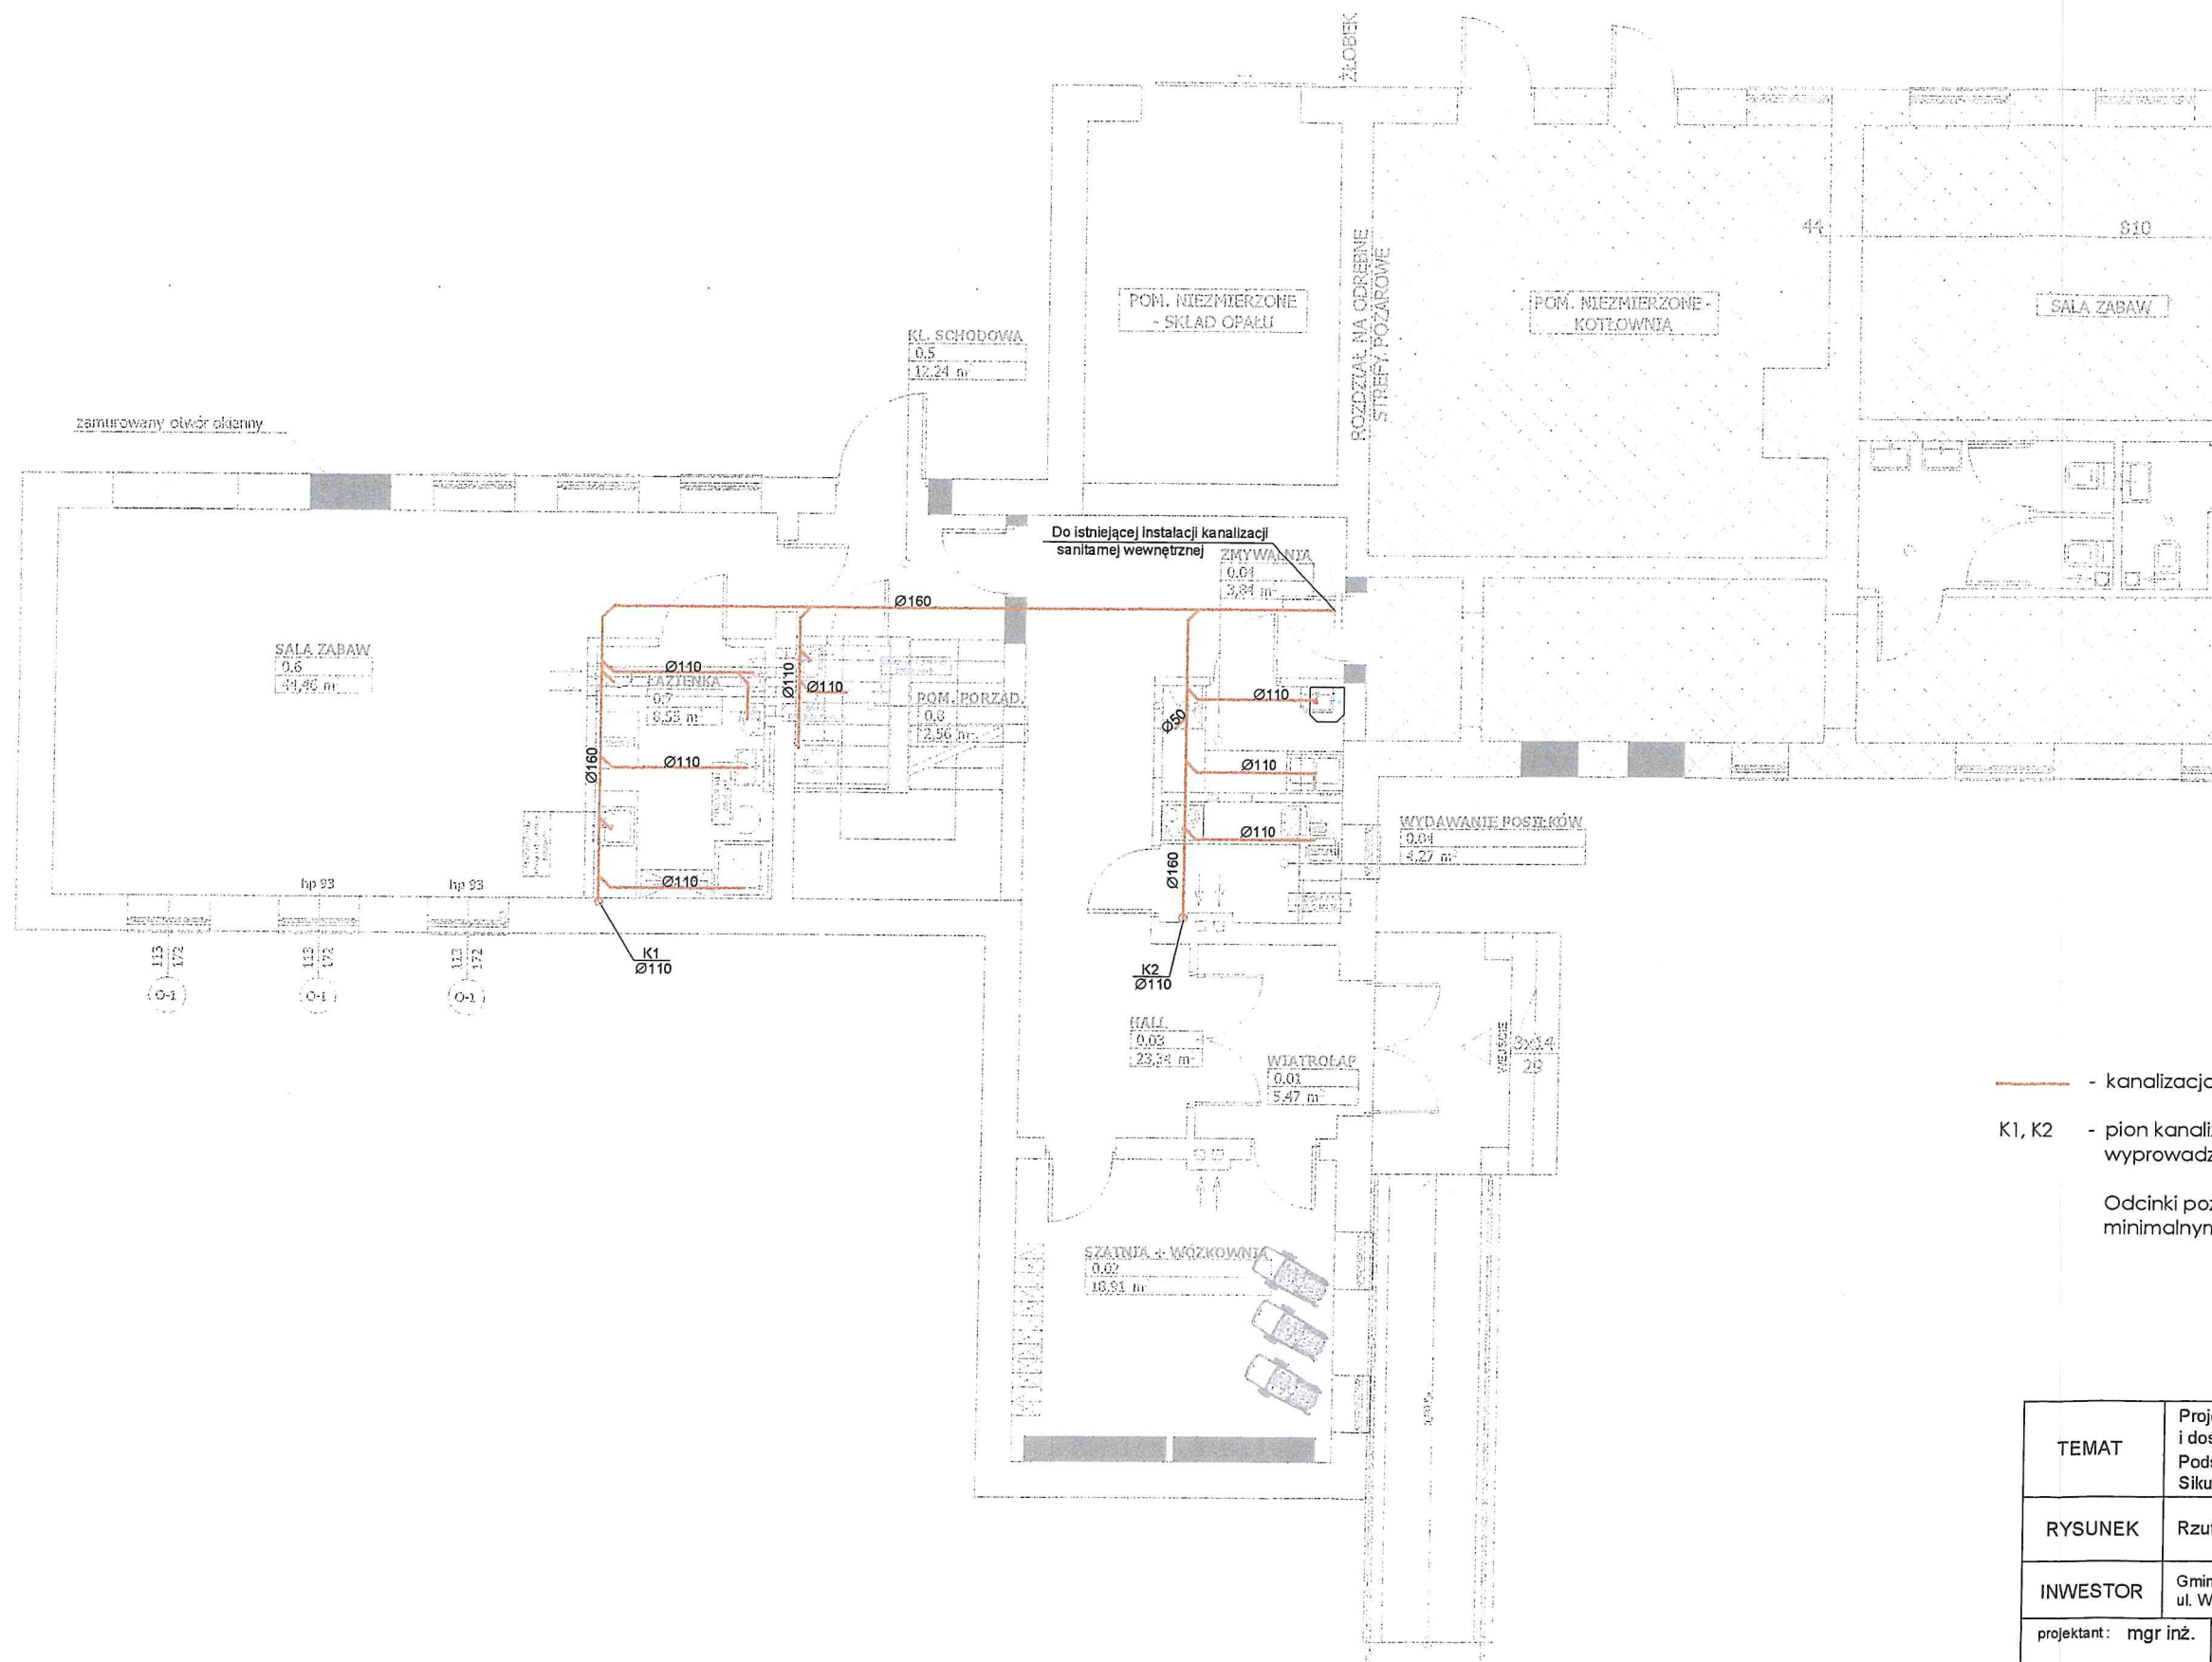

- - kanalizacja sanitarna [PCV]
- K1, K2 - pion kanalizacyjny [PCV], wyprowadzić nad dach i zakończyć wywiewką
- Odcinki poziome kanalizacji układać z minimalnym spadkiem 2,5%.

TEMAT	Projekt zmiany sposobu użytkowania i dostosowania części budynku Szkoły Podstawowej do funkcji Żłobka Sikucin, gm. Szadek, dz. nr ewid. 226		nr rysunku S1
RYСУNEK	Rzut parteru - instalacja kanalizacji sanitarnej		skala 1:100
INWESTOR	Gmina i Miasto Szadek ul. Warszawska 3, 98-240 Szadek		
projektant: mgr inż. Jacek Pluskota	nr uprawnień LOD/2096/PWOS/13	podpis <i>[Signature]</i>	data V - 2021

PARTER - POW. UŻYTKOWA		
0.01	WIATROLAP	5,47
0.02	SZATNIA + WÓZKOWNIA	18,91
0.03	HALL	23,34
0.04	WYDAWANIE POSILKÓW	4,27
0.04	ZMYWALNIA	3,84
0.5	KL. SCHODOWA	12,24
0.6	SALA ZABAW	44,46
0.7	ŁAZIENKA	8,55
0.8	POM. PORZĄD.	2,56
		123,64 m

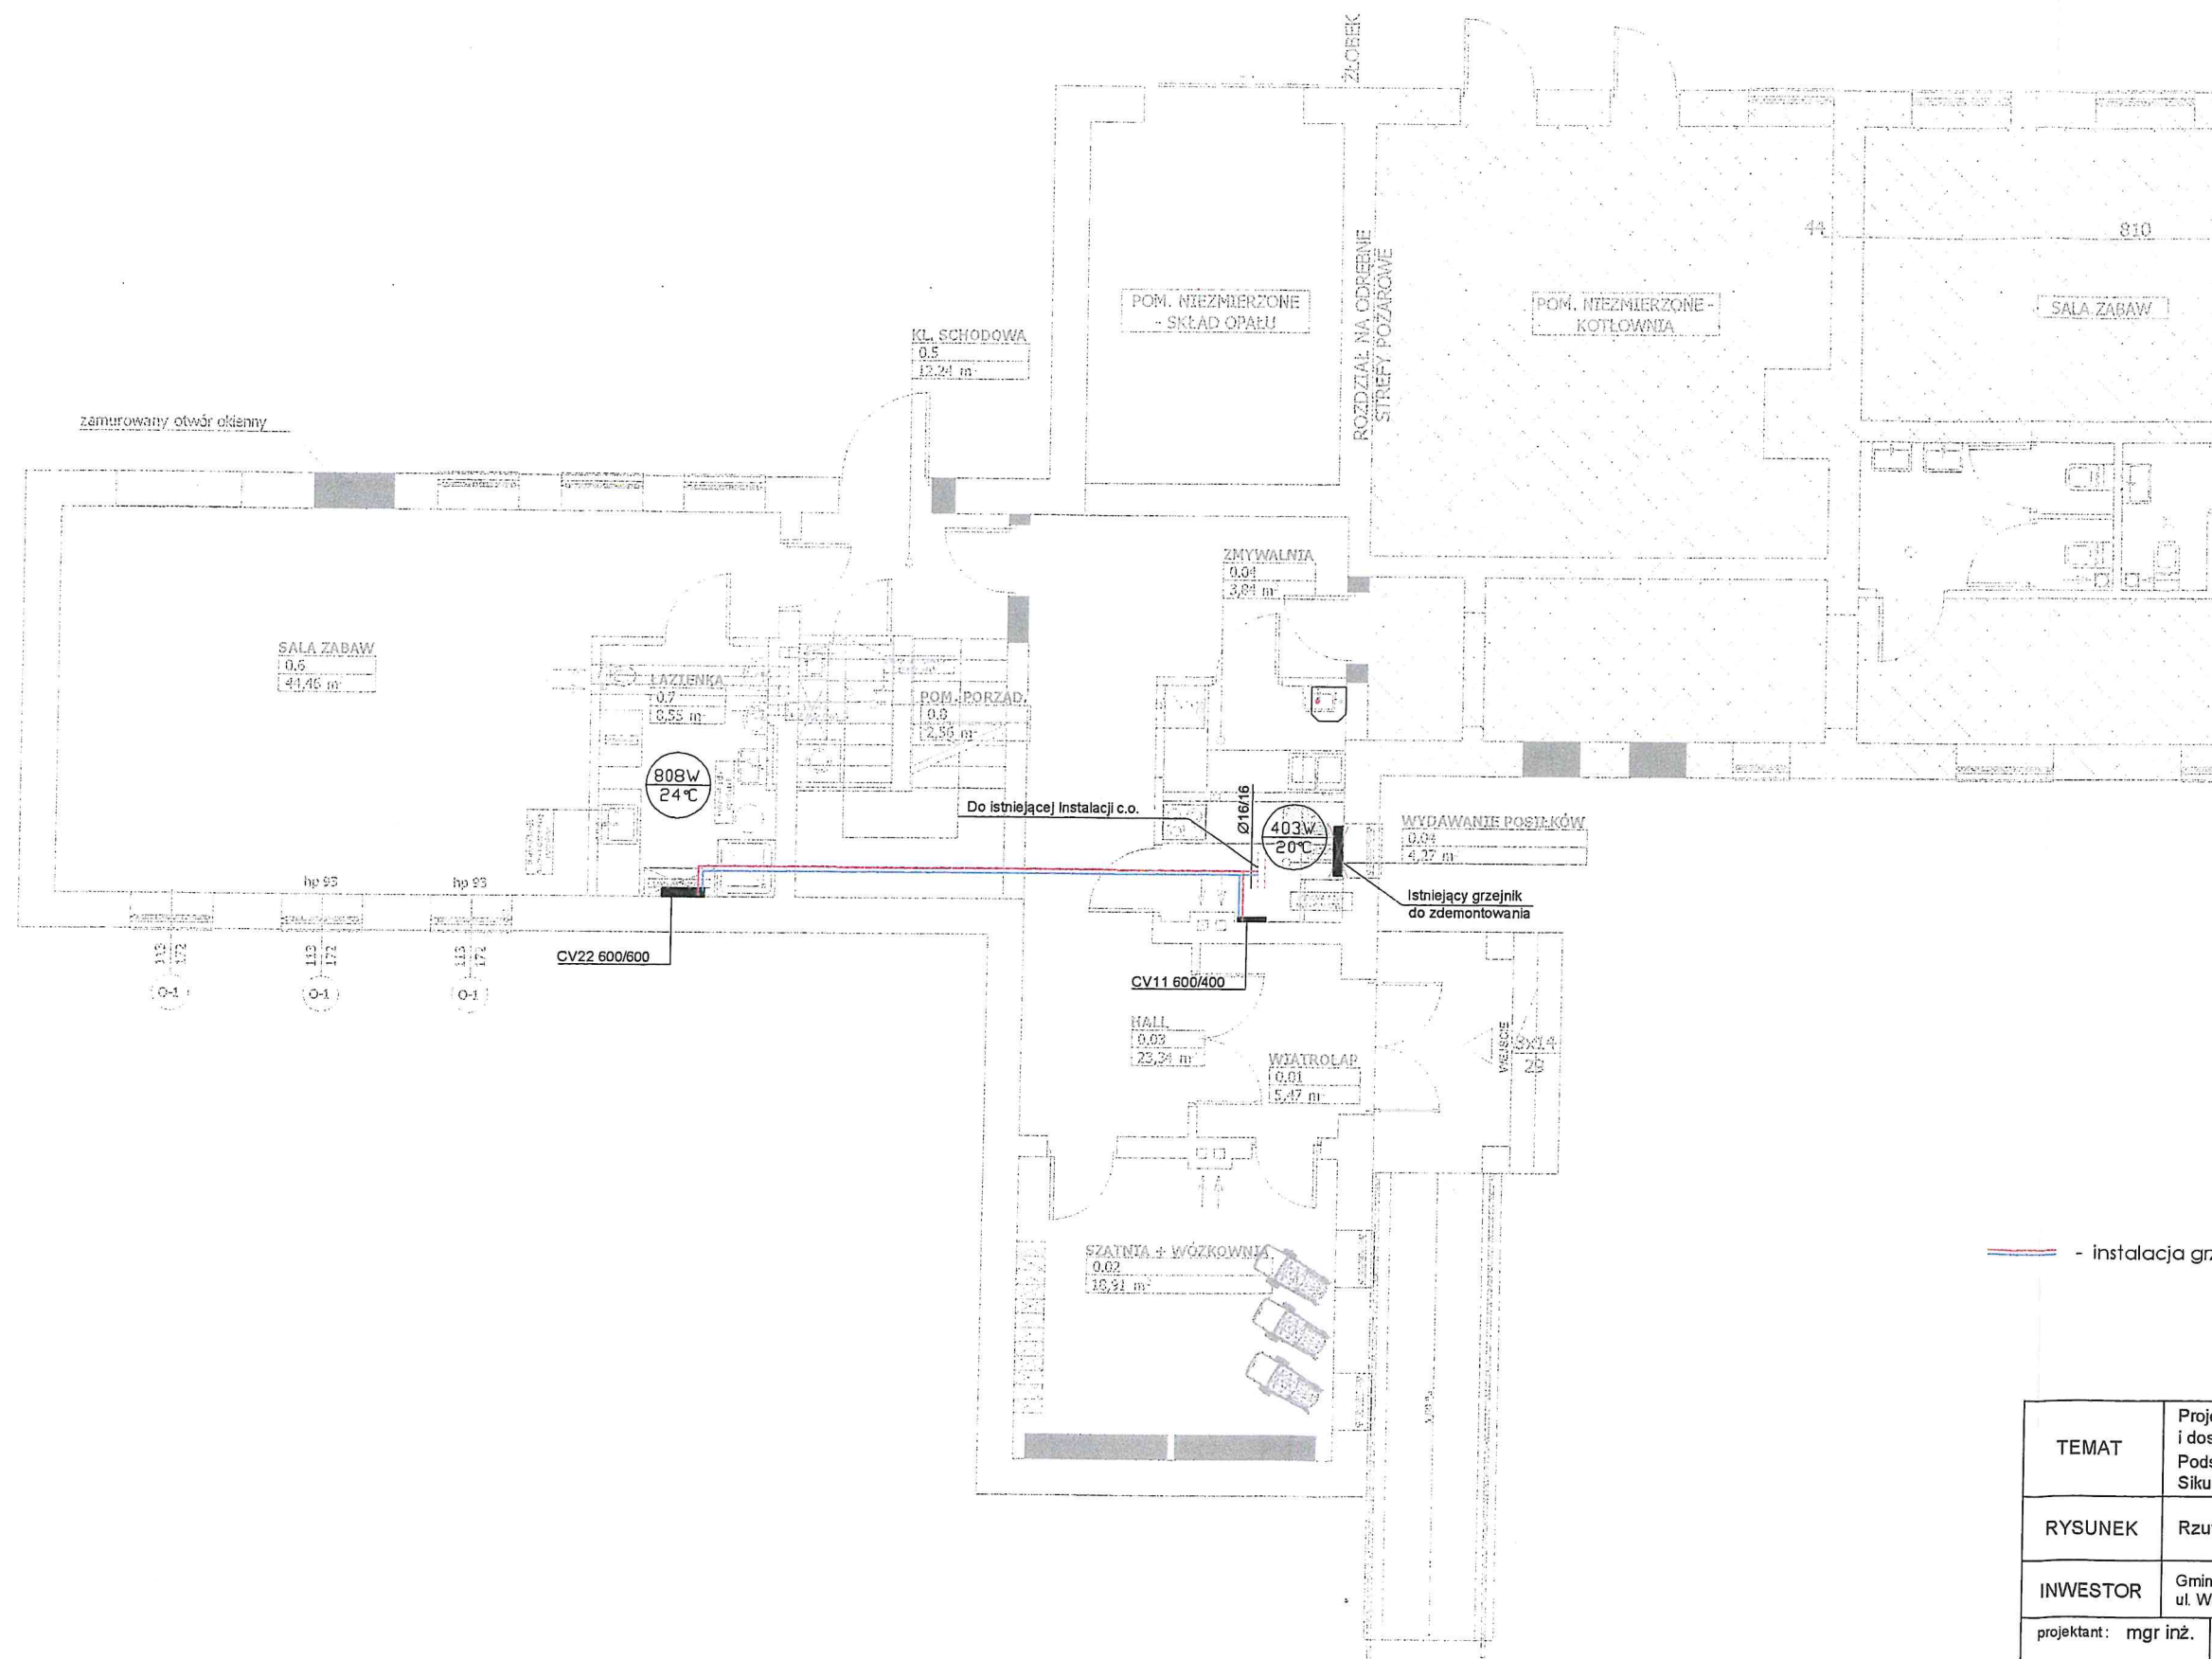

TEMAT	Projekt zmiany sposobu użytkowania i dostosowania części budynku Szkoły Podstawowej do funkcji Żłobka Sikucin, gm. Szadek, dz. nr ewid. 226	nr rysunku	S3
RYSunEK	Rzut parteru - instalacja c.o.	skala	1:100
INWESTOR	Gmina i Miasto Szadek ul. Warszawska 3, 98-240 Szadek	projektant: mgr inż. Jacek Pluskota	nr uprawnień LOD/2096/PWOS/13
		podpis	data V - 2021