


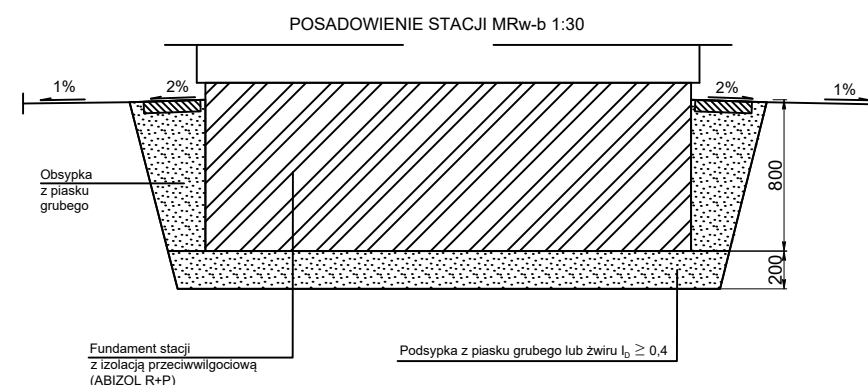
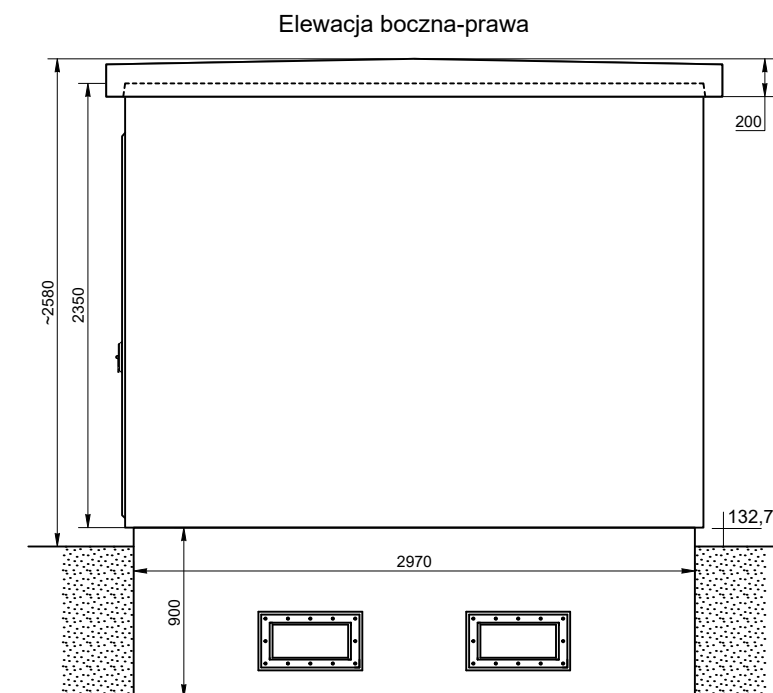
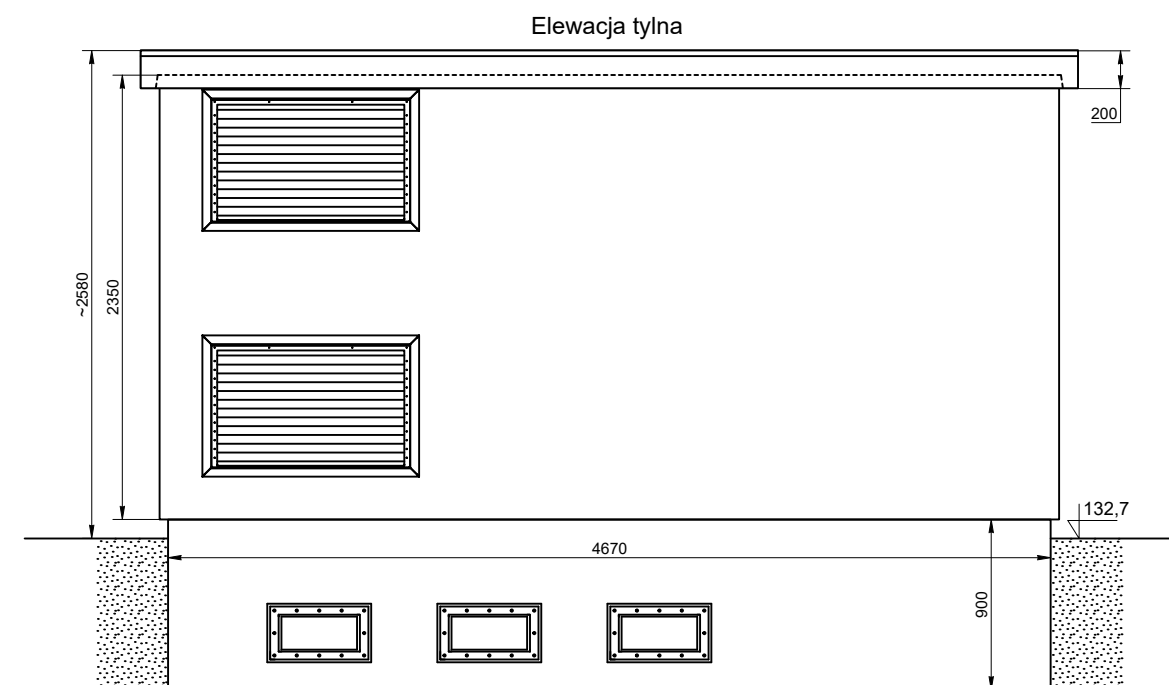


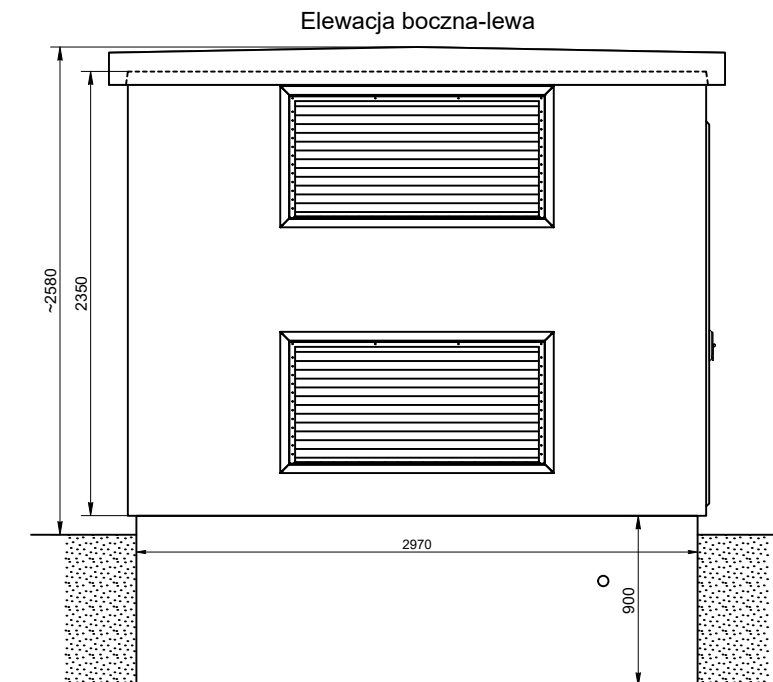

Biowatt S.A. ul. Blacharska 2, 61-006 Poznań tel/fax 061 855 35 90			
Zamawiający / Inwestor: AGROFERM Sp. z o.o. Grąbkowo 73 63-930 Jutrosin		Obiekt: Budowa biogazowni rolniczej o mocy 499 kW w miejscowości Węgrzynów	
Lokalizacja: Działka o nr ewid.: 97/5 Miejscowość: Węgrzynów, Gmina: Milicz		Tytuł: Elewacje i posadowienie stacji transformatorowej MRw-bpp 20/630-3	
Autorzy: IMIĘ i NAZWISKO, UPRAWNIENIA		DATA/PODPIS: 03.2018	
Projektował: mgr inż. Marek Piwarski, upr. nr 180/88/Pw w specjalności instalacyjno-inżynierskiej w zakresie instalacji elektrycznych		Faza: PROJEKT BUDOWLANY	
Opracował: mgr inż. Marcin Piekarski		Skala: 1:40 Branża: ELEKTRYCZNA	
		Numer projektu: PB/AGROFERM/2018 Nr rysunku: PB_E_1	

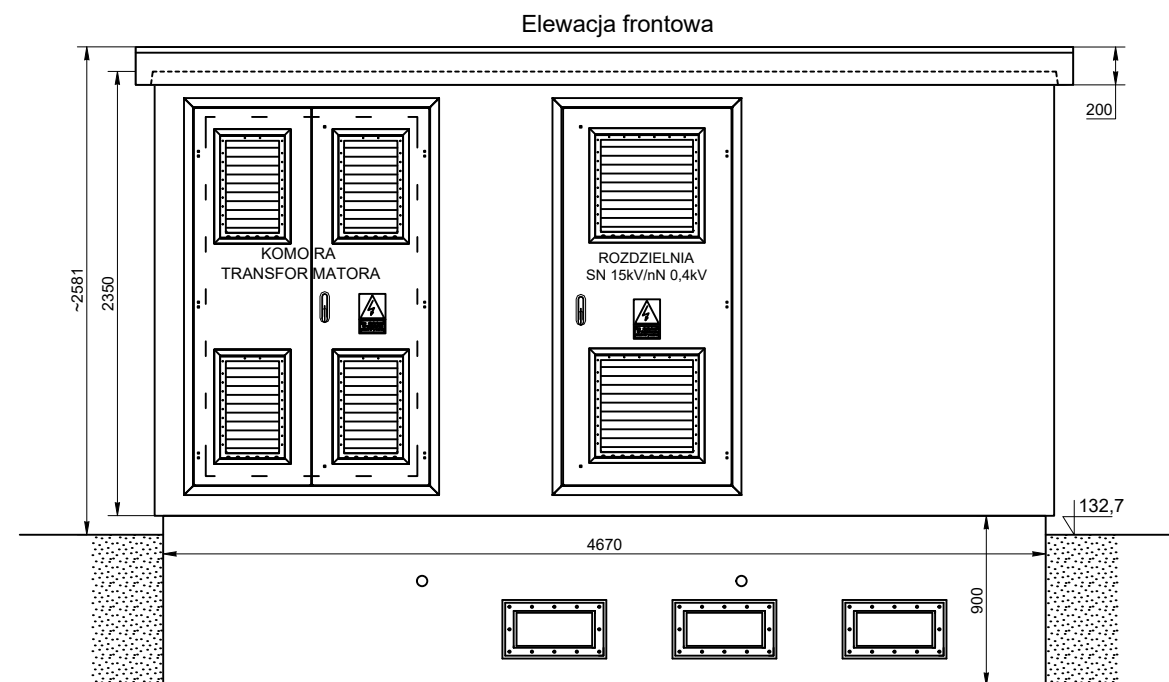

Biowatt S.A. ul. Blacharska 2, 61-006 Poznan tel/fax 061 855 35 90 		
Zamawiający / Inwestor:	AGROFERM Sp. z o.o. Grabkowo 73 63-930 Jutrosin	Objekt : Budowa biogazowni rolniczej o mocy 499 kW w miejscowości Węgrzynów
Lokalizacja:	Działka o nr ewid.: 97/5 Miejscowość: Węgrzynów, Gmina: Milicz	
Autorzy :	IMIĘ I NAZWISKO, UPRAWNIENIA	Tytuł : Rzut z góry, rozmieszczenie urządzeń stacji transformatorowej
Projektował:	mgr inż. Marek Piwarski, upr. nr 180/88/Pw w specjalności instalacyjno-inżynierskiej w zakresie instalacji elektrycznych	
Opracował:	mgr inż. Marcin Plekarski	
		Data/ Podpis: 03.2018
		Data: 03.2018
		Faza : PROJEKT BUDOWLANY
		Skala : 1:30 Branża : ELEKTRYCZNA
		Numer projektu: PB/AGROFERM/2018 Nr rysunku: PB_E_2

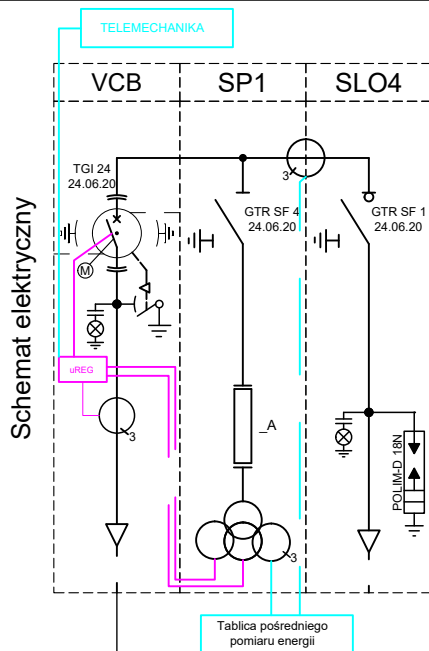


Rozdzielnica SN
typu **ROTOBLOK SFVCB**
prod. ZPUE S.A.

$U_r = 17,5 \text{ kV}$
 $I_r = 630 \text{ A}$
 $I_k = 20 \text{ kA (1s)}$
 $I_p = 50 \text{ kA}$

UWAGA:

Schemat stanowi jedynie koncepcję zasilania. Szczegółowy projekt przyłączeniowy należy uzgodnić z Tauron Dystrybucja S.A. (wg. odrębnego opracowania)

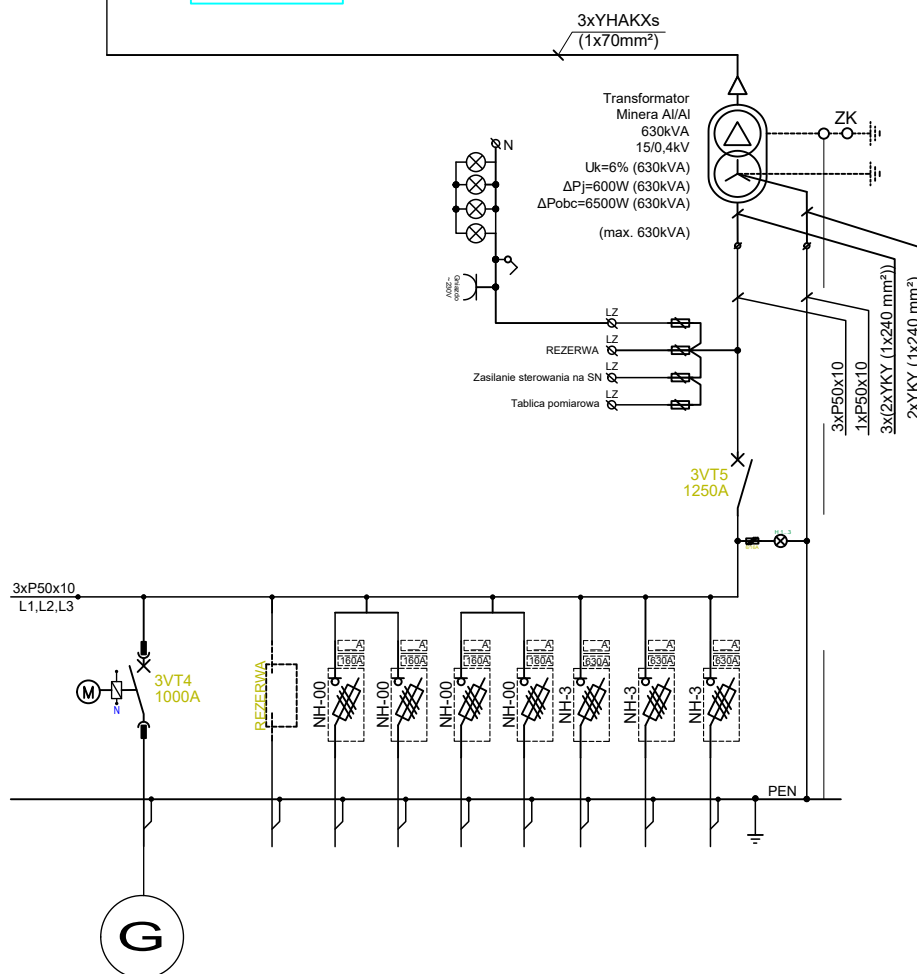


Biowatt S.A.
ul. Blacharska 2, 61-006 Poznań
tel/fax 061 855 35 90




Zamawiający / Inwestor:	AGROFERM Sp. z o.o. Grąbkowo 73 63-930 Jutrosin	Objekt:	Budowa biogazowni rolniczej o mocy 499 kW w miejscowości Węgrzynów	
Lokalizacja:	Działka o nr ewid.: 97/5 Miejscowość: Węgrzynów, Gmina: Milicz	Tytuł:	Schemat elektryczny stacji transformatorowej	
Autorzy:	IMIĘ i NAZWISKO, UPRAWNIENIA	DATA/PODPIS	03.2018	
Projektował:	mgr inż. Marek Piwarski, upr. nr 180/88/Pw w specjalności instalacyjno-inżynieryjnej w zakresie instalacji elektrycznych	03.2018	Faza:	PROJEKT BUDOWLANY
Opracował:	mgr inż. Marcin Plekarski		Skala:	---
			Branża:	ELEKTRYCZNA
			Numer projektu:	PB/AGROFERM/2018
			Nr rysunku:	PB_E_3


Widok zewnętrzny i gabaryty rozdzielni nN

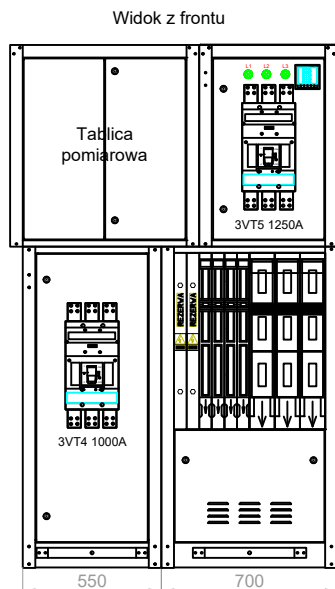


Widok z boku

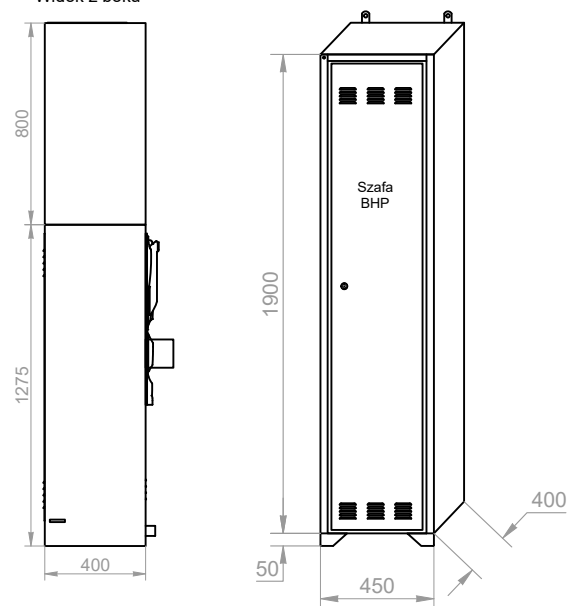

Widok zewnętrzny i gabaryty rozdzielni SN

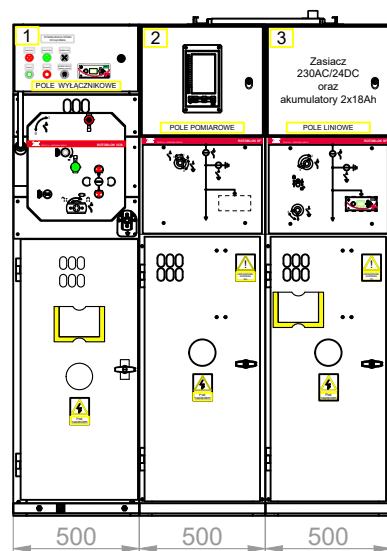

Widok z boku

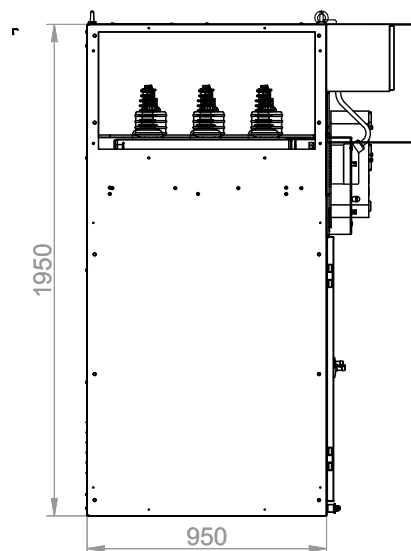

UWAGA:

Wyposażenie stacji SN/nN stanowi koncepcję. Szczegółowy projekt przyłączeniowy należy uzgodnić z Tauron Dystrybucja S.A. (wg. odrębnego opracowania)

Biowatt S.A. ul. Blacharska 2, 61-006 Poznan tel/fax 061 855 35 90 			
Zamawiający / Inwestor:		AGROFERM Sp. z o.o. Grąbkowo 73 63-930 Jutrosin	
Lokalizacja:		Działka o nr ewid.: 97/5 Miejscowość: Węgrzynów, Gmina: Milicz	
Autorzy :		IMIĘ i NAZWISKO, UPRAWNIENIA	
Projektował:		mgr inż. Marek Piwarski, upr. nr 180/88/Pw w specjalności instalacyjno-inżynierskiej w zakresie instalacji elektrycznych	
Opracował:		mgr inż. Marcin Plekarski	

Objekt :	
Budowa biogazowni rolniczej o mocy 499 kW w miejscowości Węgrzynów	
Tytuł :	
Widok rozdzielni SN i nN	
Faza : PROJEKT BUDOWLANY	
Skala : 1:30	Branża : ELEKTRYCZNA
Numer projektu: PB/AGROFERM/2018	Nr rysunku: PB_E_4