


Przekrój poprzeczny A-A

Schemat studni kondensatu

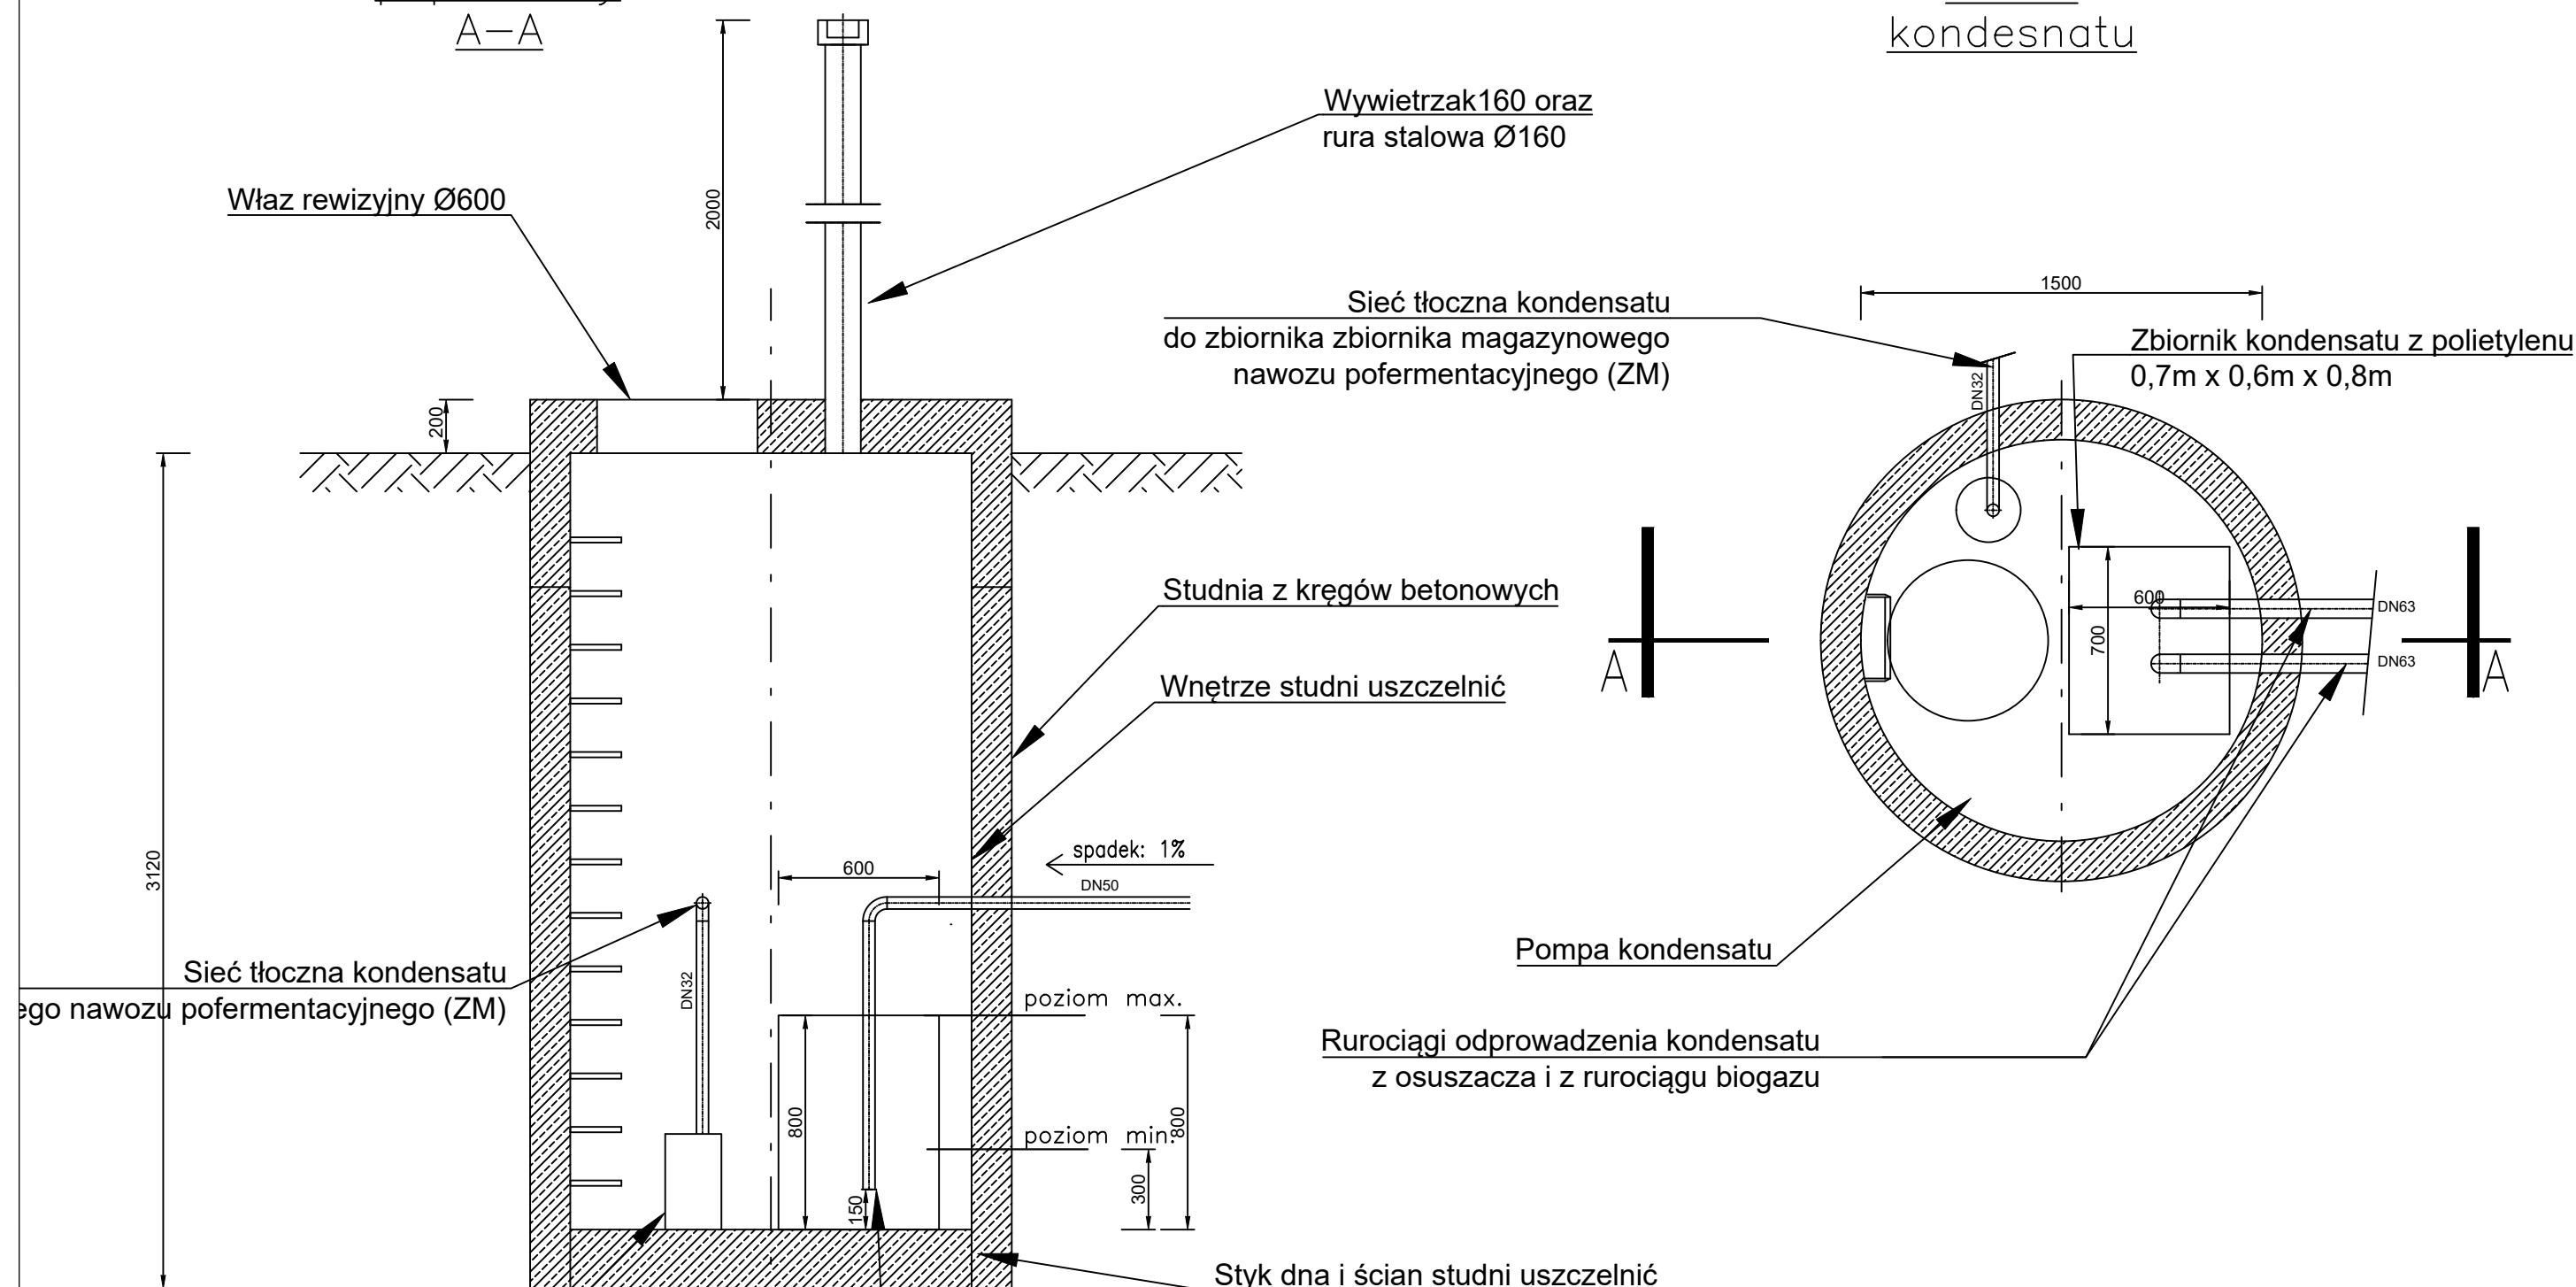

STUDNIA Z KRĘGÓW BETONOWYCH DW 1500 MM


BETON: C35/45, XC1~4 / XF3 / XA3

STAL: A-IIIN (B500SP/B500B)

- otulina zbrojenia: $c_{min} = 30mm$
- rysoodporność: $a_{dop} = 0,2mm$

Zamawiający / Inwestor:		AGROFERM Sp. z o.o. Grąbkowo 73 63-930 Jutrosin		Biowatt S.A. ul. Blacharska 2, 61-006 Poznań tel/fax 061 855 35 90		biowatt	
Lokalizacja:		Działka o nr ewid.: 97/5 Miejscowość: Węgrzynów, Gmina: Milicz		Objekt:		Budowa biogazowni rolniczej o mocy 499 kW w miejscowości Węgrzynów STUDNIA KONDENSATU	
Autorzy:		IMIĘ i NAZWISKO, UPRAWNIENIA		DATA/PODPIS		Tytuł:	
Projektował:		mgr inż. Michał Zbigniew Langner, upr. nr WKP/0132/PWOS/14 w specjalności instalacyjnej w zakresie sieci, instalacji i urządzeń cieplnych, wentylacyjnych, gazowych, wodociagowych i kanalizacyjnych		03.2018		RZUT I PRZEKRÓJ STUDNIA KONDENSATU	
Współpraca:		mgr inż. Marcin Jedyniak		03.2018		Faza: PROJEKT BUDOWLANY	
Współpraca:		mgr inż. Jakub Haremski		03.2018		Skala: 1:50 Branża: INSTALACJE SANITARNE	
Sprawdził:		mgr inż. Renata Konstancja Langner, upr. nr WKP/0154/POOS/13 w specjalności instalacyjnej w zakresie sieci, instalacji i urządzeń cieplnych, wentylacyjnych, gazowych, wodociagowych i kanalizacyjnych		03.2018		Numer projektu: PB/AGROFERM/2018 Nr rysunku: PB_IS_1	

Przekrój
poprzeczny A-A

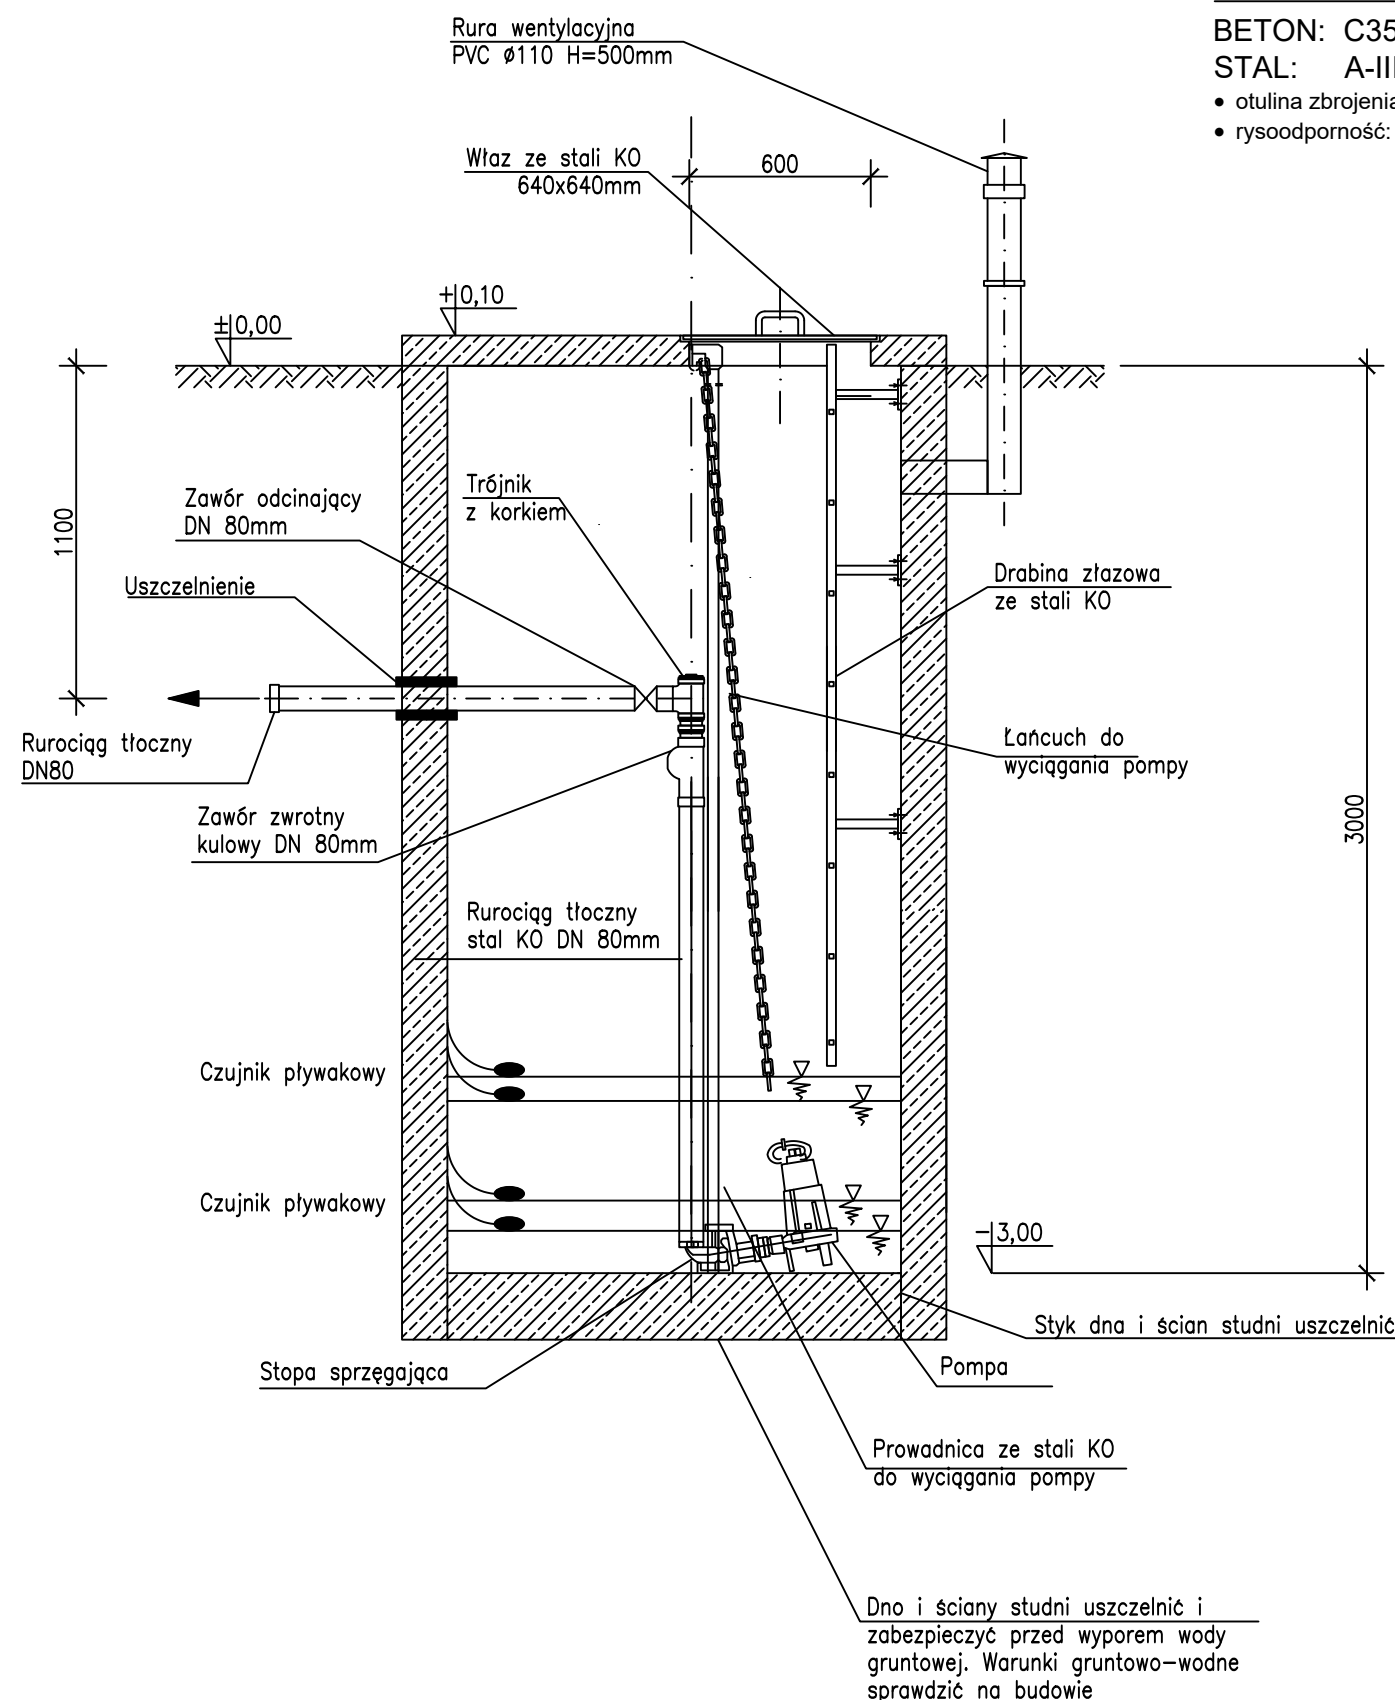

STUDNIA Z KRĘGÓW BETONOWYCH DW 1500 MM

BETON: C35/45, XC1~4 / XF3 / XA3

STAL: A-IIIN (B500SP/B500B)


• otulina zbrojenia:

$c_{min} = 30mm$

• rysoodporność:

$a_{dop} = 0,2mm$

Schemat studni
odcieków

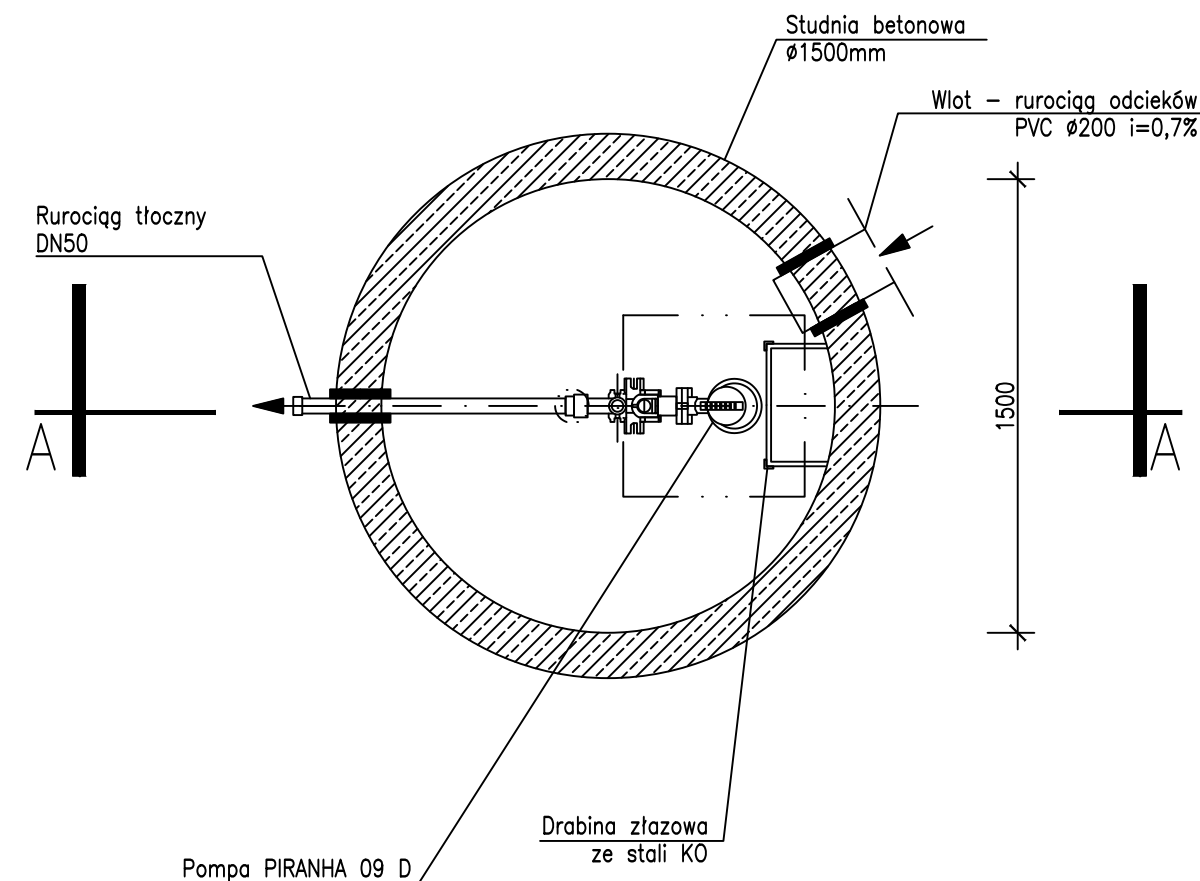

Biowatt S.A.
ul. Blacharska 2, 61-006 Poznań
tel/fax 061 855 35 90



Zamawiający / Inwestor:	AGROFERM Sp. z o.o. Grąbkowo 73 63-930 Jutrosin	Obiekt:	Budowa biogazowni rolniczej o mocy 499 kW w miejscowości Węgrzynów STUDNIA ZBIORCZA ODCIEKÓW	
Lokalizacja:	Działka o nr ewid.: 97/5 Miejscowość: Węgrzynów, Gmina: Milicz	Tytuł:	RZUT I PRZEKRÓJ STUDNIA ZBIORCZA ODCIEKÓW	
Autorzy:	IMIĘ I NAZWISKO, UPRAWNIENIA	DATA/ PODPIS	03.2018	
Projektował:	mgr inż. Michał Zbigniew Langner, upr. nr WKP/0132/PWOS/14 w specjalności instalacyjnej w zakresie sieci, instalacji i urządzeń cieplnych, wentylacyjnych, gazowych, wodociagowych i kanalizacyjnych	03.2018	Faza: PROJEKT BUDOWLANY	
Współpraca:	mgr inż. Marcin Jędrusiak	03.2018	Skala: 1:25	Branża: INSTALACJE SANITARNE
Współpraca:	mgr inż. Jakub Haremski	03.2018	Numer projektu: PB/AGROFERM/2018	
Sprawdził:	mgr inż. Renata Konstancja Langner, upr. nr WKP/0154/POOS/13 w specjalności instalacyjnej w zakresie sieci, instalacji i urządzeń cieplnych, wentylacyjnych, gazowych, wodociagowych i kanalizacyjnych	03.2018	Nr rysunku: PB_IS_2	