

woj. łódzkie
pow. piotrkowski
gm.101001_2 Aleksandrów
obręb 0031 Włodzimierzów
dz. 70, 71, 72

Usługi Geodezyjne i Kartograficzne
"Geotop" s.c.
mgr inż. Anna Mydło
mgr inż. Jarosław Mydło
ul. Krakowskie Przedmieście 32 F
97-300 Piotrków Trybunalski
geotop.sc@gmail.com

Mapa do celów projektowych
skala 1:500

1. Układ współrzędnych "2000/7/21"
2. Poziom odniesienia Kronsztadt"60"
3. Pomiar uzupełniający wykonął "Geotop" s.c. w kwietniu 2019 r
4. Opracowanie numeryczne wykonał "Geotop" s.c. w kwietniu 2019 r
5. Granice działek naniesiono na podstawie danych z EGIB
6. Sprawdzono w ZUD w dn. 25.04.2019 r

MAPE WYKONANO W DNIU: 30.04.2019 r

GBR.6642.1.1203.2019



MF MIKROINSTALACJA FOTOWOLTAICZNA

Geodeta Uprawniony
mgr inż. Anna Mydło
Upr. GGK Nr 17447
tel. kom. 601-33-10-92

Niniejszą mapę wykonano bez ustalenia obciążeń wynikających z ust. 4 par. 80 Rozporządzenia Ministra Spraw Wewnętrznych i Administracji z dn.09.11.2011r w sprawie standardów technicznych wykonywania geodezyjnych pomiarów sytuacyjnych i wysokościowych... (Dz.U Nr 263 poz.1572)

Nie wyklucza się istnienia w terenie innych, nie wykazanych na niniejszej mapie urządzeń podziemnych, które nie były zgłoszone do inwentaryzacji

SZKIC LOKALIZACJI
skala 1 : 10 000

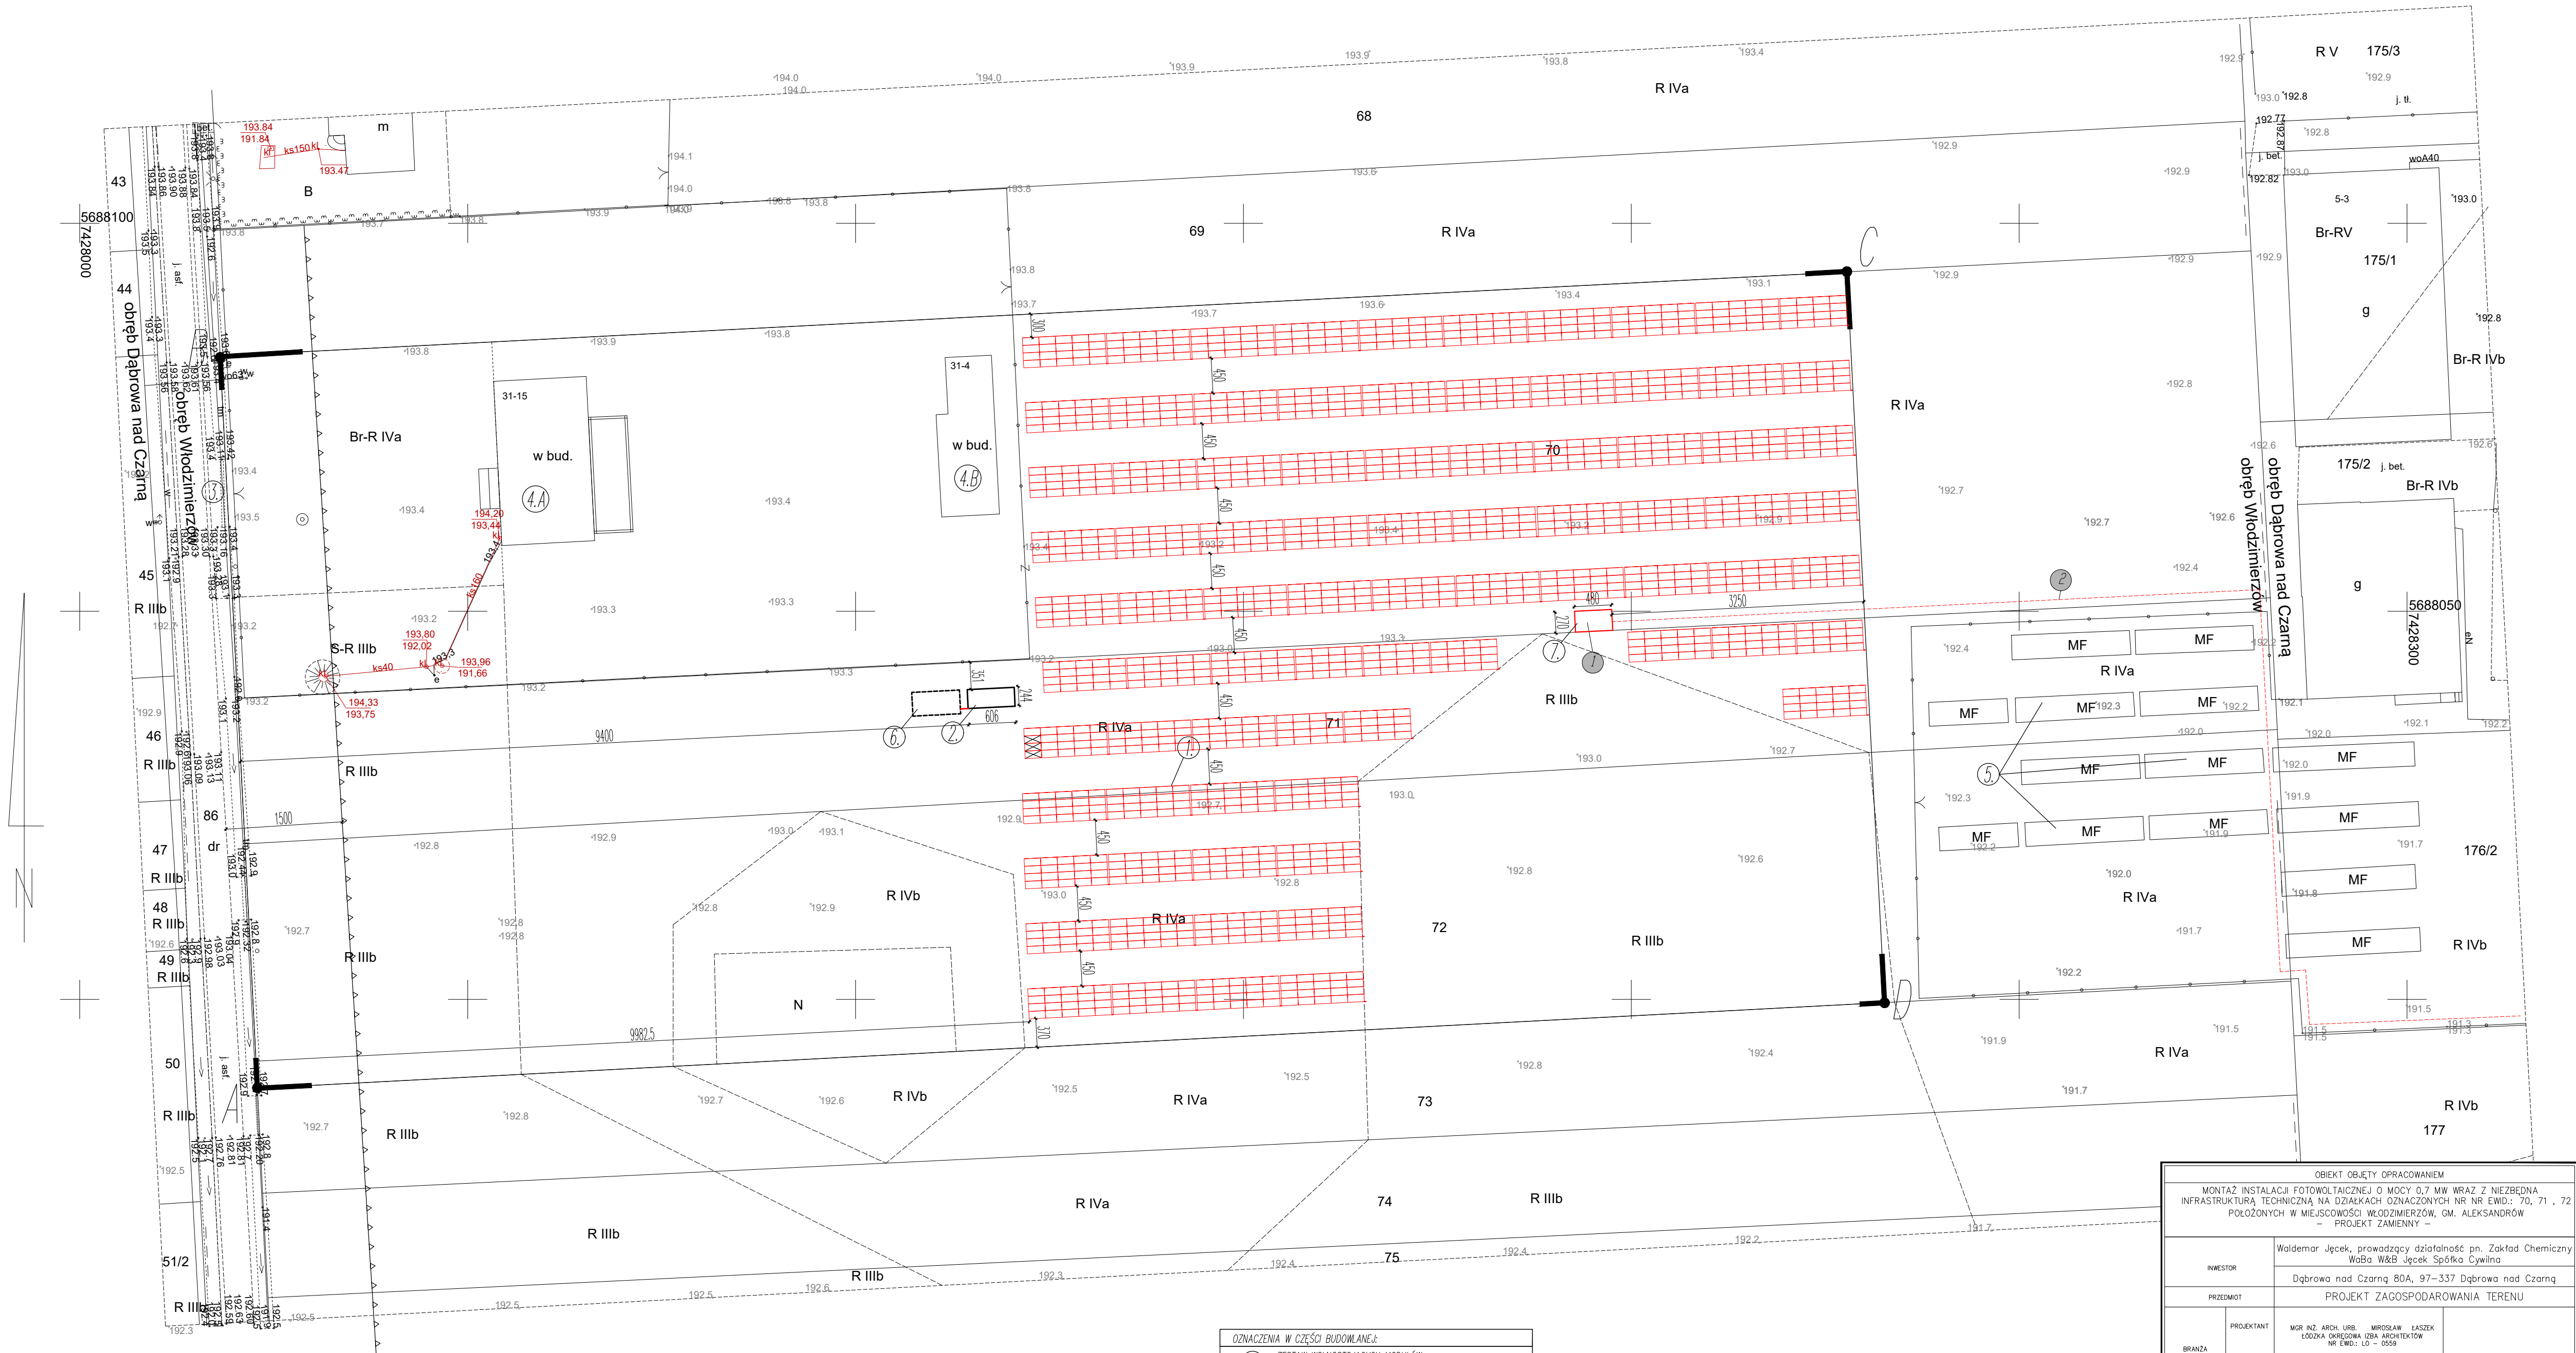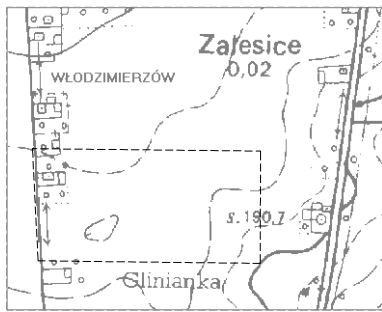

OZNACZENIA RYSUNKOWE:

- LINE ROZGRANICZAJĄCE TEREN INWESTYCJI A,B,...,D,A
- ZESTAWY WOLNOSTOJĄCYCH MODUŁÓW FOTOWOLTAICZNYCH
- PROJEKTOWANY BUDYNEK MAGAZYNU ENERGII
- NIEPRZĘKRAČALNA LINIA ZABUDOWY

OZNACZENIA W CZĘŚCI BUDOWLANEJ:

1. ZESTAW WOLNOSTOJĄCYCH MODUŁÓW FOTOWOLTAICZNYCH
2. BUDYNEK MAGAZYNU ENERGII - 864kWh (wymiary 6,06x2,44m)
3. UKŁAD KOMUNIKACYJNY - ISTNIEJĄCY ZAJAZD Z DROGI
4. ISTNIEJĄCE BUDYNKI (A-MIESZKALNY, B-GOSPODARCZY)
5. ISTNIEJĄCE MIKROINSTALACJE FOTOWOLTAICZNE
6. BUDYNEK TRAFOSTACJI - 15/0,4kV
7. PROJEKTOWANY BUDYNEK TRAFOSTACJI - 15/0,4kV (4,8x2,7 m)

OZNACZENIA W CZĘŚCI ELEKTRYCZNEJ:

1. Projektowany budynek trafostacji - 15/0,4kV - ELEKTROWNIA SŁONECZNA WŁODZIMIERZÓW
2. Projektowana linia przyłączeniowa Sn -wg. odrębnego opracowania

PROJEKT ZAGOSPODAROWANIA TERENU
WYKONANO NA PODSTAWIE CYFROWEJ MAPY DO CELÓW PROJEKTOWYCH
SKALA 1:500
Niniejsza mapa została wpisana do ewidencji materiałów państwowego zasobu geodezyjnego i kartograficznego. Organ prowadzący państwowy zasób geodezyjny i kartograficzny: STAROSTA PIOTRKOWSKI.
Identyfikator ewidencji materiału zasobu -opracu technicznego: GBR.6642.1.1203.2019
Data wpisania oparcu technicznego do ewidencji materiałów zasobu :30-04-2019
za zgodność z oryginałem.

OBJEKT OBJĘTY OPRACOWANIEM				
MONTAŻ INSTALACJI FOTOWOLTAICZNEJ O MOCY 0,7 MW WRAZ Z NIEZBEDNĄ INFRASTRUKTURĄ TECHNICZNĄ NA DZIAŁKACH OZNACZONYCH NR EMD.: 70, 71, 72 POŁOŻONYCH W MIEJSCOWOŚCI WŁODZIMIERZÓW, GM. ALEKSANDRÓW - PROJEKT ZAMIENNY -				
INWESTOR		Waldemar Jęcek, prowadzący działalność pn. Zakład Chemiczny WaBa W&B Jęcek Spółka Cywilna		
PRZEDMIOT		PROJEKT ZAGOSPODAROWANIA TERENU		
BRANŻA ARCHITEKTONICZNA SPECJALNOŚĆ ARCHITEKTURA	PROJEKTANT	MGR INŻ. ARCH. URB. MIROSŁAW KASZEK ŁÓDZKA OKRĘGOWA IZBA ARCHITEKTÓW NR EMD.: ŁO - 0559	POPISEK	
	SPRAWDZAJĄCY	MGR INŻ. ARCH. MARTA PIKOT - WRZEŚCZ ŁÓDZKA OKRĘGOWA IZBA ARCHITEKTÓW NR EMD.: ŁO - 0590	POPISEK	
BRANŻA ELEKTRYCZNA SPECJALNOŚĆ INSTALACJONO-INŻYNIERYJNA	PROJEKTANT	MGR INŻ. ELEKTRYK PAWEŁ CHMIELEWSKI ŁÓDZKA OKRĘGOWA IZBA INŻYNIERÓW BUDOWNICTWA NR UPI.: ŁO/0339/P/002/05	POPISEK	
	SPRAWDZAJĄCY	MGR INŻ. TOMASZ SINDRICK ŁÓDZKA OKRĘGOWA IZBA INŻYNIERÓW BUDOWNICTWA NR UPI.: ŁO/0339/P/002/05	POPISEK	
DATA	GRUDZIEŃ 2021	SKALA	1 : 500	NR RYS. R-01