

LEGENDA

- Rozdzielnia elektryczna,
- 2


 Gniazdo wtykowe 1-fazowe 16A, podwójne z bolcem ochronnym
- kabel 3 x 2,5mm² zasilanie gniazd wtykowych
- kabel 3 x 1,5mm² zasilanie oświetlenia
- kabel HGDs 2x2,5mm²
- 1

 włącznik oświetlenia
- p

 p-poż wyłącznik prądu
- X

 punkt oświetleniowy sufitowy LED 39W
- X

 oprawa oświetleniowa IP 65, LED 22W z czujnikiem ruchu i zmierzchu

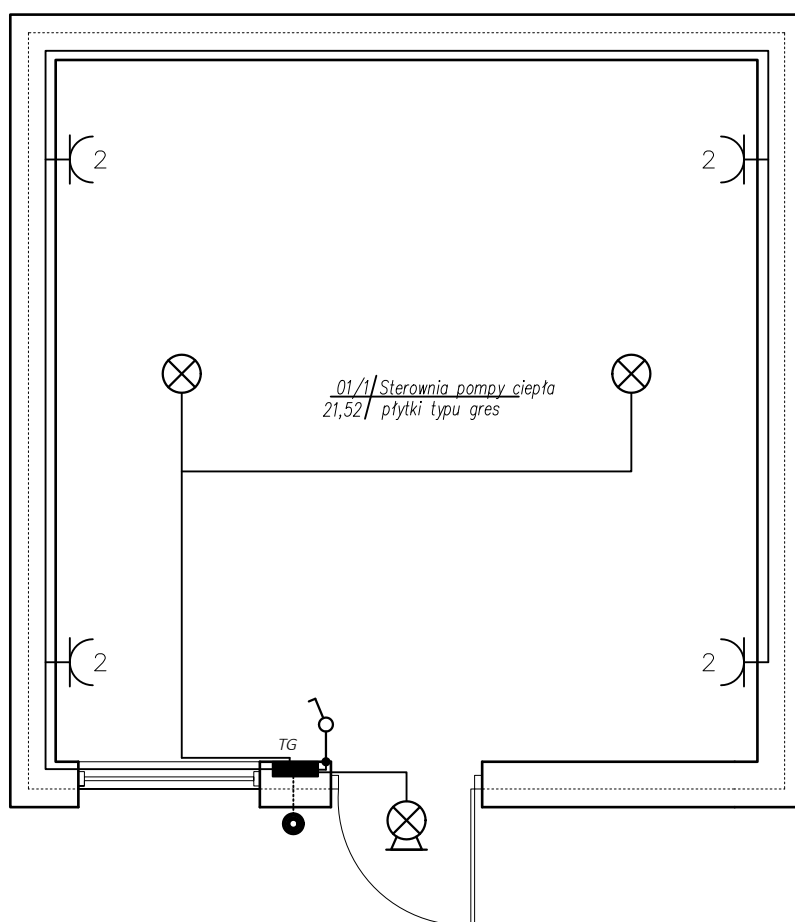

NAZWA INWESTYCJI: Budowa Zespołu Komór Kondycjonowania oraz budynku sterowni pompy ciepła		DATA: 20.09.2020
TYTUŁ RYSUNKU RZUT PRZYZIEMIA - INSTALACJA ELEKTRYCZNA		SKALA: 1:50
OBIEKT, ADRES: ul. 3 Maja 49 59-940 Czerwona Woda działka nr 1986/12 AM 4		NR RYSUNKU: 1E
NAZWA INWESTORA: PUTIH "POLCARBO" s.j. ul. Grunwaldzka 235 43-600 Jaworzno		PODPISY:
PROJEKTANT, NR UPRAWNIENI: INS. ELEKTRYCZNE PROJEKTANT mgr inż. Marek Kieroi	nr upr.: 261/DOŚ/05	
STADIUM OPRACOWANIA: PROJEKT WYKONAWCZY		